
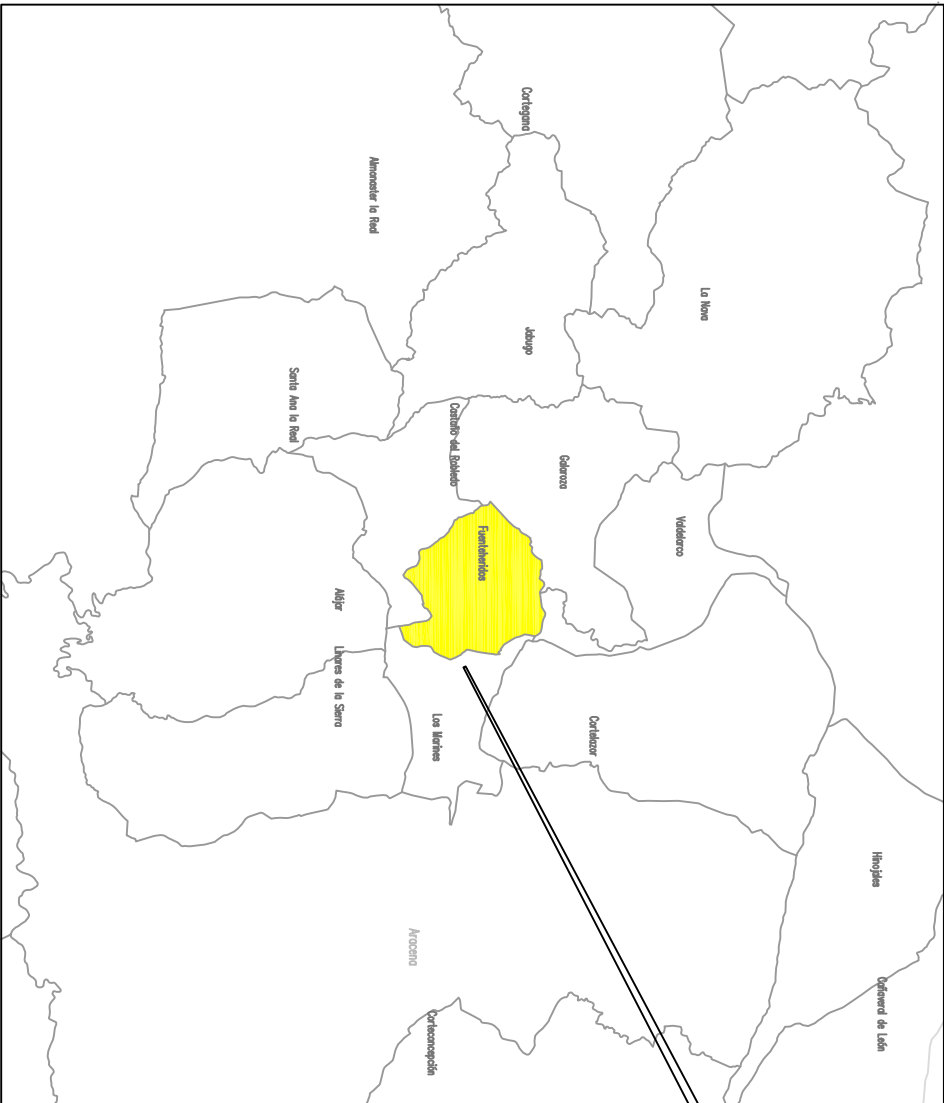



**DOCUMENTO Nº2
PLANOS**

INDICE DE PLANOS

1. Situación
2. Planta general
 - 2.1. Conexiones existentes
 - 2.2. Tuberías
 - 2.3. Cámara de válvulas
 - 2.4. Replanteo
3. Topografía.
 - 3.1. Topografía. Estado actual
 - 3.2. Topografía. Parcela
4. Movimiento de tierras.
 - 4.1. Perfiles transversales 01
 - 4.2. Perfiles transversales 02
5. Conducciones. Sección tipo
6. Estructuras.
 - 6.1. Drenaje
 - 6.2. Cubierta
 - 6.3. Sección AA
 - 6.4. Sección BB
 - 6.5. Juntas
7. Estructuras Armado.
 - 7.1. Armado Pilar
 - 7.2. Armado Viga
 - 7.3. Armado Muro
 - 7.4. Armado Losa
8. Detalles.
 - 8.1. Desagüe deposito
 - 8.2. Aliviadero de emergencia
 - 8.3. Entrada agua deposito
 - 8.4. Cubierta Ventilación
9. Cámara de válvulas
 - 9.1. Geometría
 - 9.2. Cubierta
 - 9.3. Cubierta alzado
 - 9.4. Alzado AA
 - 9.5. Alzado BB
 - 9.6. Detalle deposito Cloración
10. Instalación eléctrica
11. Urbanización
 - 13.1. Planta general
 - 13.2. Detalles Alzado
 - 13.3. Detalles Vallado
 - 13.4. Detalles Calzada
 - 13.5. Imbornales

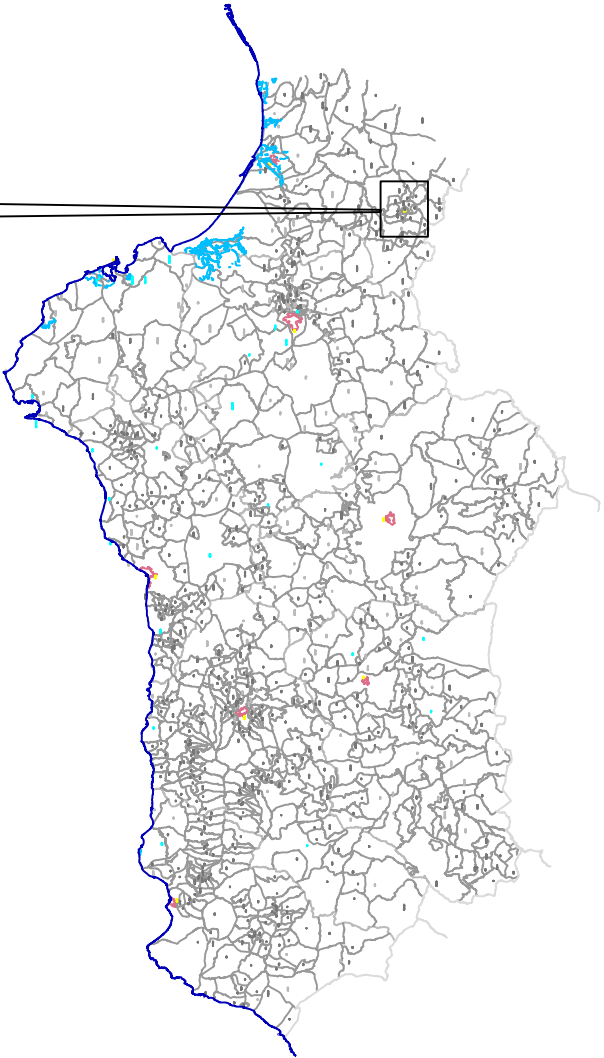


TÍTULO DEL PROYECTO		PLANO:		INGENIERO CIVIL	
PROYECTO DE CONSTRUCCIÓN DEL DEPOSITO DE FUENTERERIDOS (HUELVA)		Situacion		MARIA CRISTINA CARBALLO FALDE	
				PLANO N° 1	
				SECCION	
				FECHA	
				JUNIO- 2016	

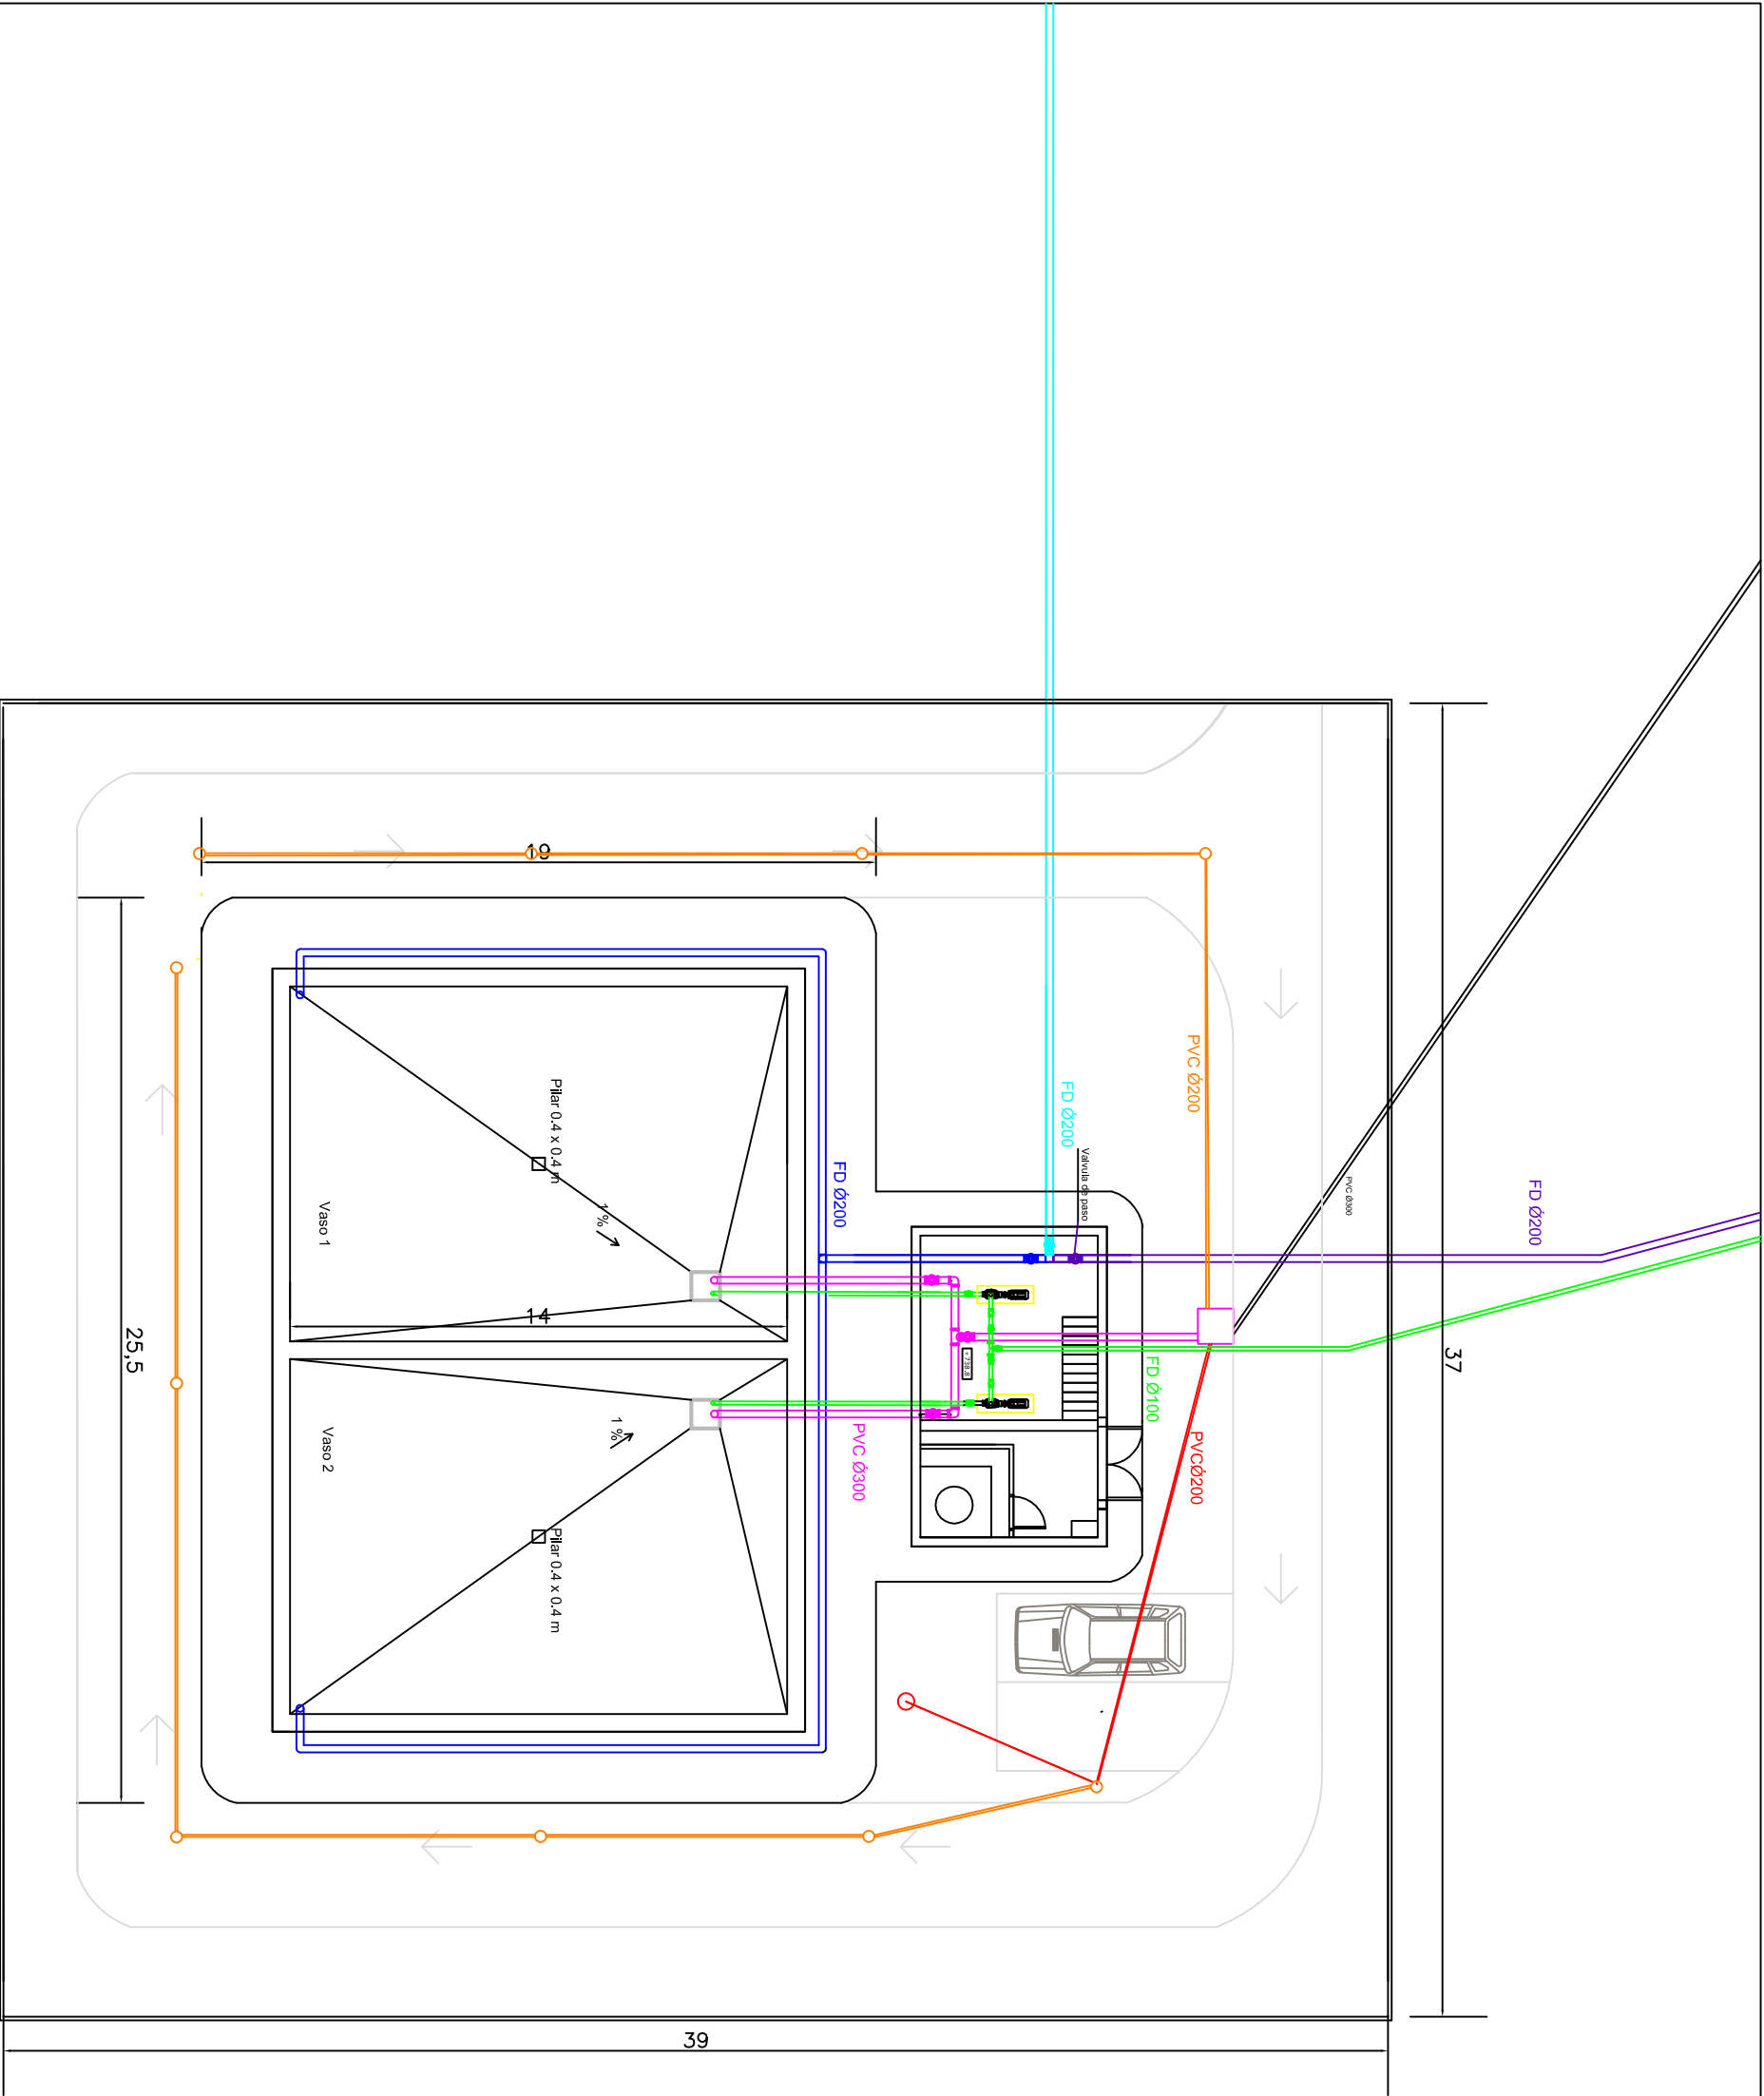

- Tuberías
- Toma 1, desde pozo abastecimiento FD Ø200
 - Toma 2, desde tubería empresa suministradora FD Ø200
 - Conducción de entrada FD Ø200
 - Conducción de salida FD Ø100
 - Conducción de desague PVC Ø300
 - Conducción de pluviales PVC Ø200
 - Conducción de desague+pluviales PVC Ø300
 - Conducción de drenaje PVC Ø200
 - Pozo de Drenaje profundo


TÍTULO DEL PROYECTO		PLANO:		INGENIERO CIVIL	
PROYECTO DE CONSTRUCCIÓN DEL DEPOSITO DE FUENTERERIDOS (HUELVA)		Planta general Tuberías		MARIA CRISTINA CARBALLO FALDE	
				PLANO N° 22	FECHA
				ESCALA 1:200	ABRIL - 2017

- Toma 1, desde pozo abastecimiento FD Ø200
- Toma 2, desde tubería empresa suministradora FD Ø200
- Conduccion de entrada FD Ø200
- Conduccion de salida FD Ø100
- Conduccion de desague PVC Ø300
- Conduccion de pluviales PVC Ø200
- Conduccion de desague+pluviales PVC Ø300
- Conduccion de drenaje PVCØ200

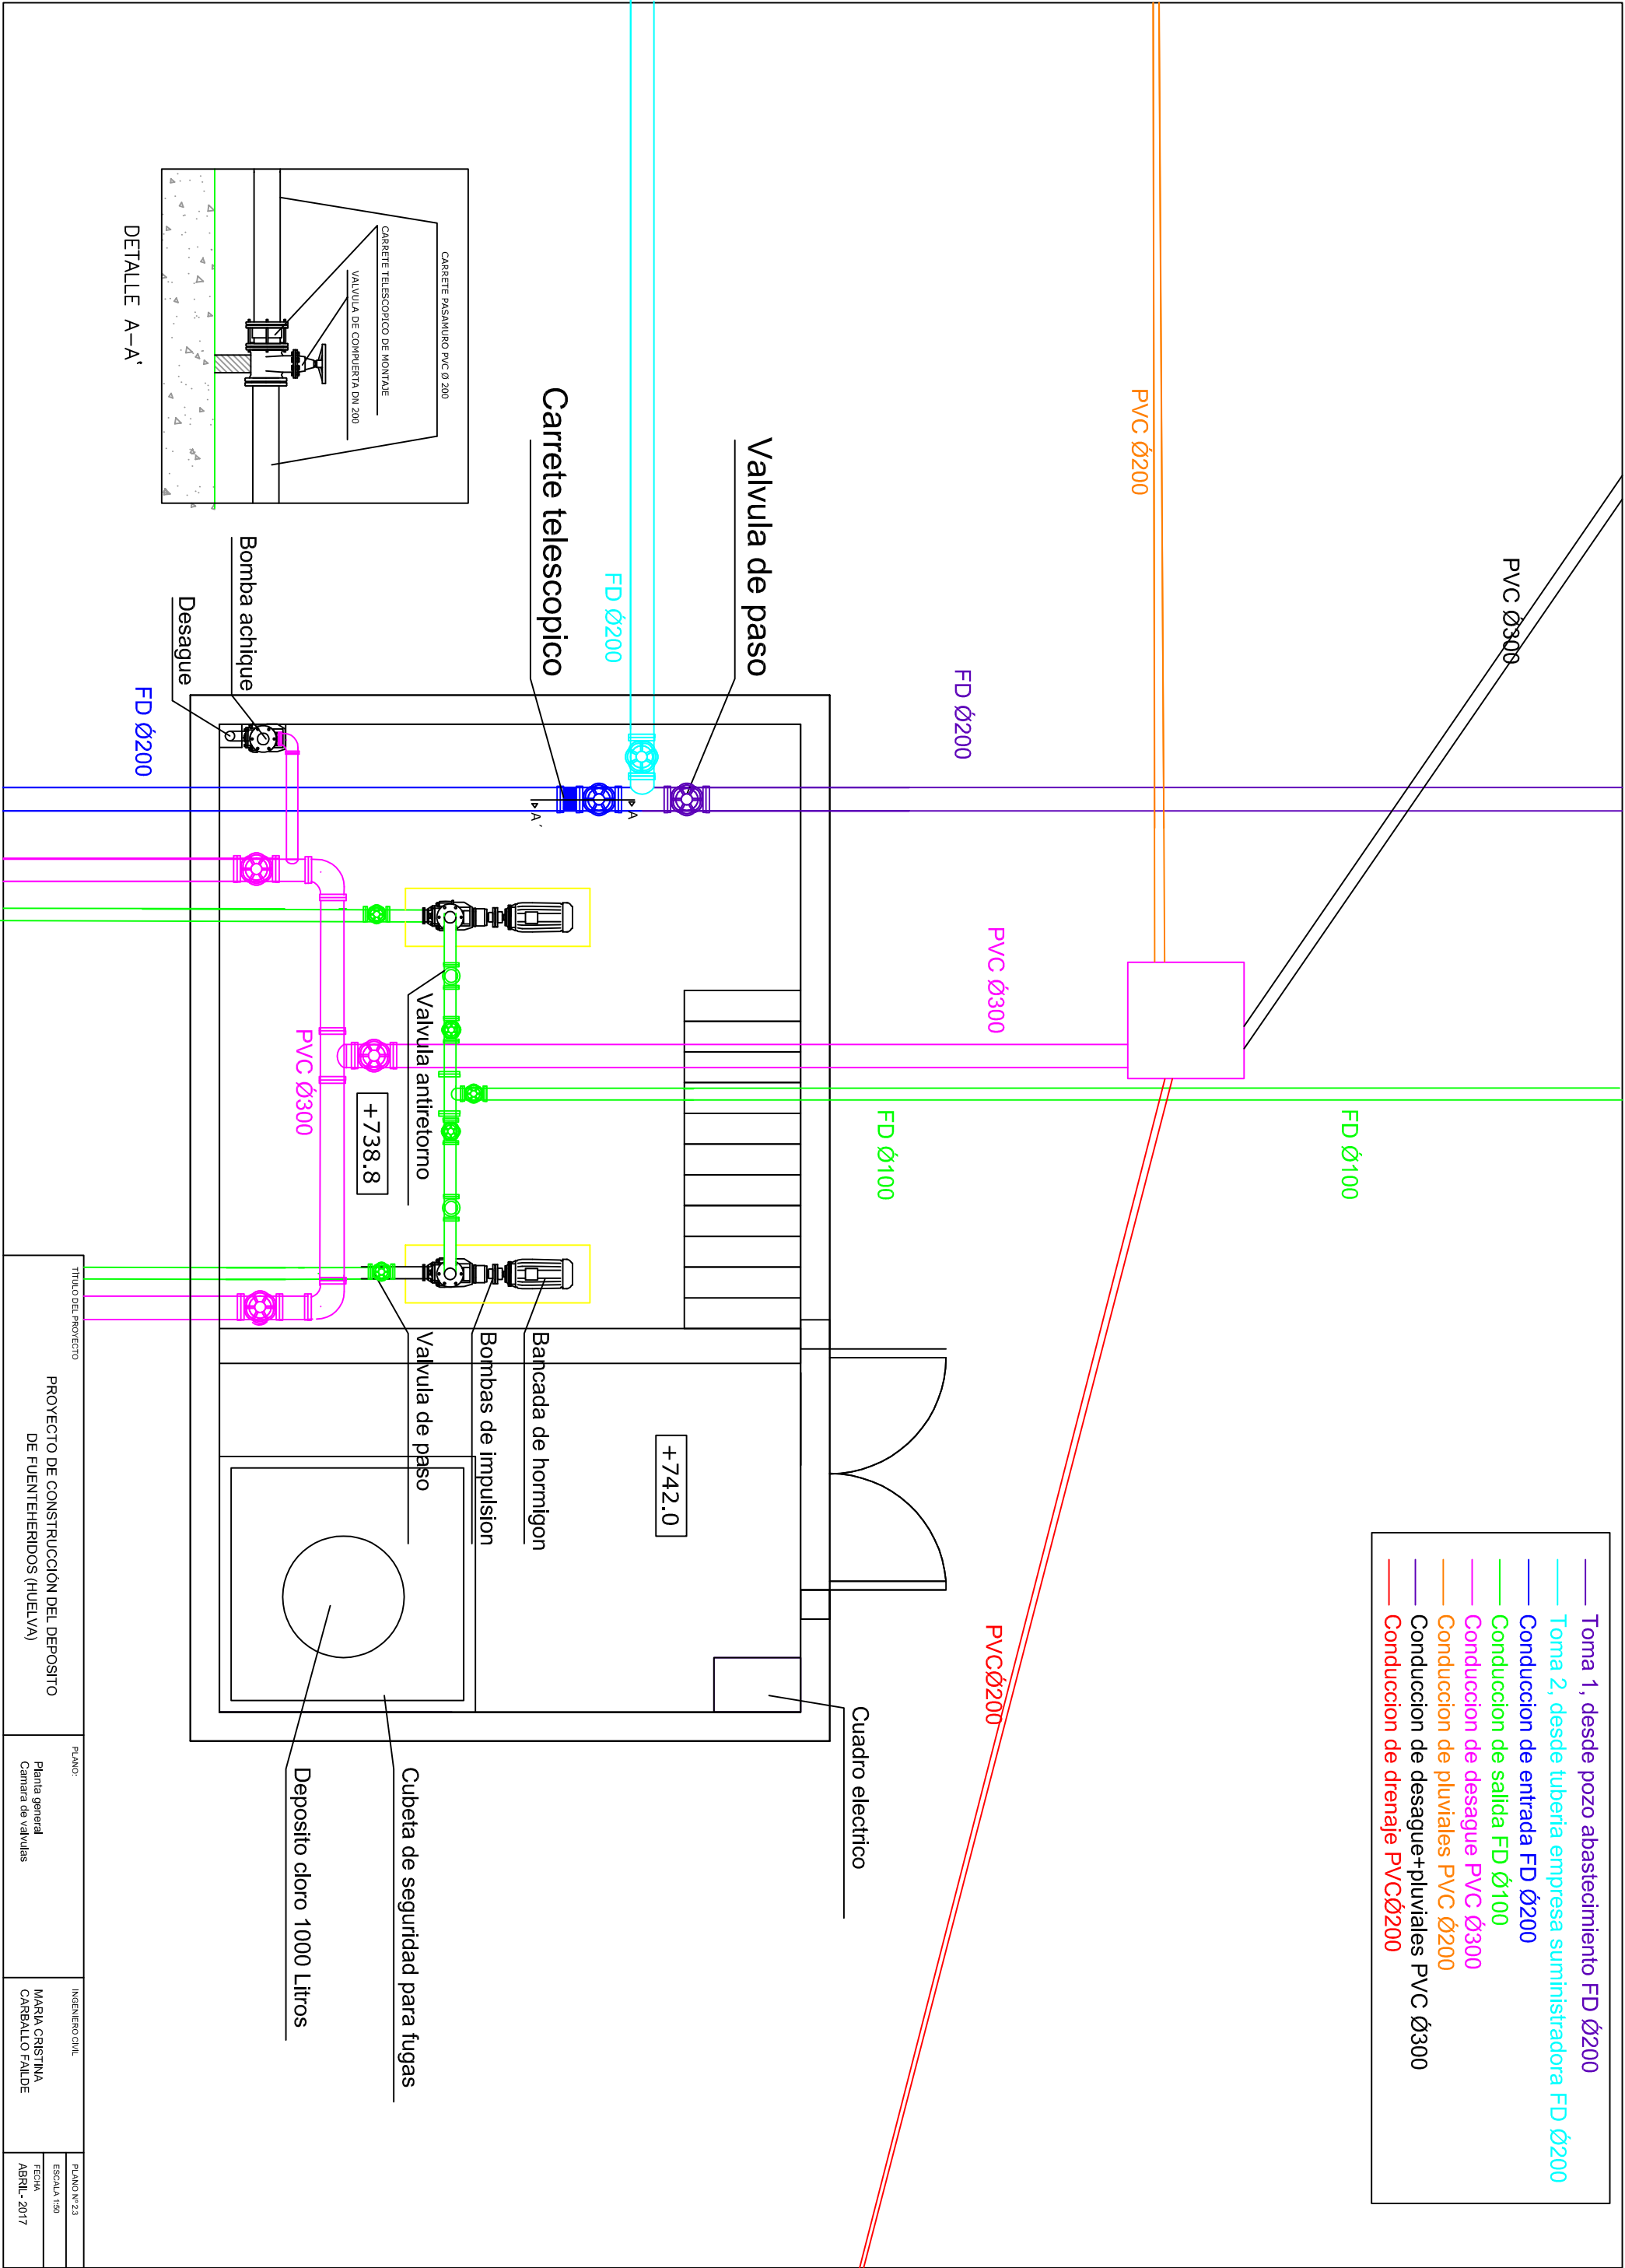


TITULO DEL PROYECTO	PLANO:	INGENIERO CIVIL	PLANO N° 23
PROYECTO DE CONSTRUCCIÓN DEL DEPOSITO DE FUENTERERIDOS (HUELVA)	Planta general Camara de valvulas	MARIA CRISTINA CARBALLO FALDE	ESCALA 1:50
			FECHA ABRIL- 2017







	Coordenada X	Coordenada Y	Elevacion Z
PR1	705887,0112	4197558,261	741,1
PR2	705922,0112	4197558,261	737,8
PR3	705887,0112	4197520,261	742,1
PR4	705922,0112	4197520,261	738,9

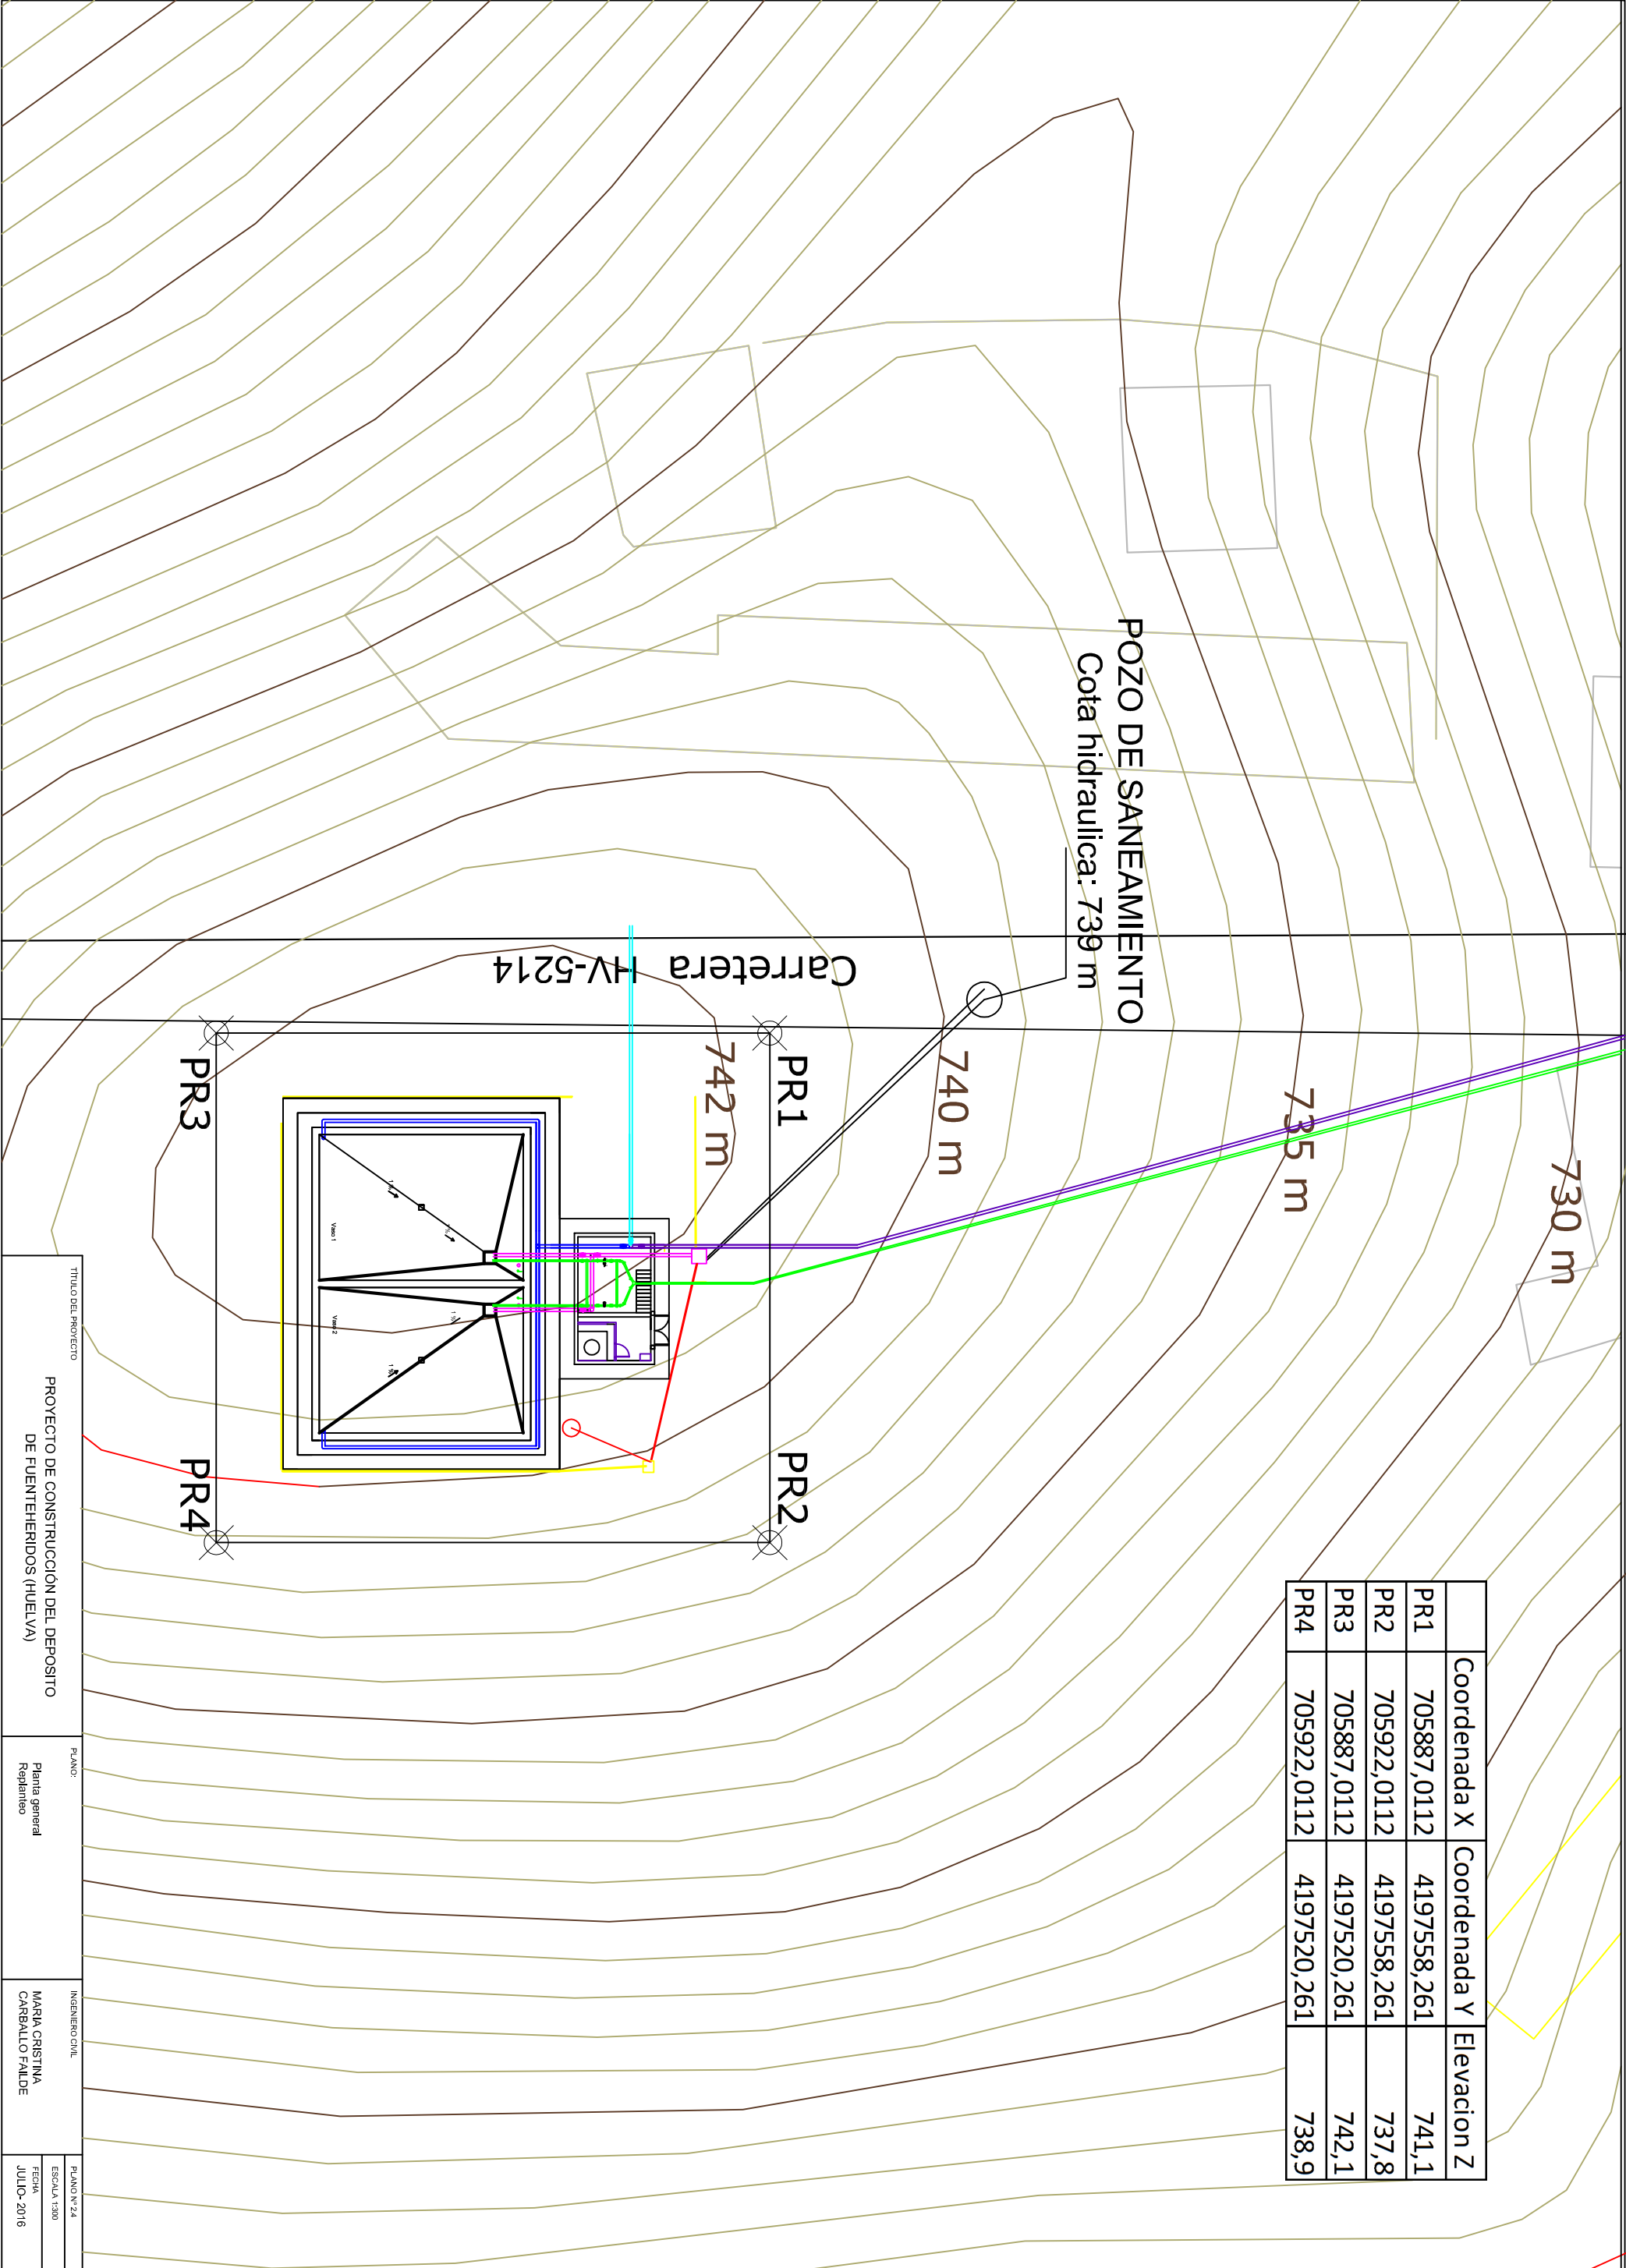


TITULO DEL PROYECTO	PLANO:	INGENIERO CIVIL	PLANO N° 24
PROYECTO DE CONSTRUCCIÓN DEL DEPOSITO DE FUENTERERIDOS (HUELVA)	Planta general Replanteo	MARIA CRISTINA CARBALLO FALDE	ESCALA 1:300
			FECHA JULIO-2016

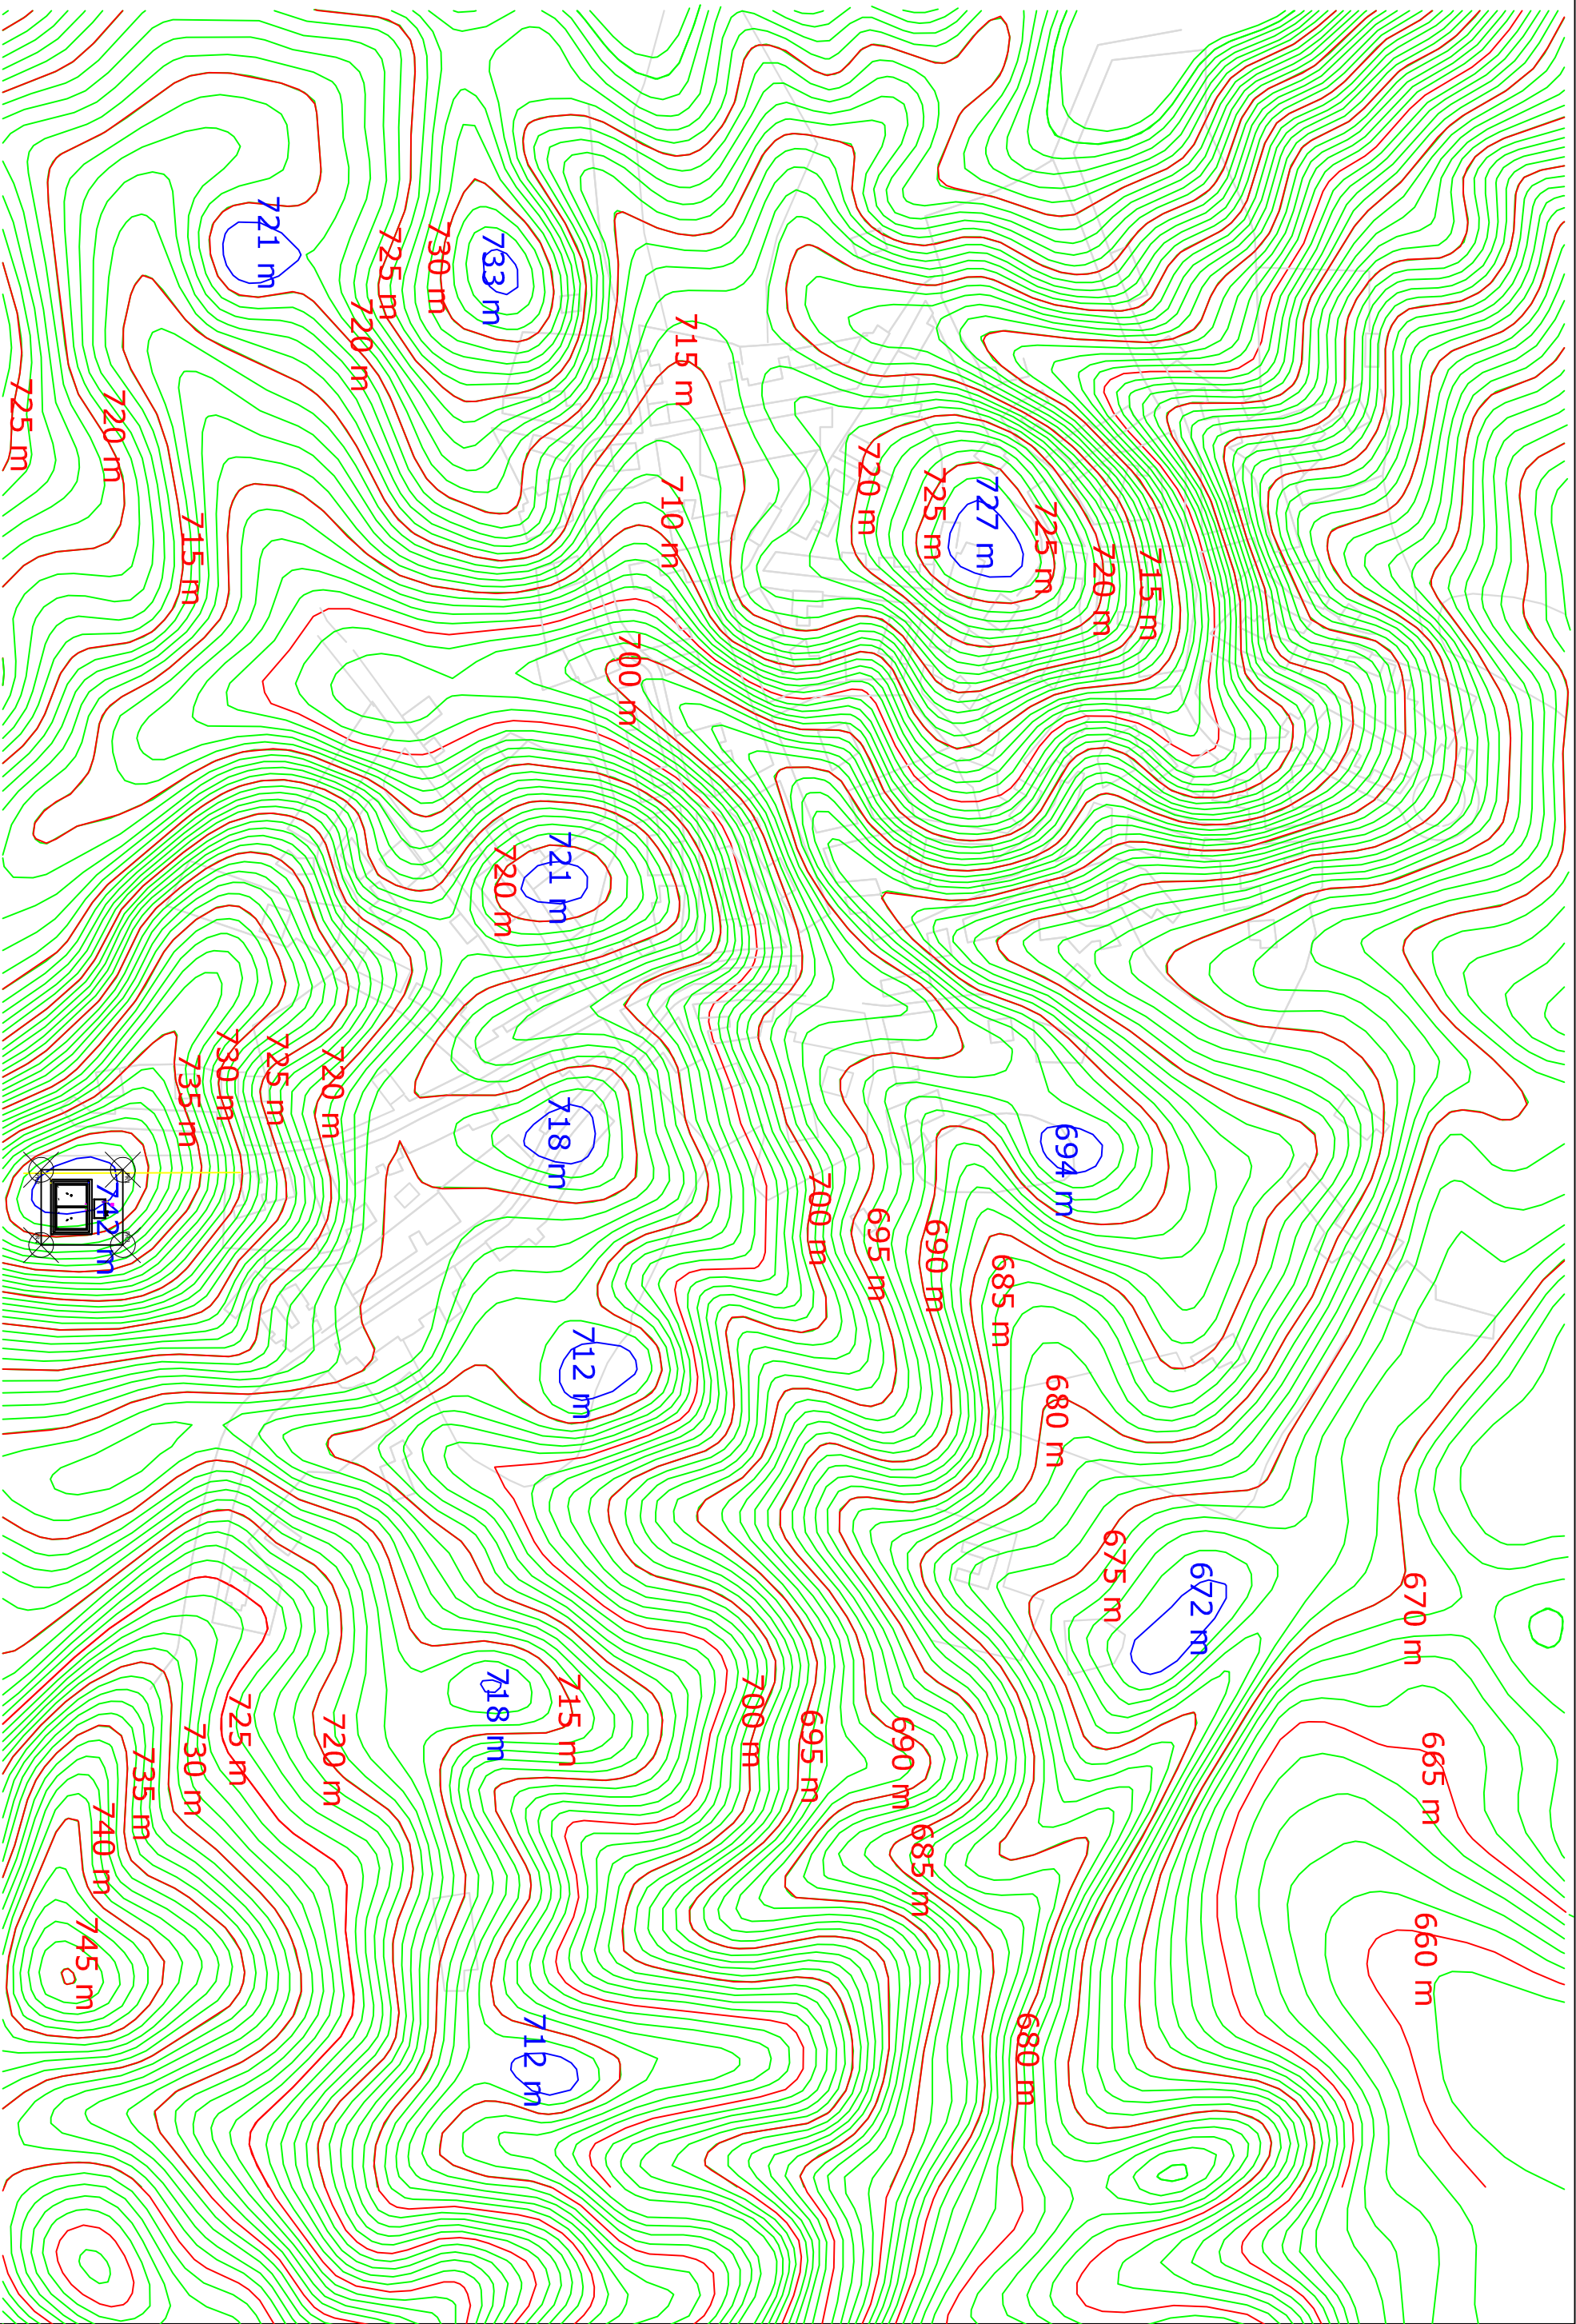


TÍTULO DEL PROYECTO		PLANO Nº:		INGENIERO CIVIL	
PROYECTO DE CONSTRUCCIÓN DEL DEPOSITO DE FUENTERERIDOS (HUELVA)		TOPOGRAFIA ESTADO ACTUAL POBLACION		MARIA CRISTINA CARBALLO FALDE	
		ESCALA 1:3000		FECHA	
				FEBRERO - 2016	

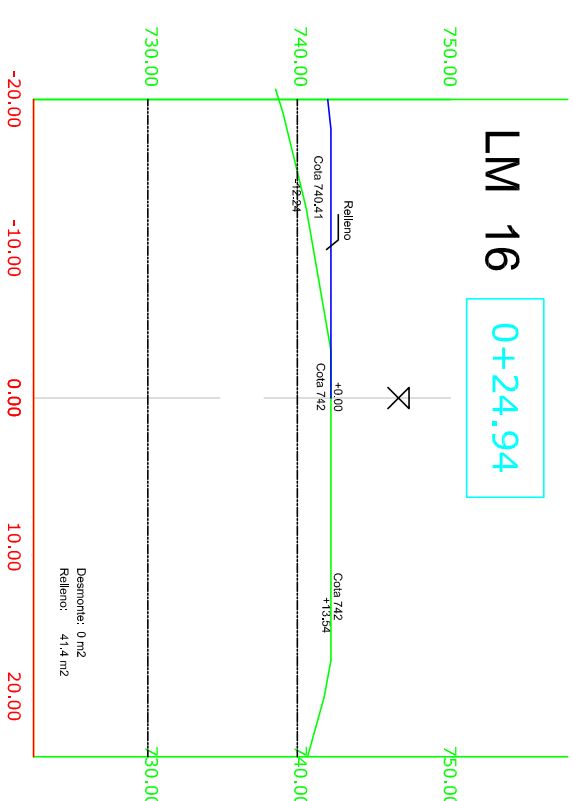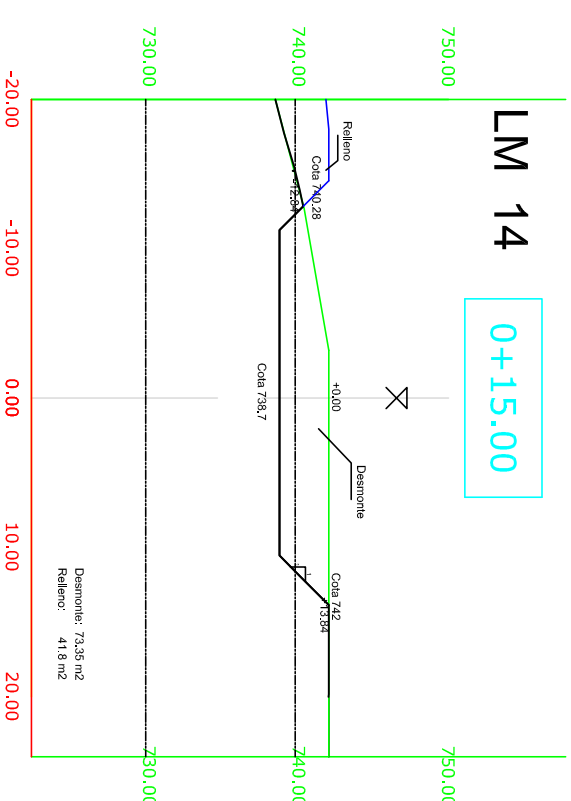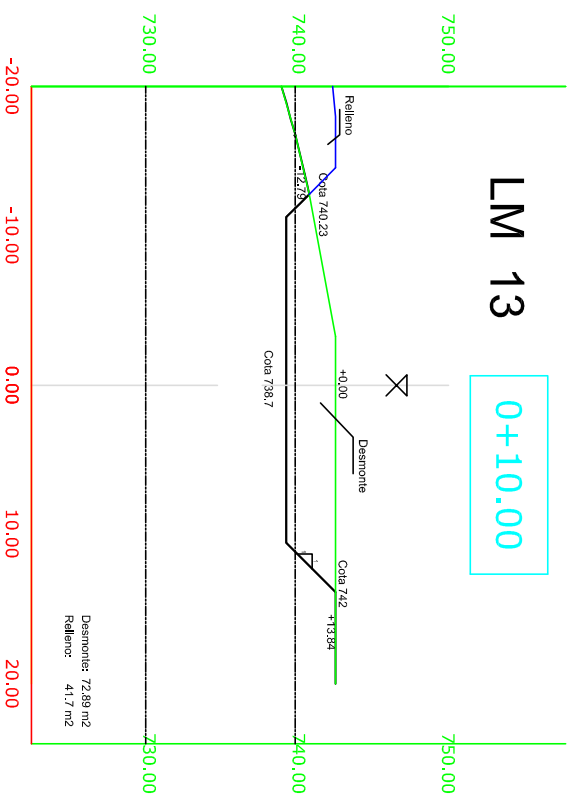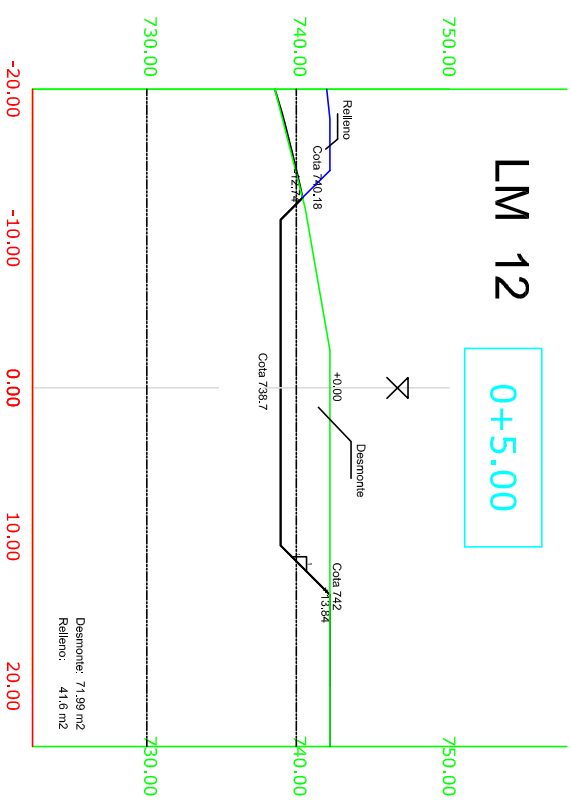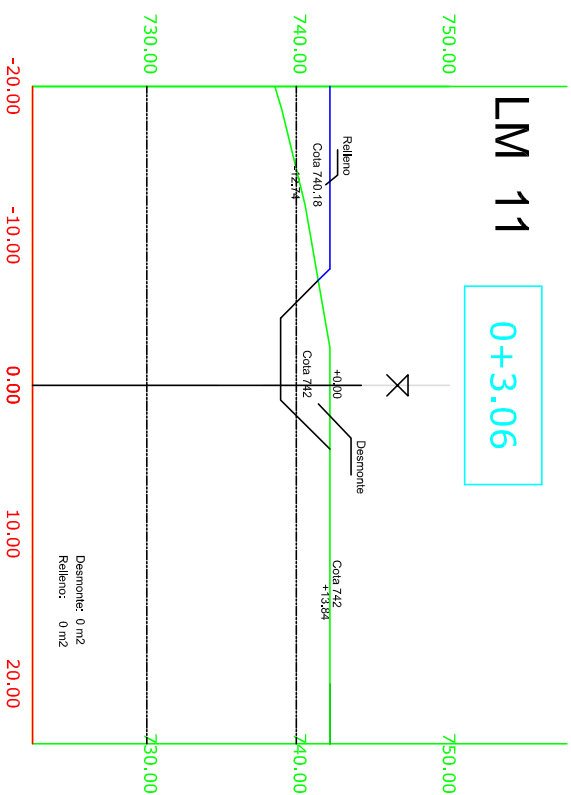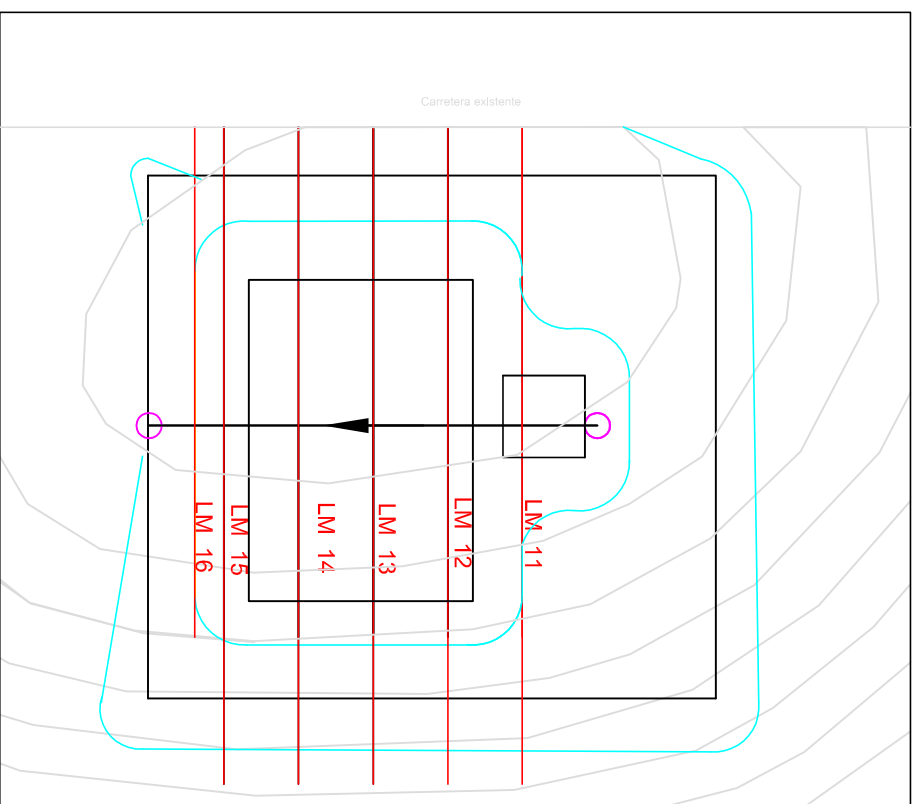



TÍTULO DEL PROYECTO PROYECTO DE CONSTRUCCIÓN DEL DEPOSITO DE FUENTEHERIDOS (HUELVA)	PLANO: TOPOGRAFIA Pedñes	INGENIERO CIVIL MARIA CRISTINA CARBALLO FALDE	PLANO N° 4.2
			ESCALA: 1:500
			FECHA JULIO- 2016

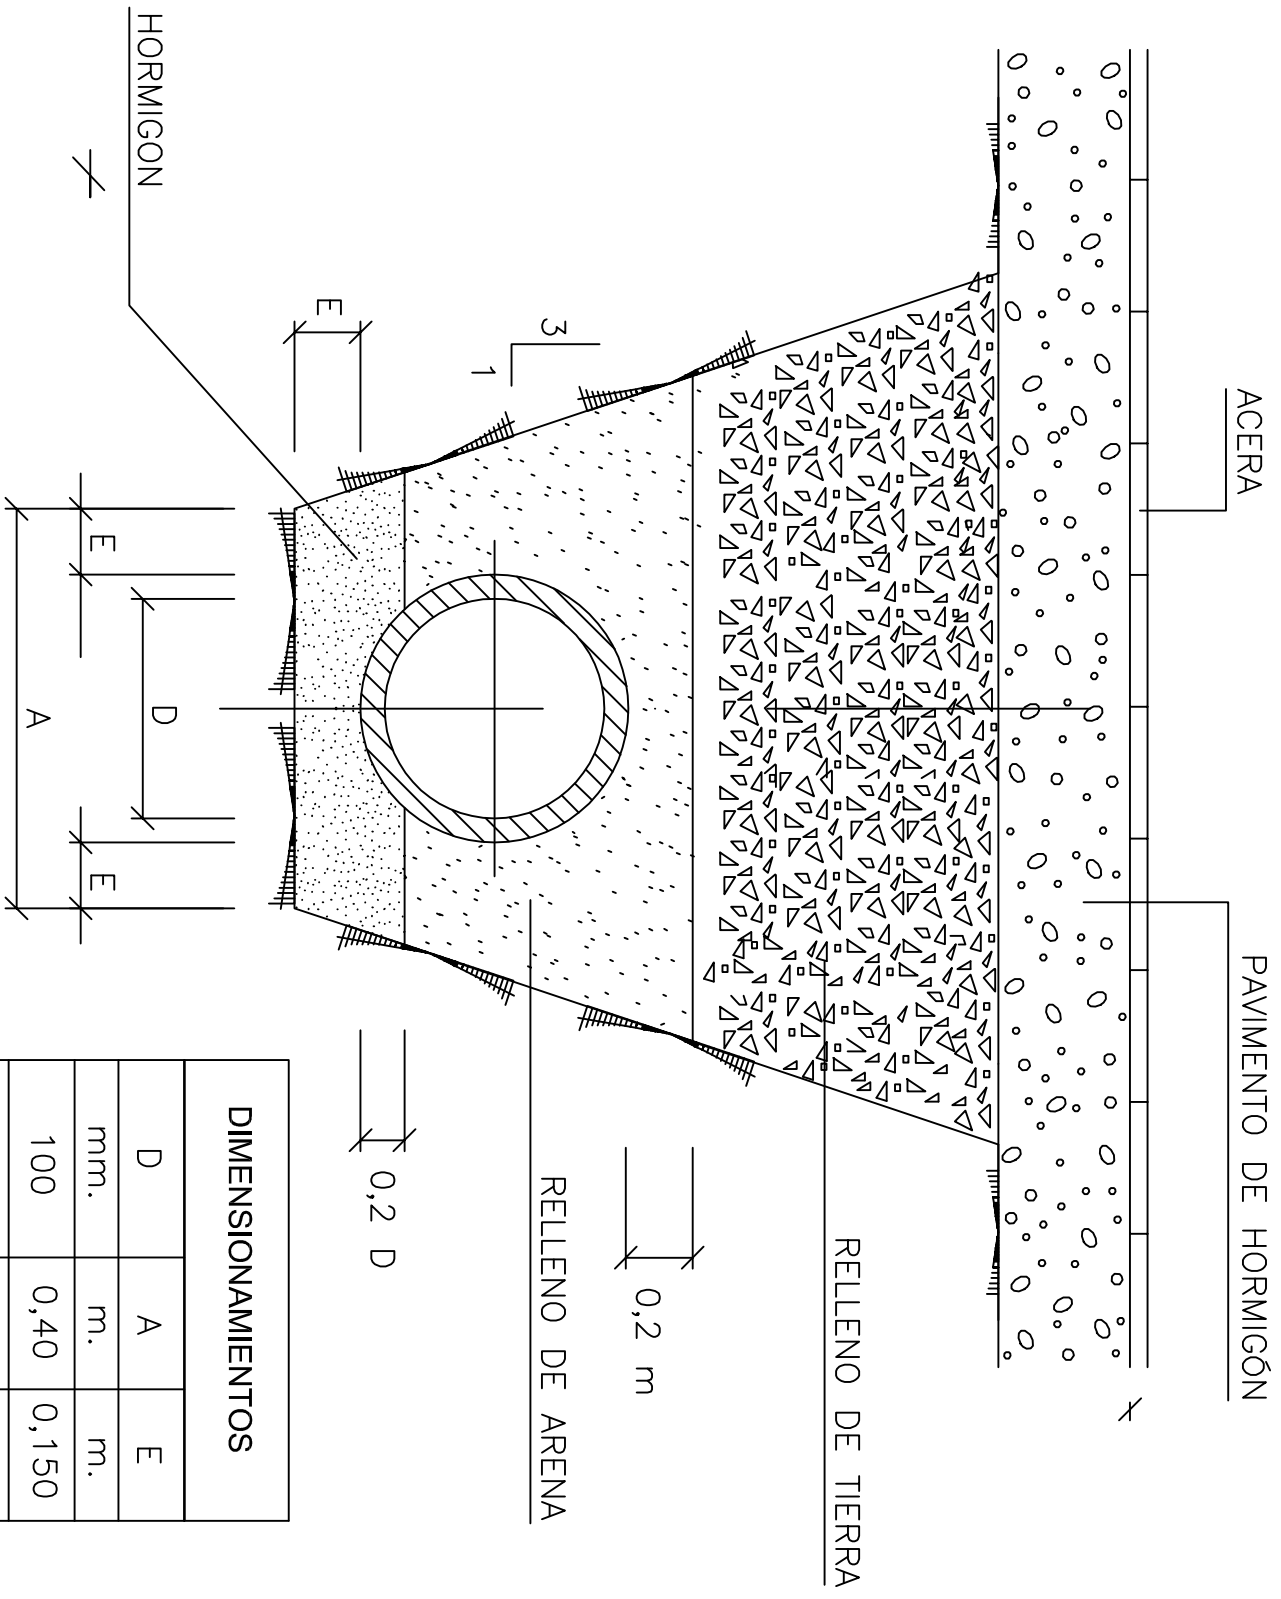






DIMENSIONAMIENTOS		
D	A	E
mm.	m.	m.
100	0,40	0,150
200	0,55	0,150
350	0,65	0,150

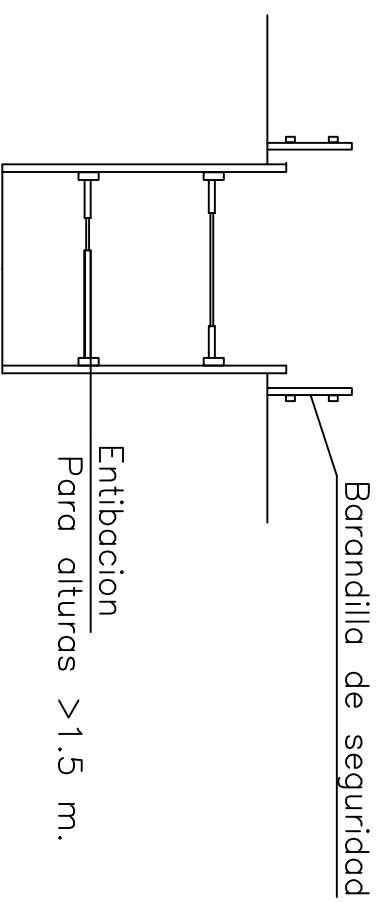



TITULO DEL PROYECTO PROYECTO DE CONSTRUCCION DEL DEPOSITO DE FUENTEHERRIDOS (HUELVA)	PLANO: Conducciones Seccion tipo	INGENIERO CIVIL MARIA CRISTINA CARBALLO FALDE	PLANO N.º 5
			SECCION A
			FECHA ABRIL - 2017

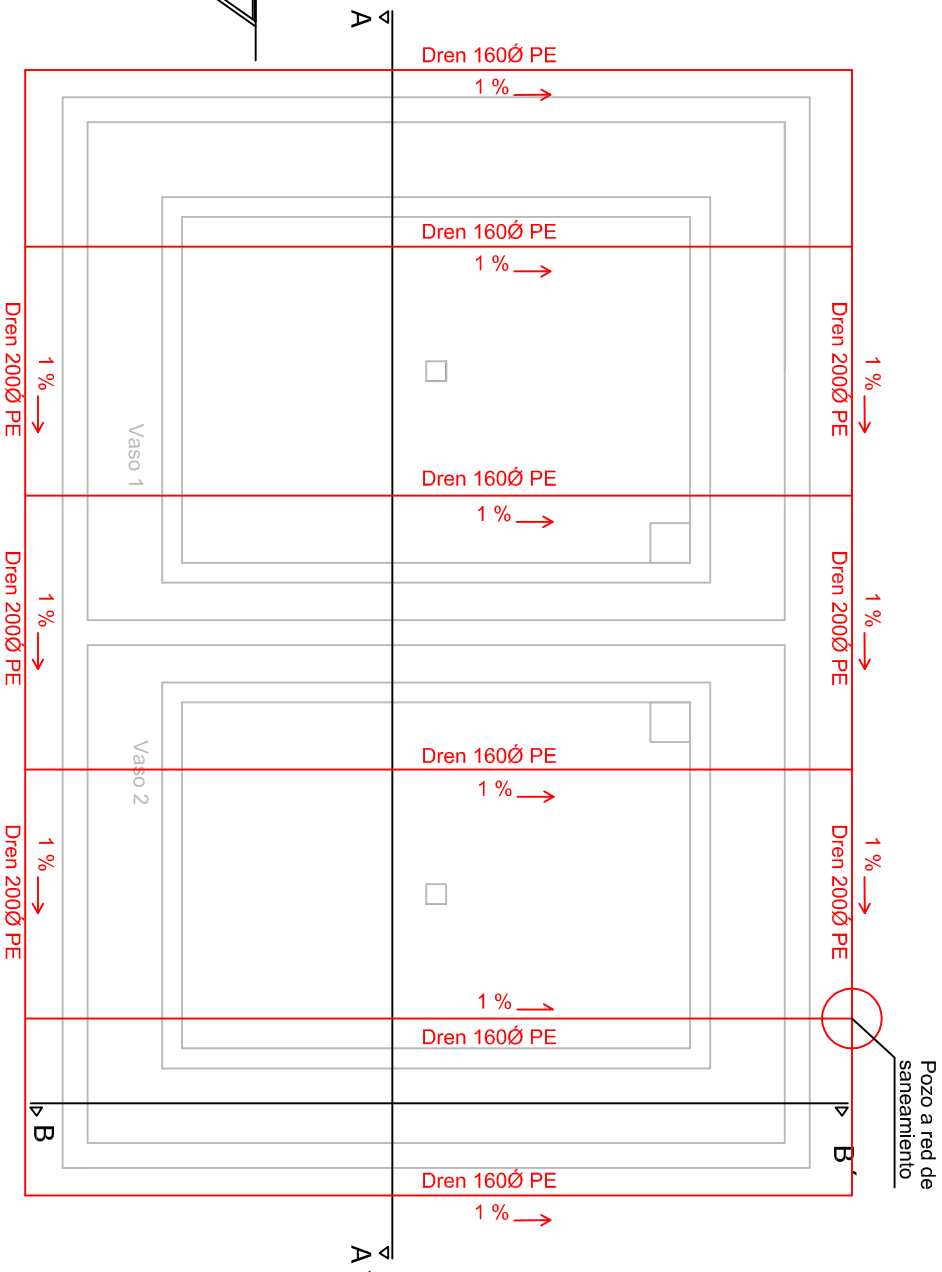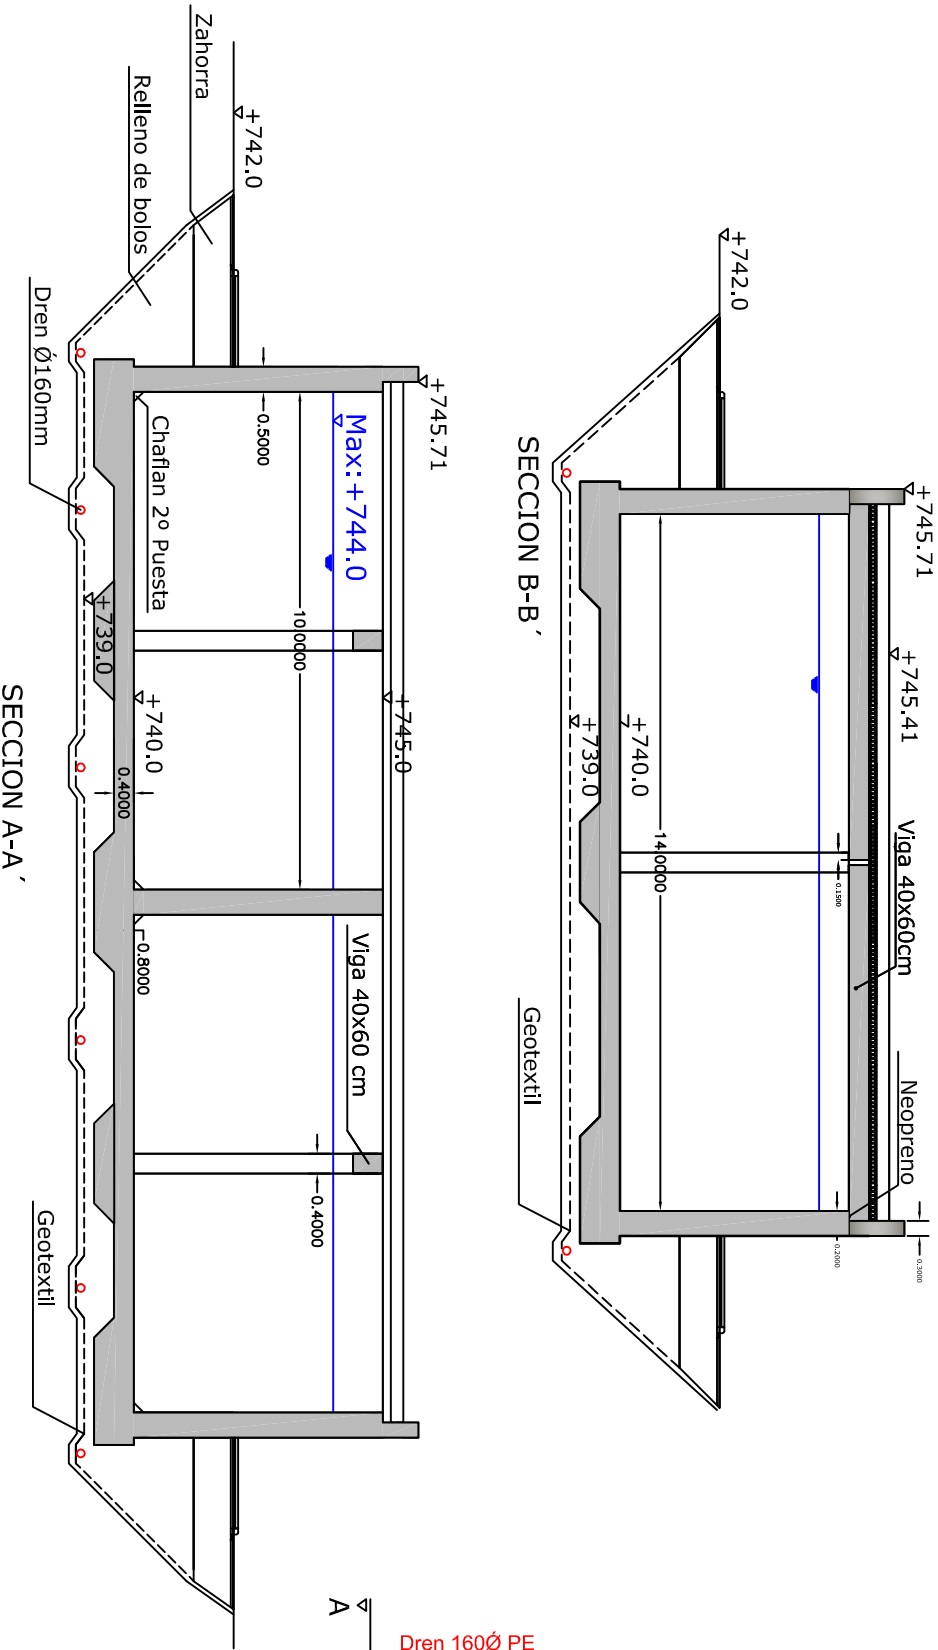

TÍTULO DEL PROYECTO		PLANO:		INGENIERO CIVIL	
PROYECTO DE CONSTRUCCIÓN DEL DEPOSITO DE FUENTERERIDOS (HUELVA)		Estructuras Drenaje		MARIA CRISTINA CARBALLO FALDE	
				PLANO N° 6.1	
				ESCALA 1:100	
				FECHA	
				ABRIL - 2017	

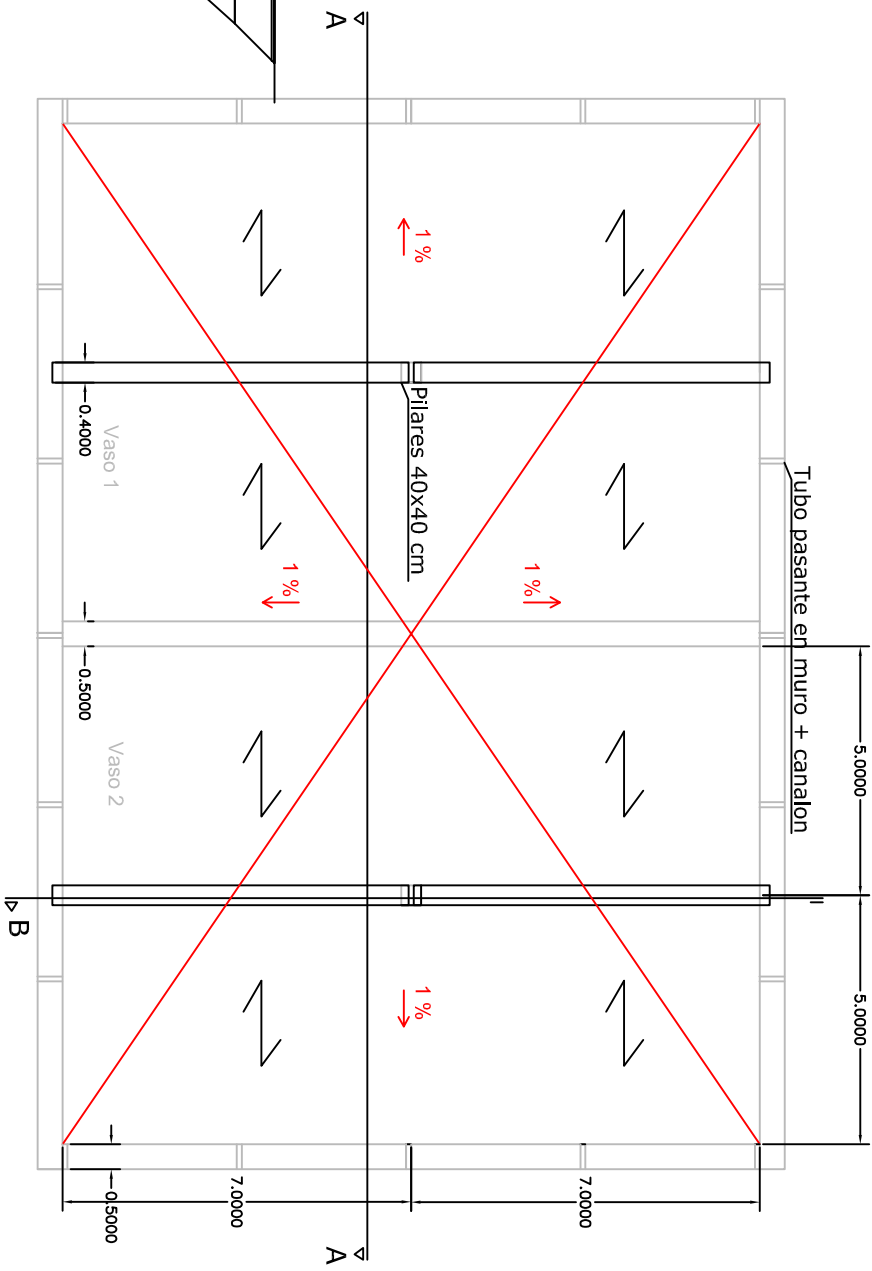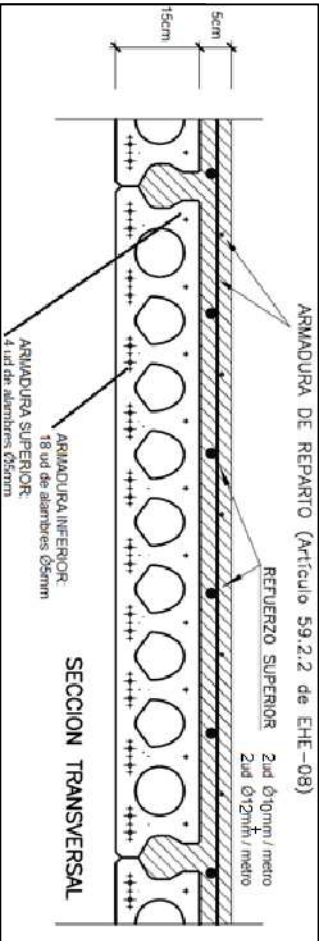
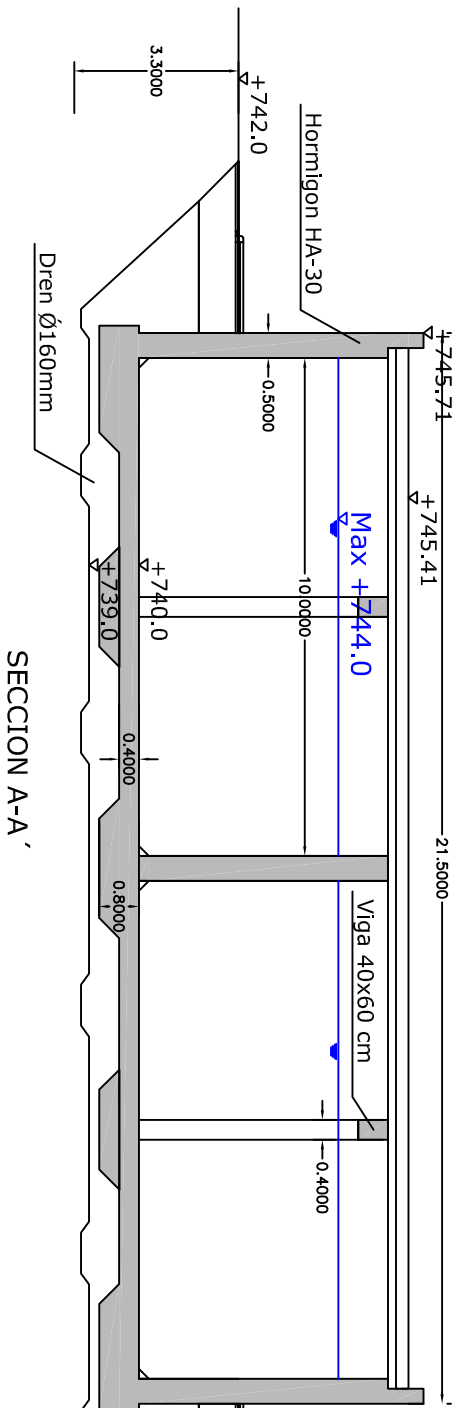
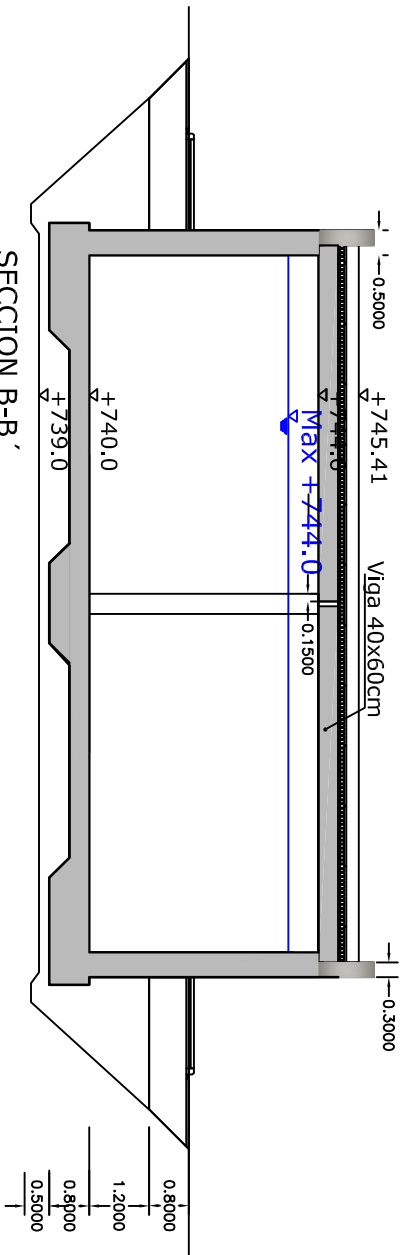
 


TÍTULO DEL PROYECTO		PLANO:		INGENIERO CIVIL		PLANO N° 42	
PROYECTO DE CONSTRUCCIÓN DEL DEPOSITO DE FUENTERERIDOS (HUELVA)		Estructuras Cubierta		MARIA CRISTINA CARBALLO FALDE		ESCALA 1:100	
						FECHA	
						ABRIL - 2017	

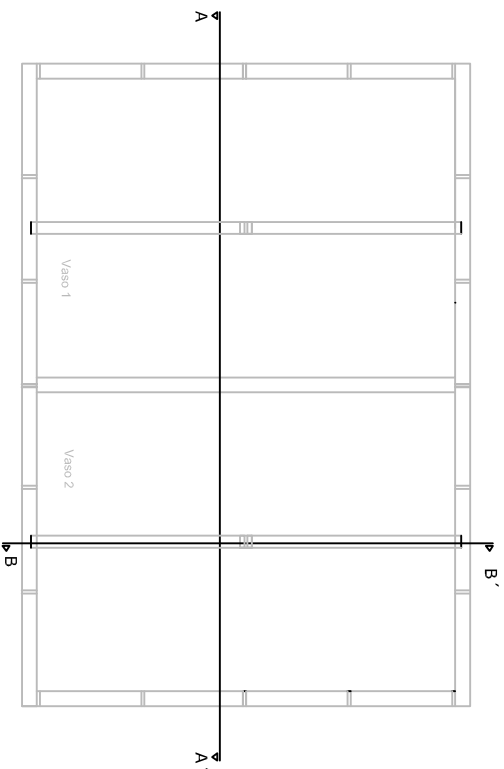
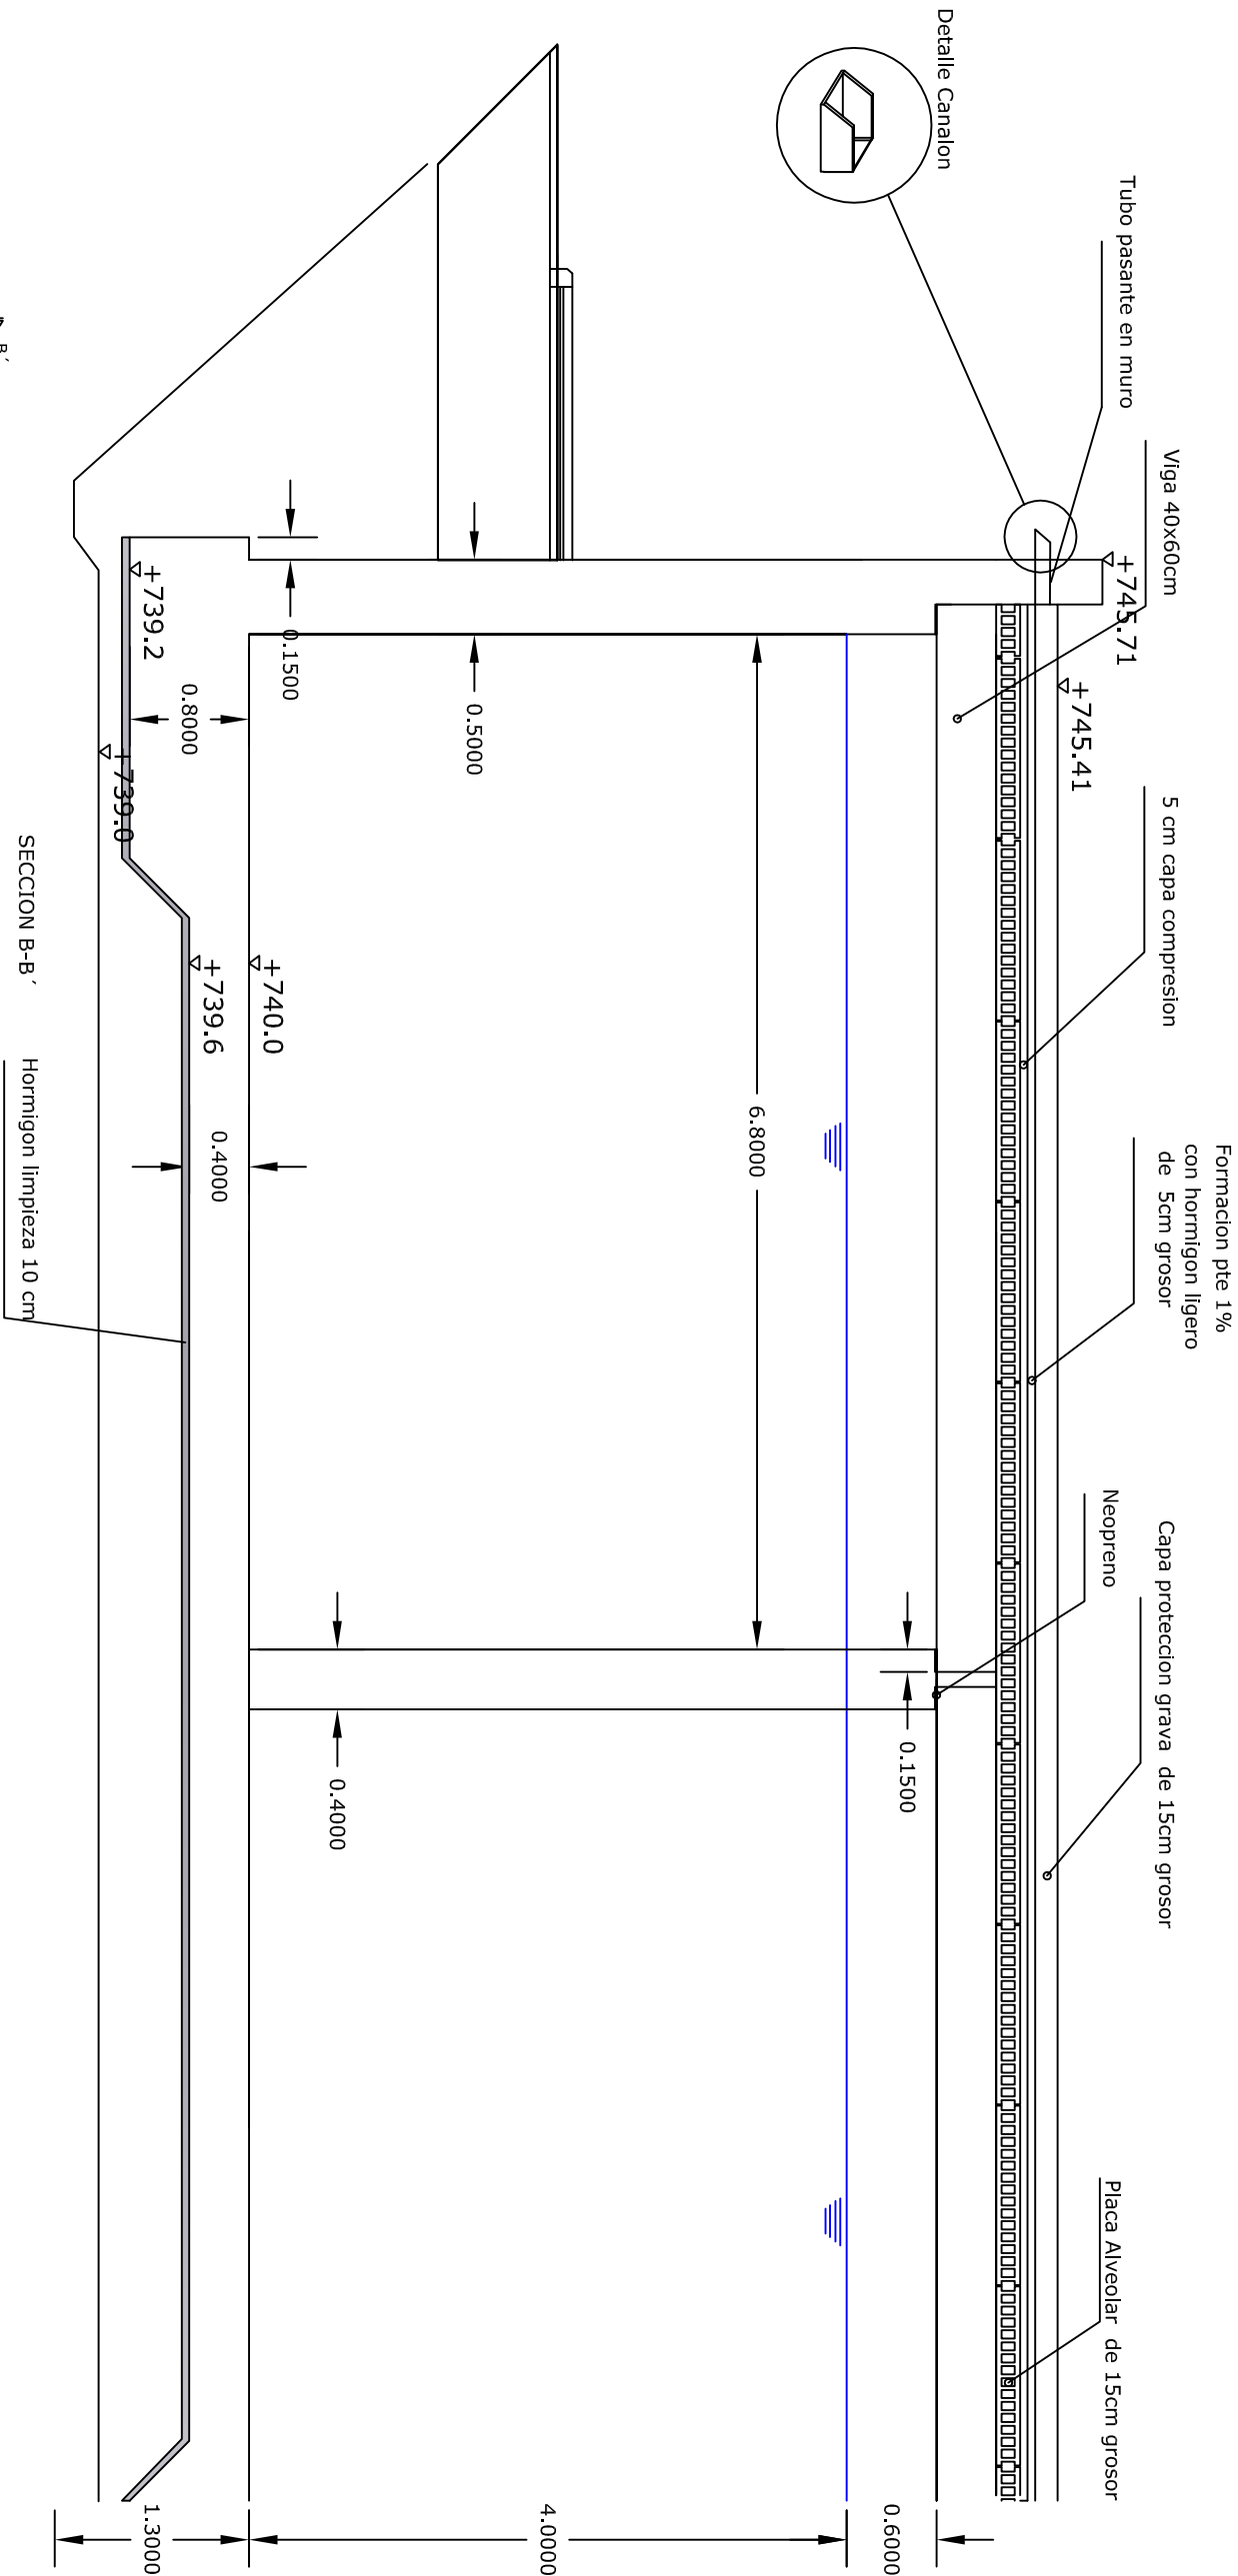


TITULO DEL PROYECTO		PLANO:		INGENIERO CIVIL	
PROYECTO DE CONSTRUCCIÓN DEL DEPOSITO DE FUENTEHERRIDOS (HUELVA)		Estructuras Detalle seccion B-B		MARIA CRISTINA CARBALLO FALDE	
				PLANO N° 6.4	
				ESCALA 1:50	
				FECHA	
				ABRIL - 2017	

DETALLE 1. SIN ESCALA

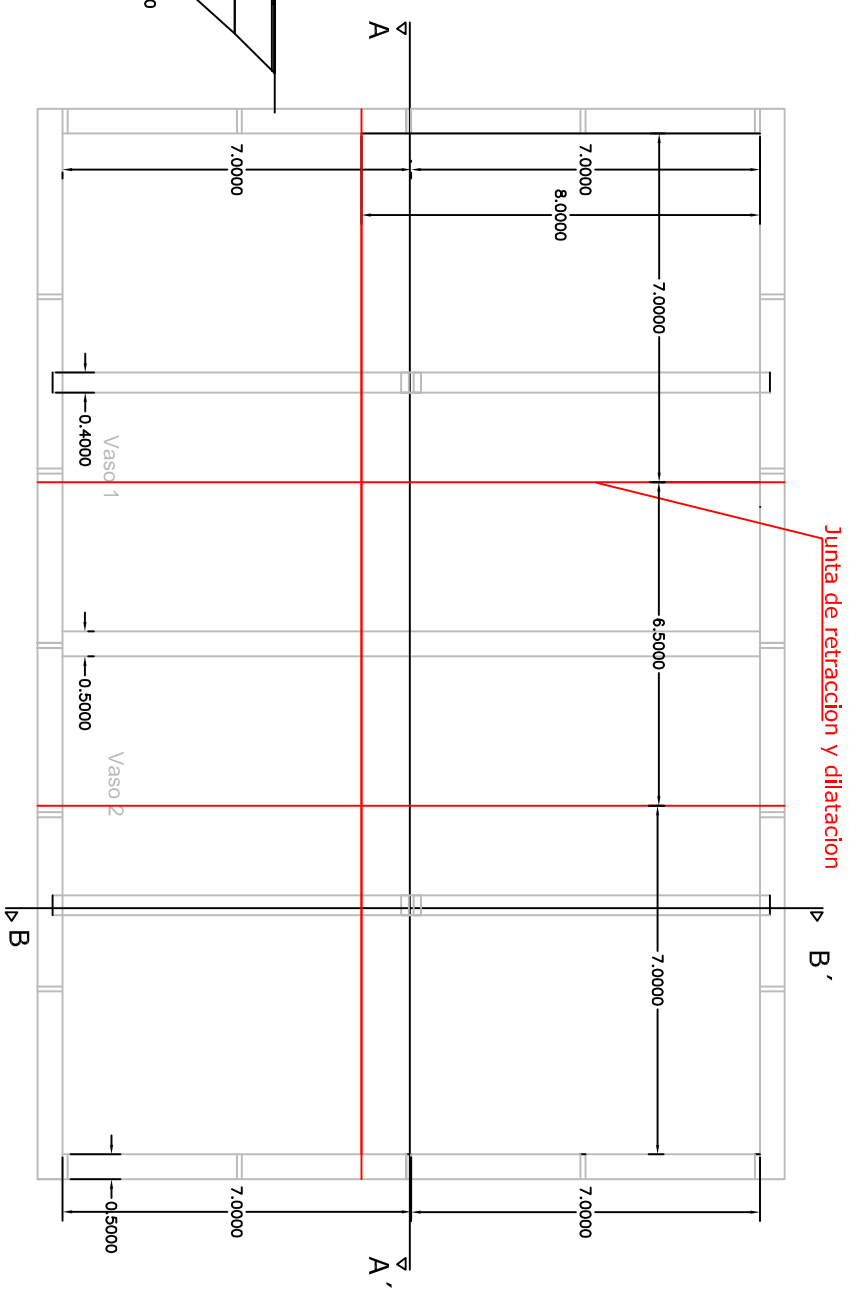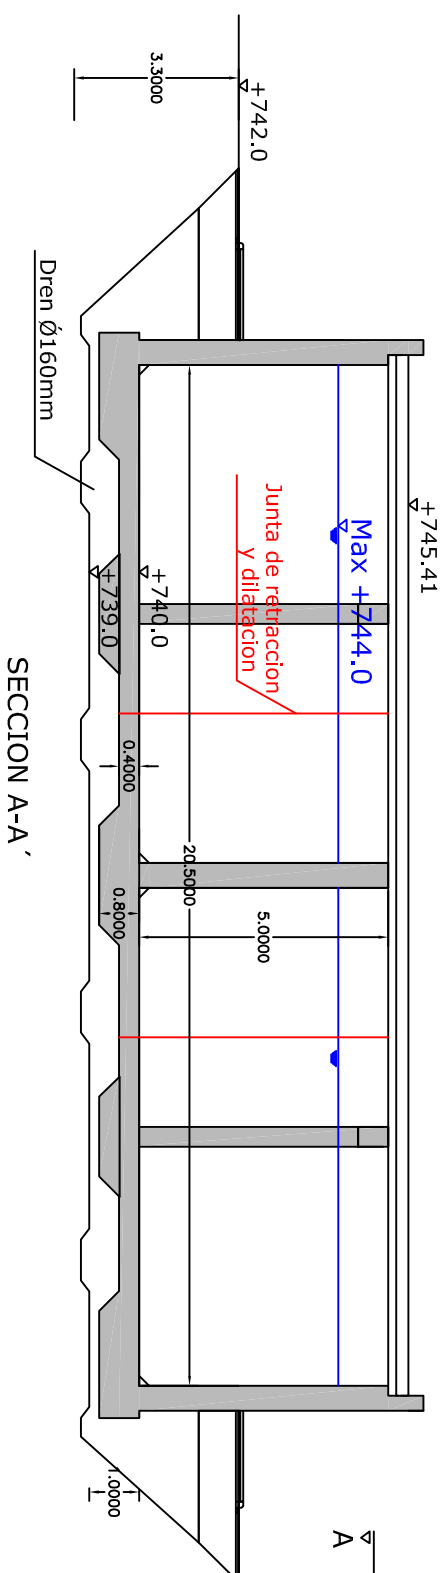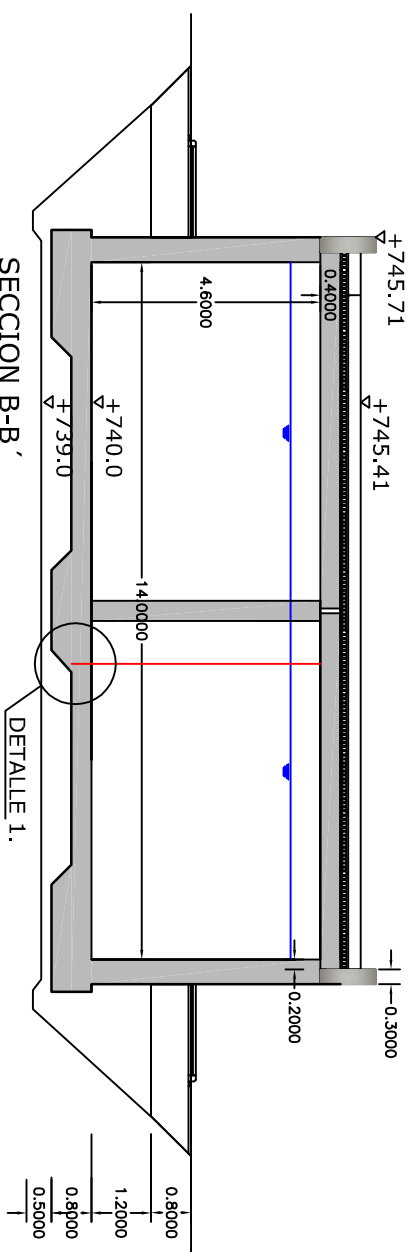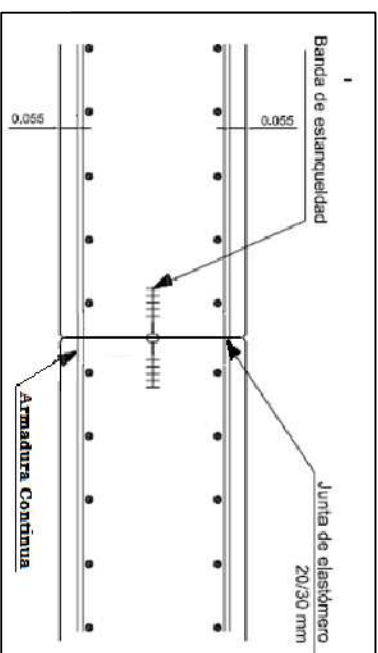

TÍTULO DEL PROYECTO PROYECTO DE CONSTRUCCIÓN DEL DEPOSITO DE FUENTEHERIDOS (HUELVA)	PLANO: Estructuras Juntas	INGENIERO CIVIL MARIA CRISTINA CARBALLO FAJDE	PLANO N° 6.5
			ESCALA 1:150
			FECHA
			ABRIL - 2017

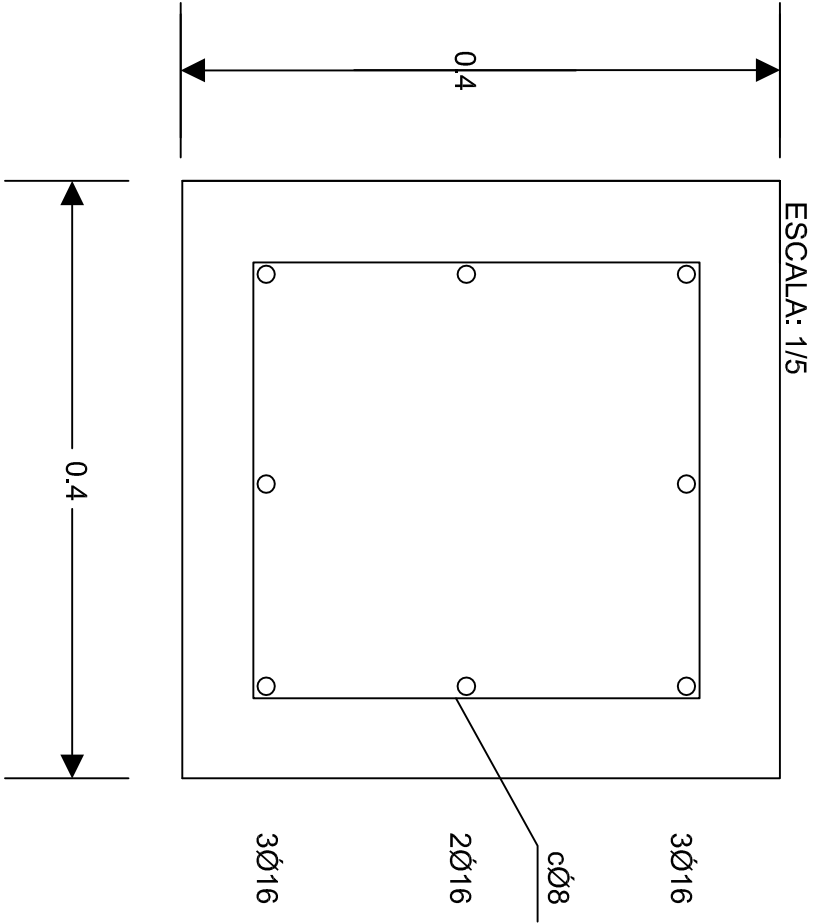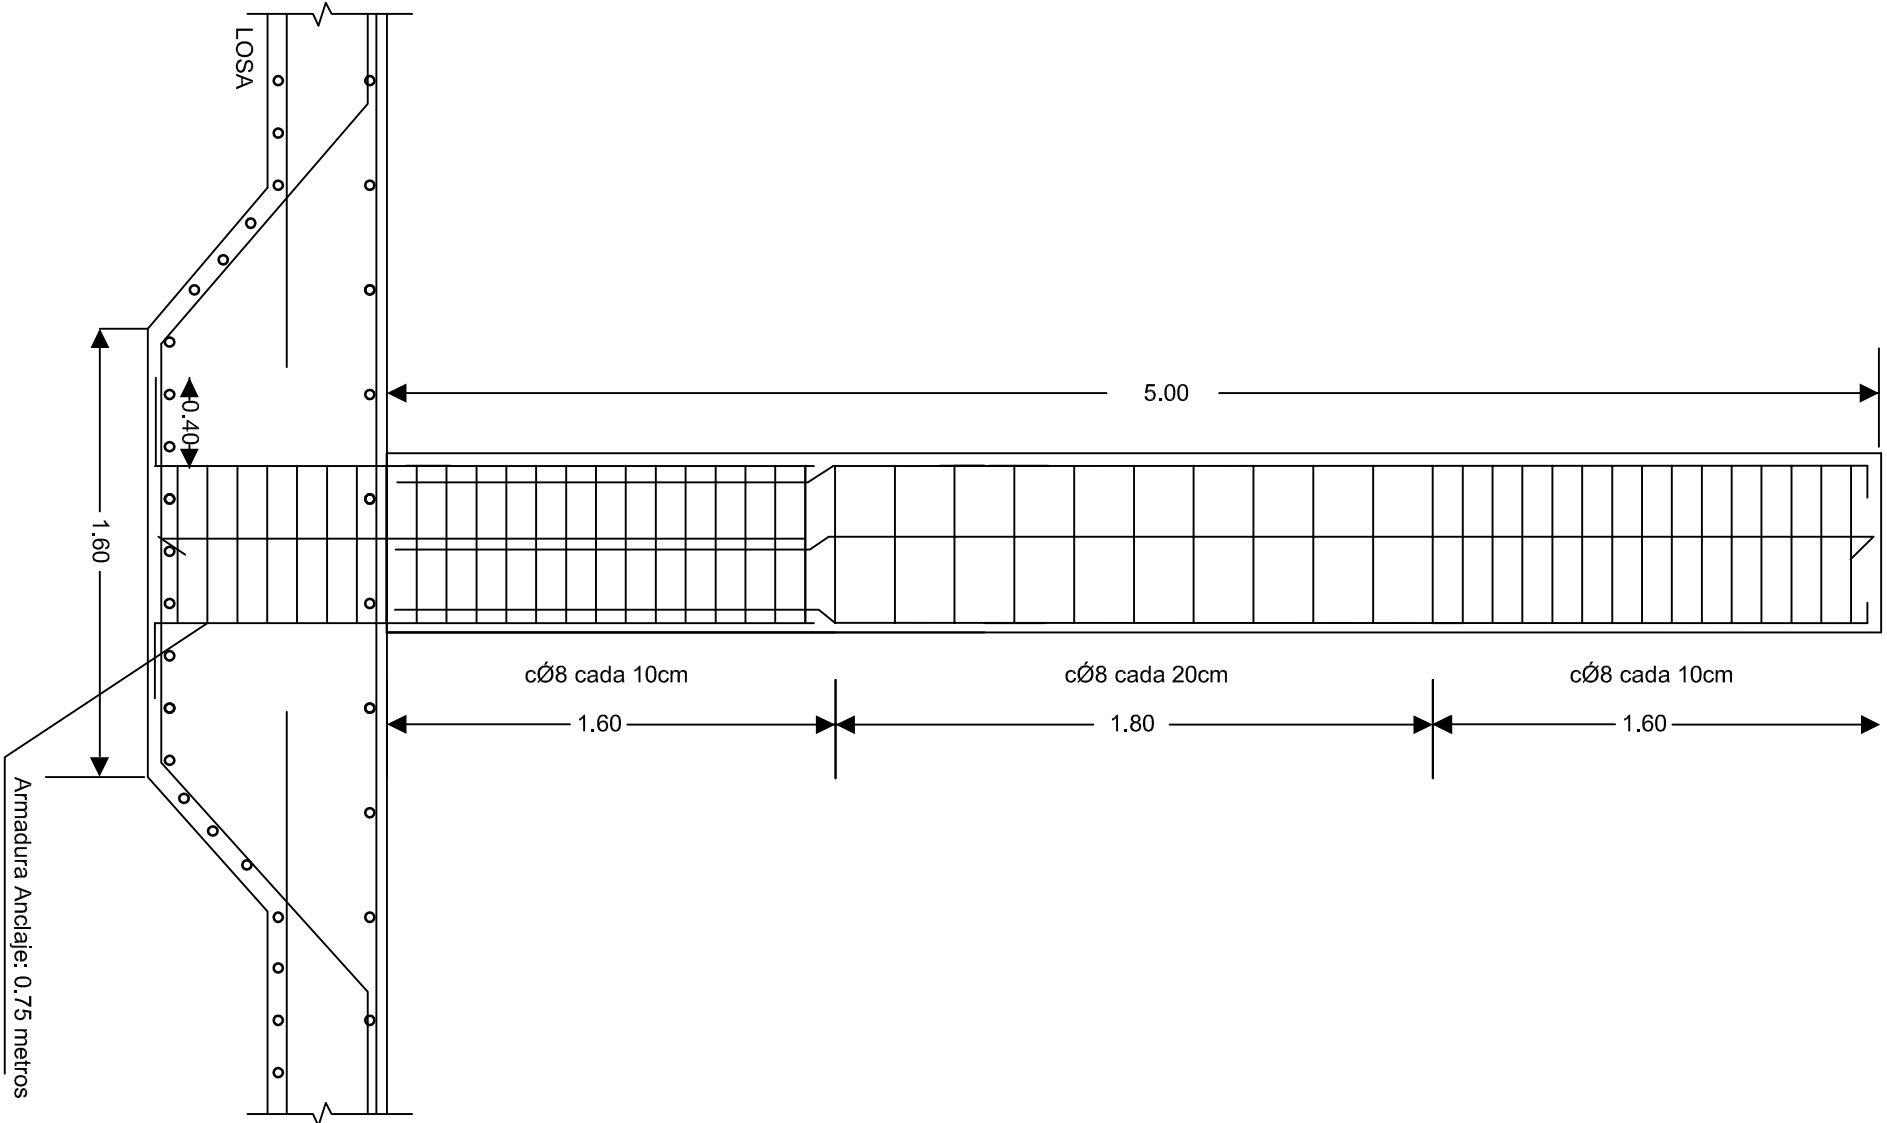


CUADRO DE CARACTERISTICAS SEGUN LA INSTRUCCION EHE					
HORMIGON					
ELEMENTO ESTRUCTURAL	Tipo de hormigón	Nivel de control	Coficiente parcial de seguridad (Yc)	Resistencia de cálculo (N/mm ²)	Recubrimiento mínimo (mm)
Cimentacion	HA-30B/20/IV	ESTADISTICO	1,50	20	55
Estructura	HA-30B/20/IV	ESTADISTICO	1,50	20	55
ACERO					
ELEMENTO ESTRUCTURAL	Tipo de acero	Nivel de control	Coficiente parcial de seguridad (Ys)	Resistencia de cálculo (N/mm ²)	El acero utilizar en las armaduras debe estar garantizado por la Marca AENOR
Cimentacion	B 500 S	NORMAL	1,15	348	
Muros	B 500 S	NORMAL	1,15	348	
Pilares	B 500 S	NORMAL	1,15	348	
Vigas y forjados	B 500 S	NORMAL	1,15	348	
EJECUCION					
TIPO DE ACCION	Nivel de control	Coeficientes parciales de seguridad (poro E.L.U.)			
		Efecto favorable		Efecto desfavorable	
Permanente		NORMAL	Ye =1,00		Ye =1,50
Permanente de valor constante		NORMAL	Ye =1,00		Ye =1,35
Variable		NORMAL	Ye =0,00		Ye =1,50

Recubrimiento: 55mm


Long. Anclaje: 0.5 metros

Long. Solape: 1.6 metros

Long. Solape: 1.6 metros

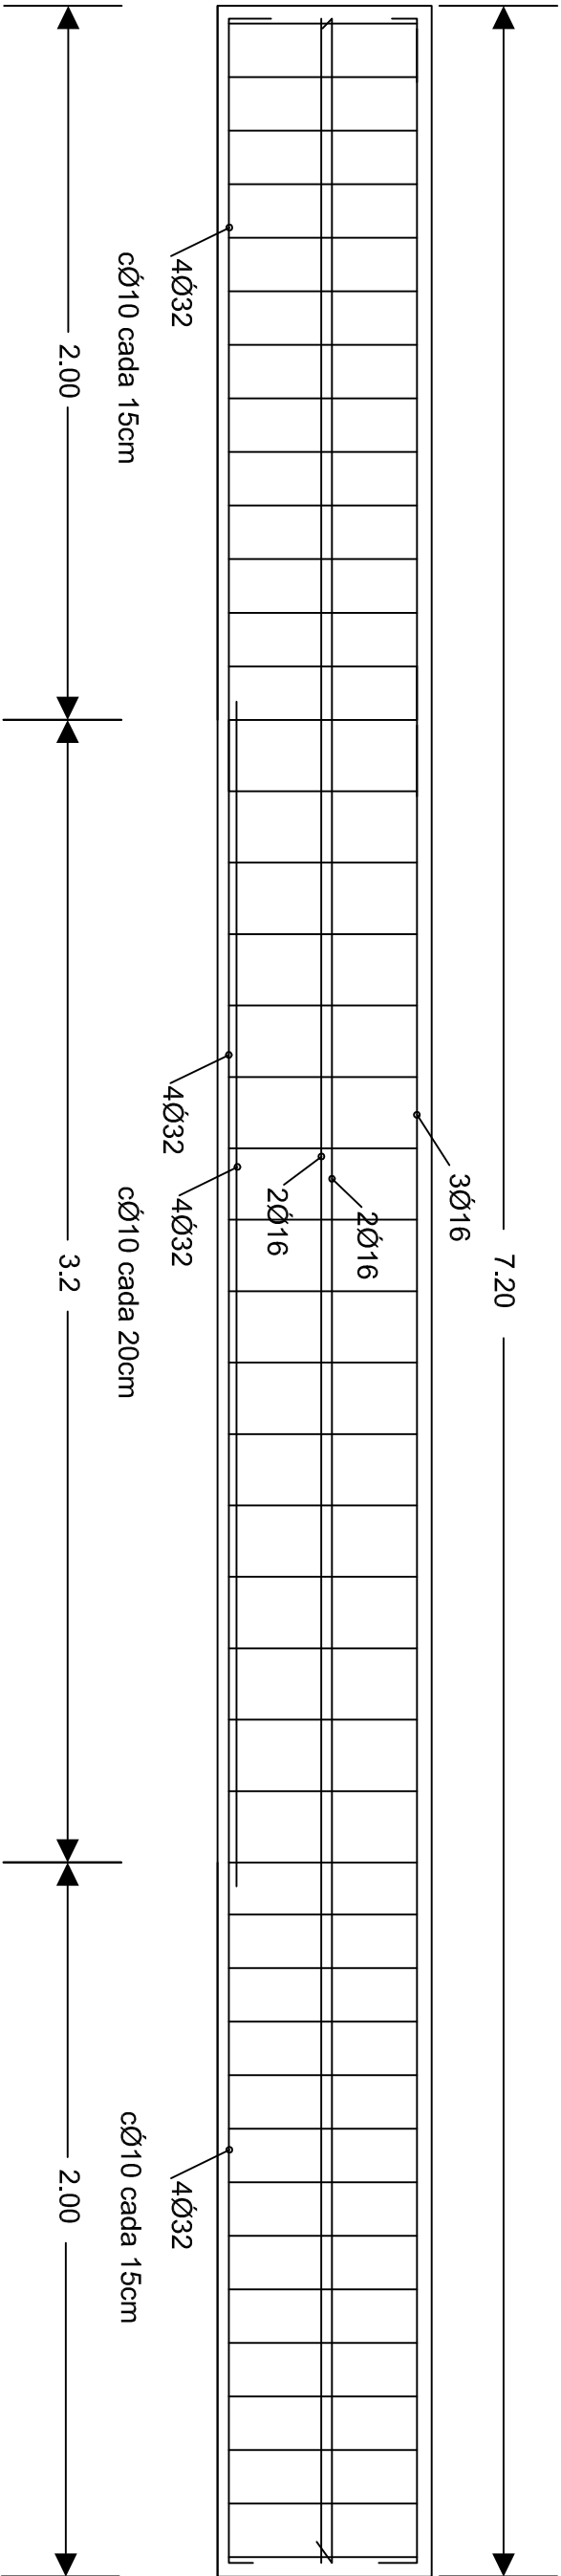

ESCALA: 1/5

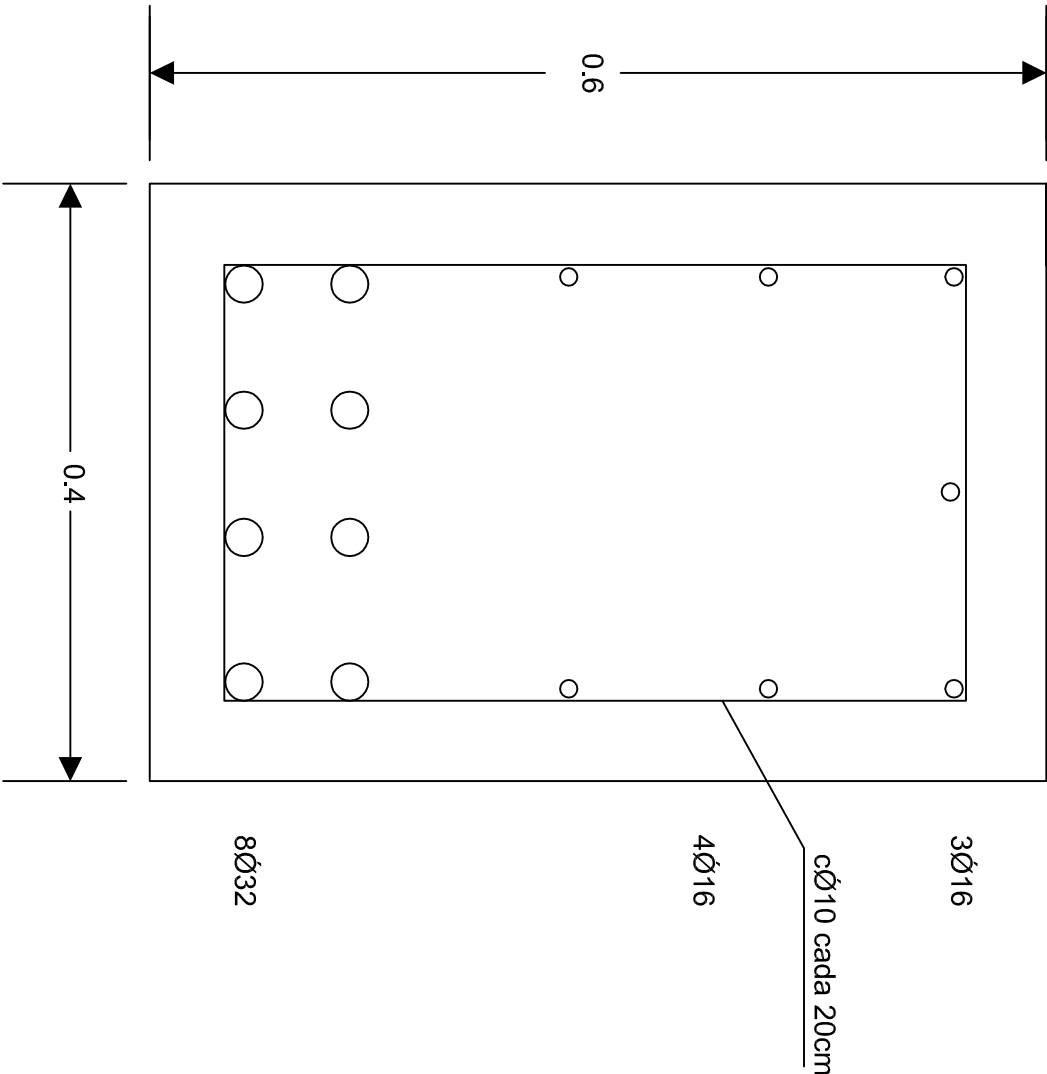

CUADRO DE CARACTERISTICAS SEGUN LA INSTRUCCION EHE



CUADRO DE CARACTERISTICAS SEGUN LA INSTRUCCION EHE					
HORMIGON					
ELEMENTO ESTRUCTURAL	Tipo de hormigón	Nivel de control	Coefficiente parcial de seguridad (Yc)	Resistencia de cálculo (N/mm²)	Recubrimiento mínimo (mm)
Cimentacion	HA-30B/20/IV	ESTADISTICO	1,50	20	55
Estructura	HA-30B/20/IV	ESTADISTICO	1,50	20	55
ACERO					
ELEMENTO ESTRUCTURAL	Tipo de acero	Nivel de control	Coefficiente parcial de seguridad (Ys)	Resistencia de cálculo (N/mm²)	El acero utilizar en las armaduras debe estar garantizado por la Marca AENOR
Cimentacion	B 500 S	NORMAL	1,15	348	
Muros	B 500 S	NORMAL	1,15	348	
Pilares	B 500 S	NORMAL	1,15	348	
Vigas y forjados	B 500 S	NORMAL	1,15	348	
EJECUCION					
TIPO DE ACCION	Nivel de control		Coeficientes parciales de seguridad (para E.L.U.)		
Permanente de valor constante	Efecto favorable		Efecto desfavorable		
	NORMAL <td colspan="3">Yc =1,00</td>		Yc =1,00		
	NORMAL <td colspan="3">Yc =1,00</td>		Yc =1,00		
Variable	NORMAL <td colspan="3">Yc =0,00</td>		Yc =0,00		
				Yc =1,50	

Recubrimiento: 55mm

Long. Anclaje: 0.5 metros

Long. Solape: 1.6 metros

TITULO DEL PROYECTO	PLANO:	INGENIERO CIVIL	PLANO N° 72
PROYECTO DE CONSTRUCCIÓN DEL DEPOSITO DE FUENTENERIDOS (HUELVA)	Estructuras Armado	MARIA CRISTINA CARBALLO FALDE	ESCALA 1:20
	Viga.		FECHA
			ABRIL- 2017

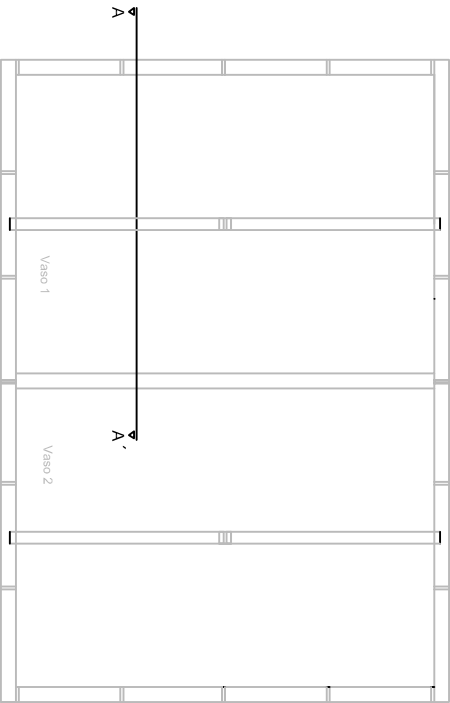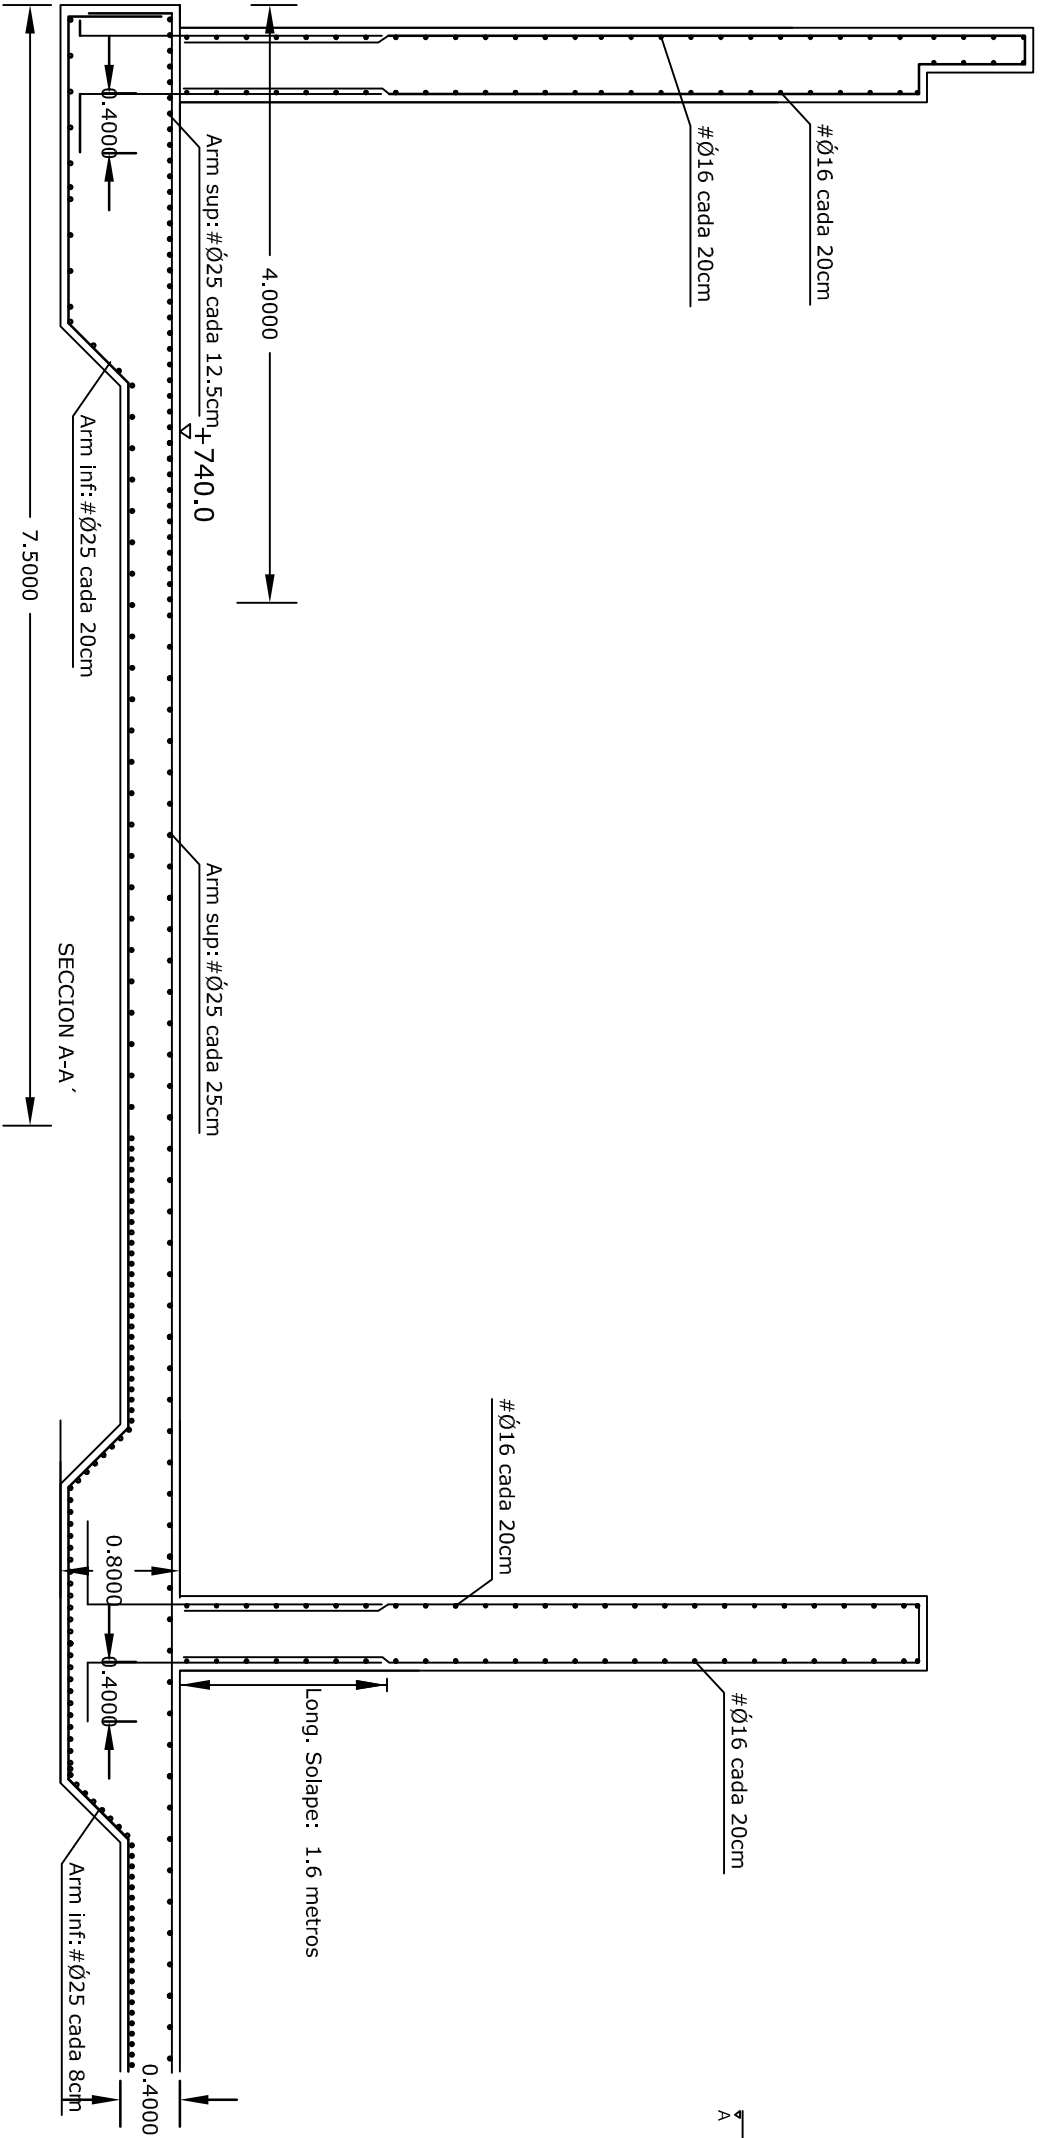

CONTROL ESTADISTICO HORMIGON				
Tipos de ensayos	De control	tipo de elementos estructurales		
		Limites superior	tipos de elementos	estructuras
Ejecucion de probetas	En obra		tipos de elementos	estructuras
Conservacion de probetas	En agua o humedad		tipos de elementos	estructuras
Tipo de probetas	Cilindricas de 15 X 30		tipos de elementos	estructuras
Edad de las probetas	28 dias		tipos de elementos	estructuras
Numero minimo de probetas	Vasea tabla 88.4-a		tipos de elementos	estructuras
Obligatoiriedad	Siempre preceptivos		tipos de elementos	estructuras

INSPECCIONES - 4 AMASADAS POR LOTE
2 PROBETAS POR AMASADA

CUADRO DE CARACTERISTICAS SEGUN LA INSTRUCCION EHE					
HORMIGON					
ELEMENTO ESTRUCTURAL	Tipo de hormigón	Nivel de control	Coefficiente parcial de seguridad (γc)	Resistencia de cálculo (N/mm²)	Recurrimiento minimo (mm)
Cimentacion	HA-30B/20/IV	ESTADISTICO	1.50	20	55
Estructura	HA-30B/20/IV	ESTADISTICO	1.50	20	55
ACERO					
ELEMENTO ESTRUCTURAL	Tipo de acero	Nivel de control	Coefficiente parcial de seguridad (γs)	Resistencia de cálculo (N/mm²)	El acero utilizar debe estar garantizado por la Marca MENOR
Cimentacion	B 500 S	NORMAL	1.15	348	
Muros	B 500 S	NORMAL	1.15	348	
Pilares	B 500 S	NORMAL	1.15	348	
Vigas y forjados	B 500 S	NORMAL	1.15	348	
EJECUCION					
TIPO DE ACCION	Nivel de control	Coefficients parciales de seguridad (para E.L.U.)			
Permanente	NORMAL	Efecto favorable	γs = 1.00	Efecto desfavorable	γs = 1.50
Variable	NORMAL	Permanente de valor constante	γs = 0.00	Variable	γs = 1.50

Recurrimiento: 55mm


Long. Anclaje: 0.5 metros

Long. Solape: 1.6 metros


TITULO DEL PROYECTO	PLANO:	INGENIERO CIVIL	PLANO N° 7.3
PROYECTO DE CONSTRUCCIÓN DEL DEPOSITO DE FUENTERERIDOS (HUELVA)	Estructuras Armado Muro.	MARIA CRISTINA CARBALLO FALDE	ESCALA 1:50
			FECHA: ABRIL - 2017

Armado Base en toda la losa:
#Ø25 cada 20cm

REFUERZOS #Ø25 cada 8cm en zona central del muro

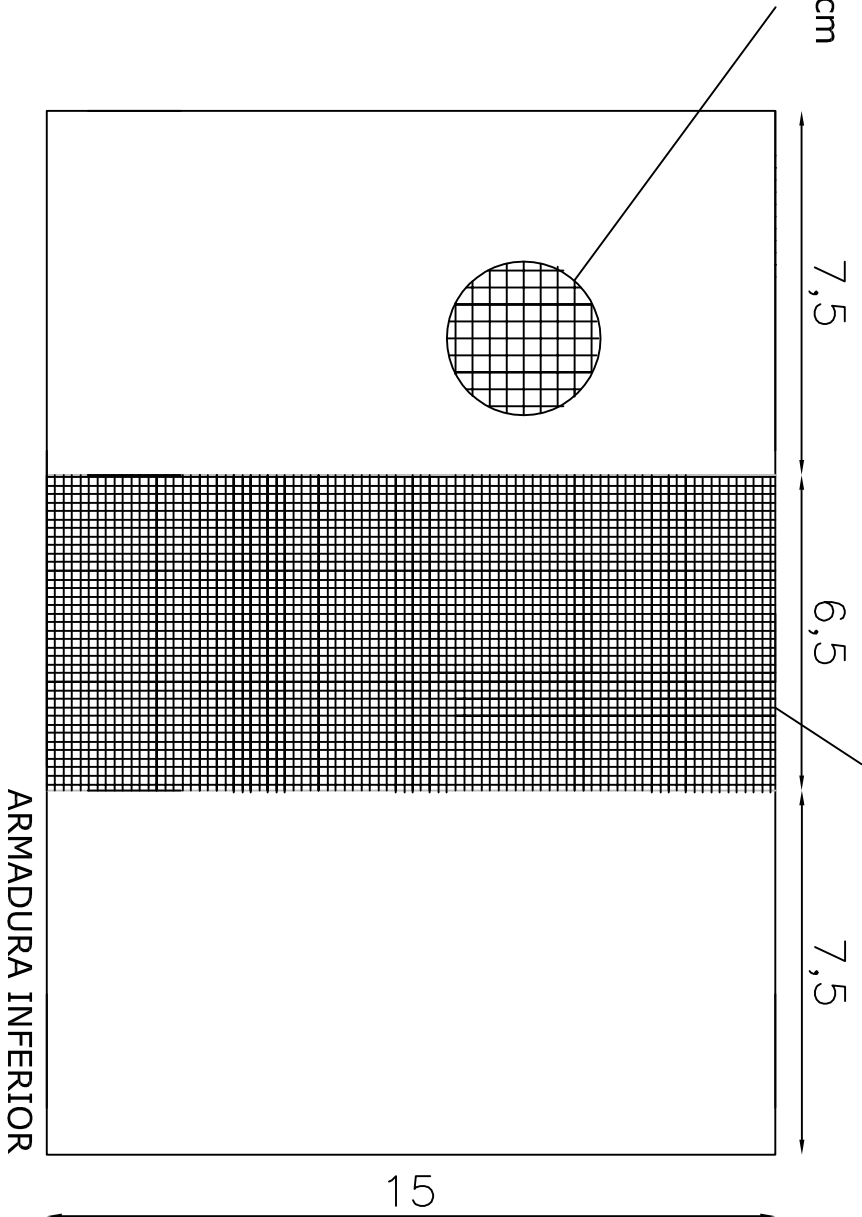

Armado Base en toda la losa:
Arm sup : #Ø25 cada 25cm

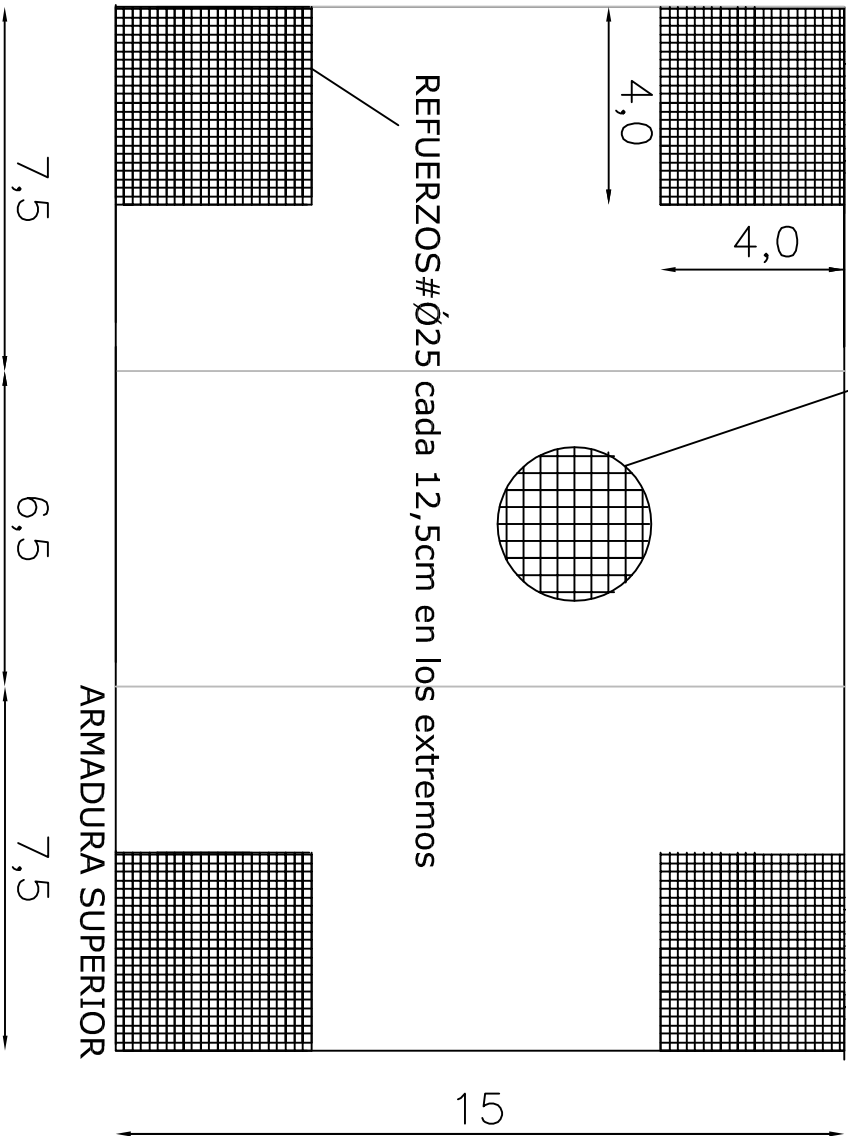

Recubrimiento: 55mm
Long. Anclaje: 1.2 metros
Long. Solape: 1.6 metros

CONTROL ESTADISTICO HORMIGON


Tipos de ensayos	De control	tipo de elementos estructurales		
		Limite superior	Estructuras que tienen únicamente las comprobaciones o fleados (forjados, pilares, pilas, muros portantes, pilotes, etc.)	Estructuras que tienen únicamente las comprobaciones o fleados (forjados de hormigón con pilares metálicos, tableros, muros de contención, etc.)
Tipos de ensayos	De control			
Ejecucion de probetas	En obra			
Conservación de probetas	En agua o cámara húmeda			
Tipo de probetas	Cilíndricas de 15 x 30	Volumen de hormigón	100 m	100 m
Edad de las probetas	28 días	Número de amasadas	50	50
Número mínimo de probetas	Véase tabla 88-A-a	Tiempo de hormigonado	2 semanas	2 semanas
Obligatoriedad	Siempre preceptivos	Superficie construida	500 m	1000 m
		Número de plantas	2	2
				-





INSPECCIONES - 4 AMASADAS POR LOTE
2 PROBETAS POR AMASADA

CUADRO DE CARACTERISTICAS SEGUN LA INSTRUCCION EHE					
HORMIGON					
ELEMENTO ESTRUCTURAL	Tipo de hormigón	Nivel de control	Coefficiente parcial de seguridad (γc)	Resistencia de cálculo (N/m²)	Recubrimiento mínimo (mm)
Cimentación	HA-30B/20/IV	ESTADISTICO	1,50	20	55
Estructura	HA-30B/20/IV	ESTADISTICO	1,50	20	55

ACERO					
ELEMENTO ESTRUCTURAL	Tipo de acero	Nivel de control	Coefficiente parcial de seguridad (γs)	Resistencia de cálculo (N/m²)	El acero utilizar debe estar garantizado por la Marca AENOR
Cimentación	B 500 S	NORMAL	1,15	348	
Muros	B 500 S	NORMAL	1,15	348	
Pilares	B 500 S	NORMAL	1,15	348	
Vigas y forjados	B 500 S	NORMAL	1,15	348	

EJECUCION			
TIPO DE ACCION	Nivel de control	Coefficientes parciales de seguridad (para ELLU)	
Permanente	NORMAL	γc =1,00	γs =1,50
Variable de valor constante	NORMAL	γc =1,00	γs =1,35
Variable	NORMAL	γc =0,00	γs =1,50

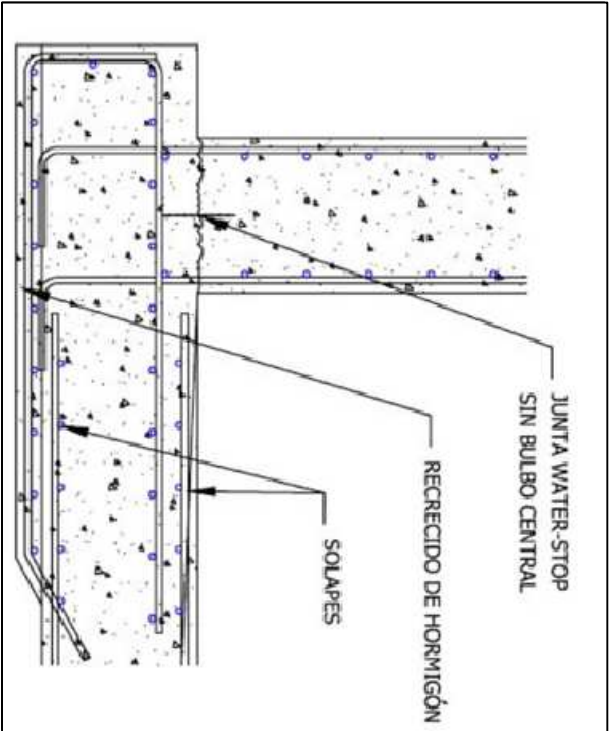

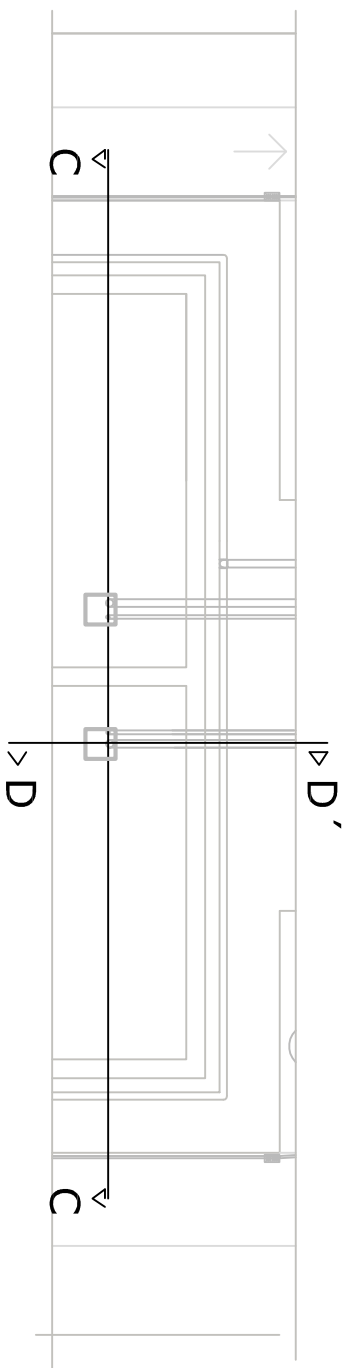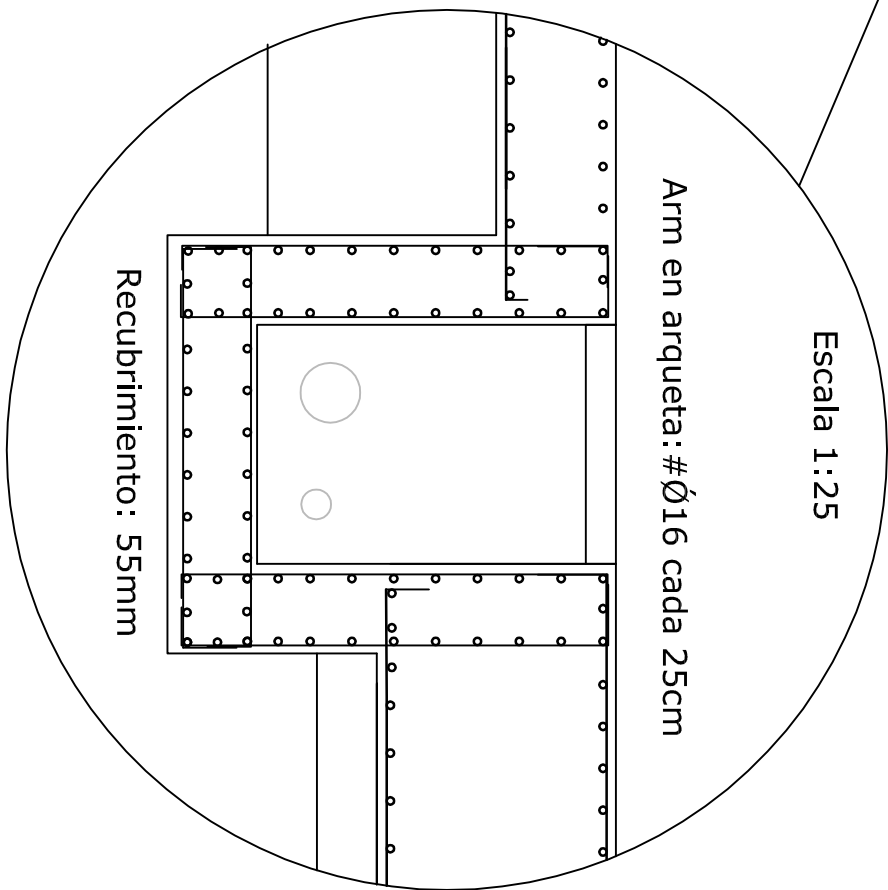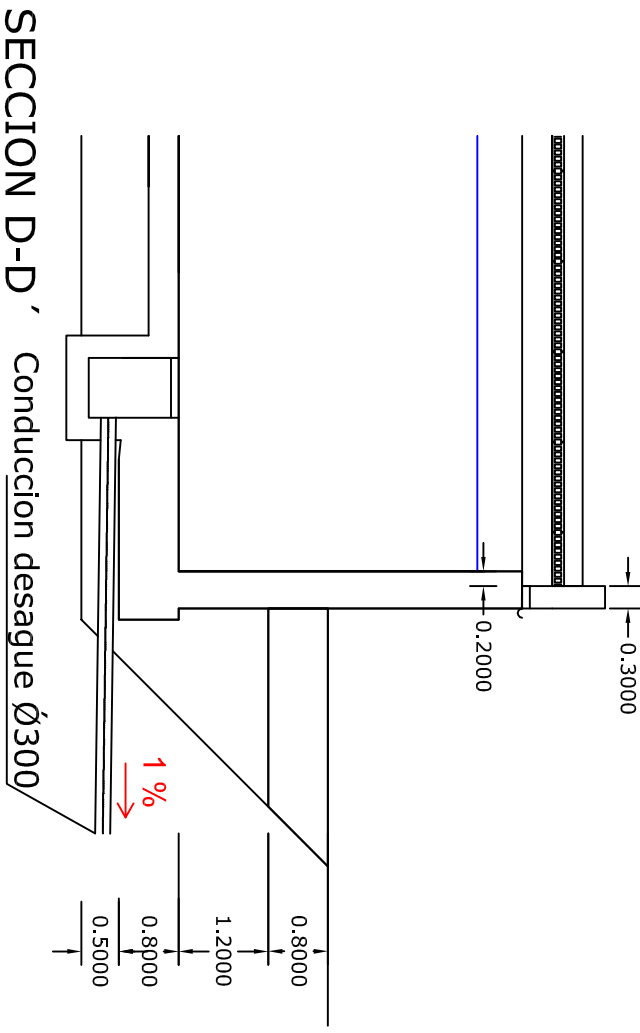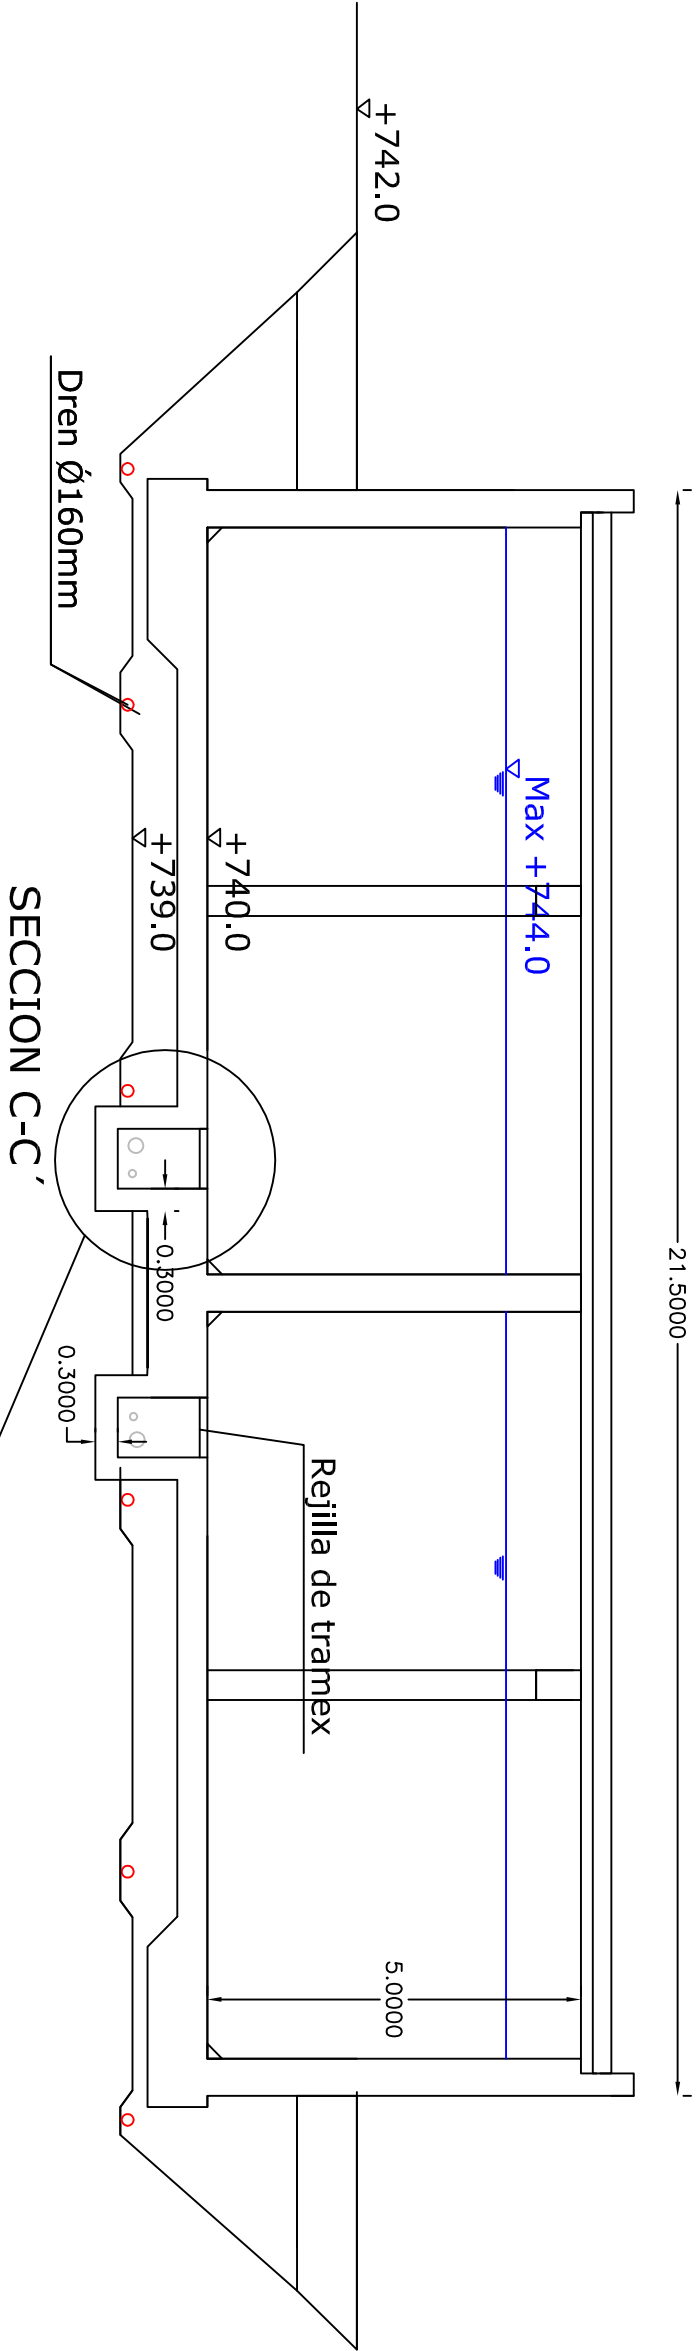

TITULO DEL PROYECTO		PLANO:		INGENIERO CIVIL	
PROYECTO DE CONSTRUCCIÓN DEL DEPOSITO DE FUENTERIDOS (HUELVA)		Detalles Desague depósito		MARIA CRISTINA CARBALLO FALDE	
				PLANO N° 8.1	
				ESCALA 1:100	
				FECHA	
				ABRIL - 2017	

LEYENDA

—— Tubería aliviadero de emergencia



LEYENDA

—— Tubería aliviadero de emergencia

TÍTULO DEL PROYECTO PROYECTO DE CONSTRUCCIÓN DEL DEPÓSITO DE FUENTEHERRIDOS (HUELVA)	PLANO: Detalles Alfilerero de emergencia	INGENIERO CIVIL MARIA CRISTINA CARBALLO FALDE	PLANO N.º 2
			ESCALA 1/100
			FECHA ABRIL - 2017

LEYENDA

— Tubería entrada de agua al depósito

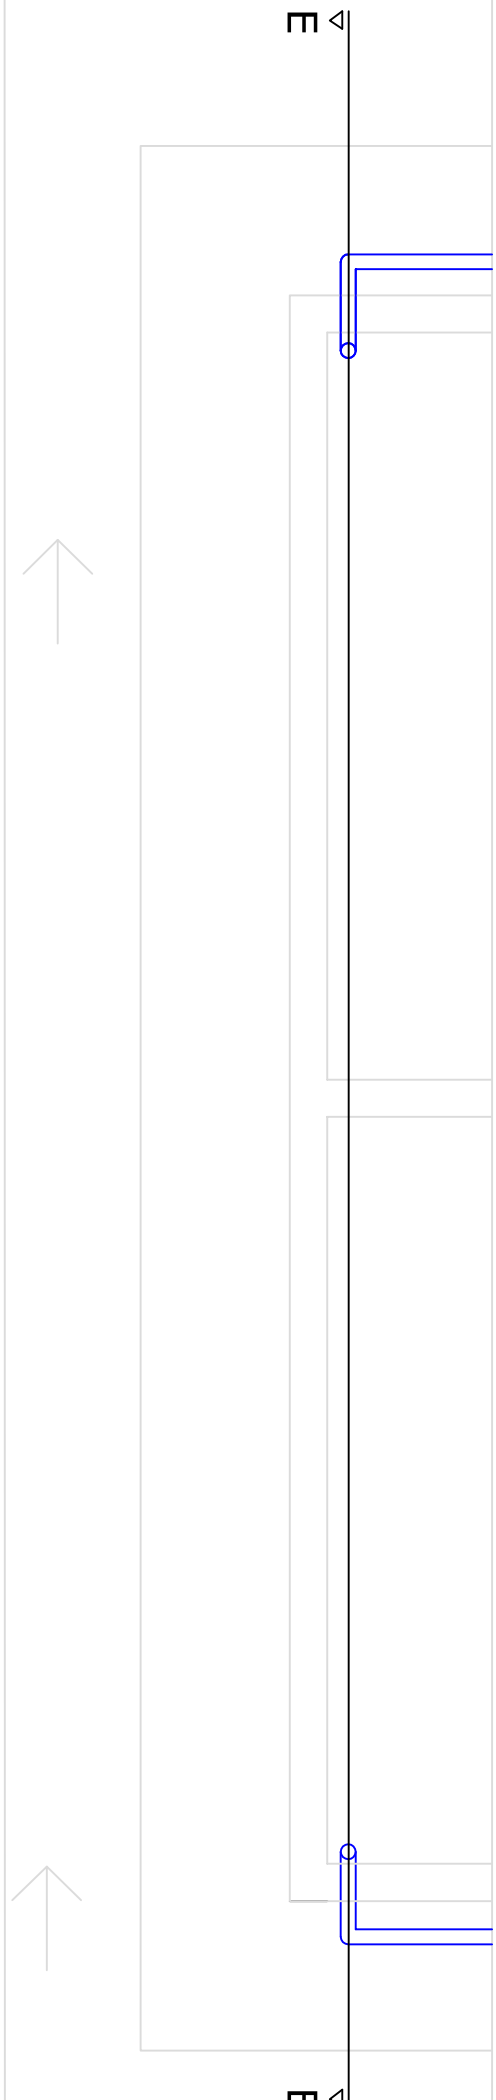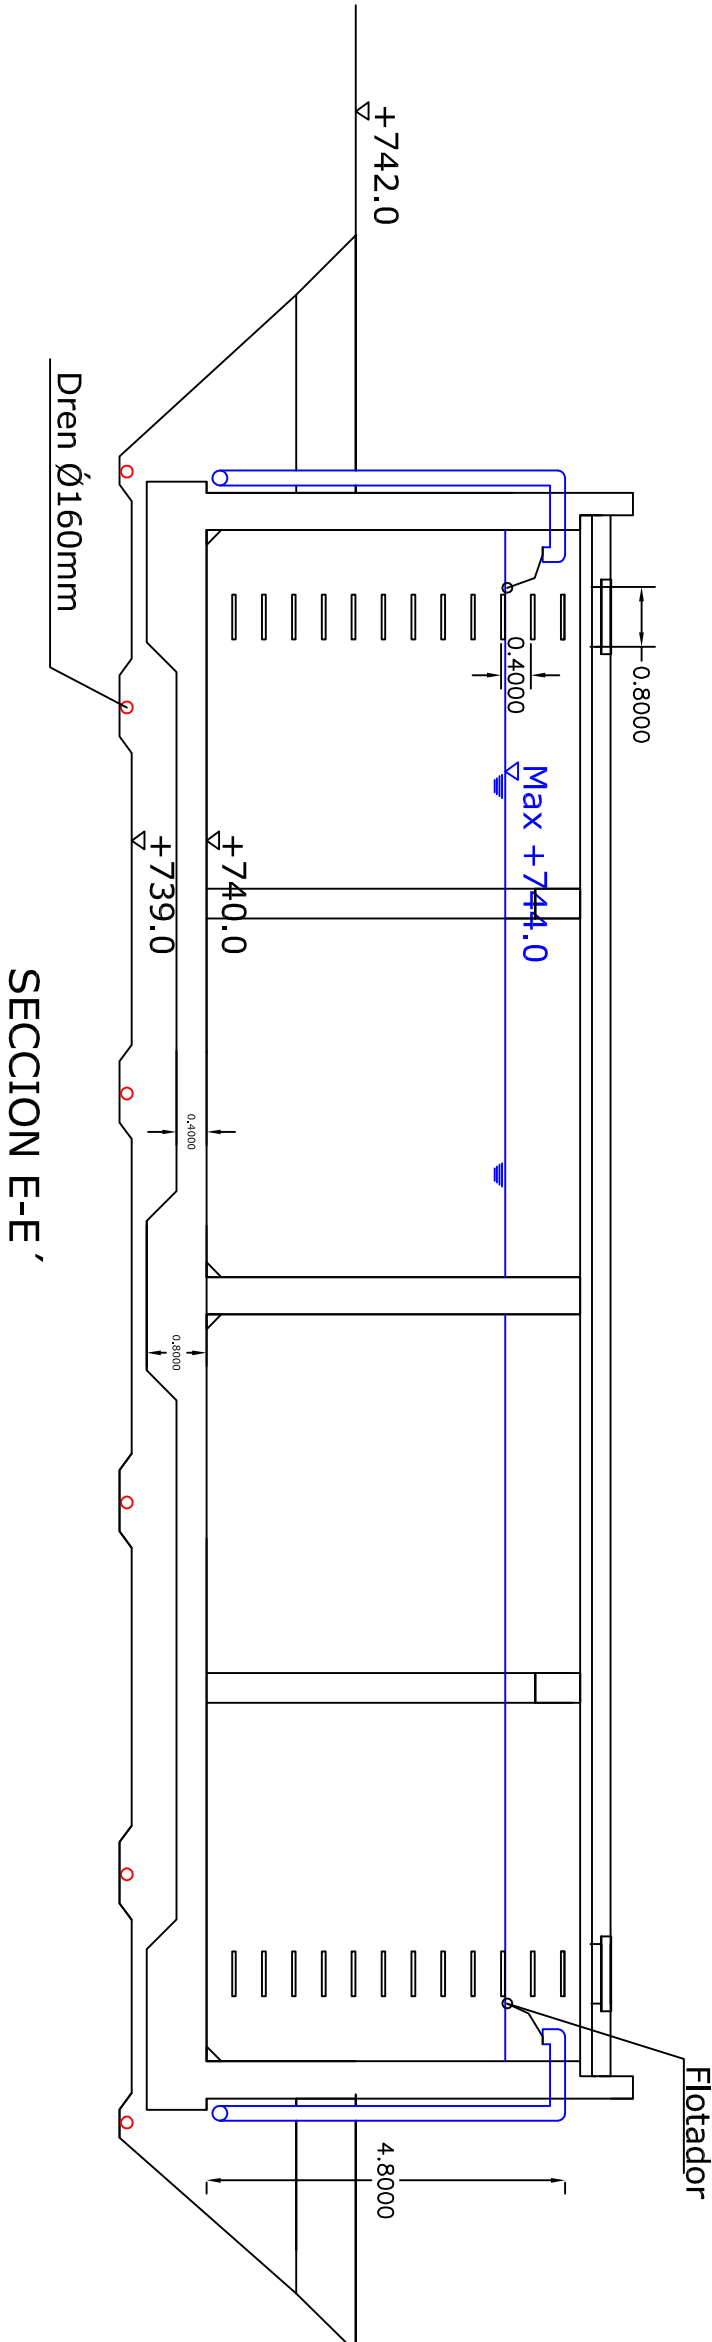

TÍTULO DEL PROYECTO

PROYECTO DE CONSTRUCCIÓN DEL DEPOSITO
DE FUENTENERIDOS (HUELVA)

PLANO:

Detalles
Entrada tubería agua

INGENIERO CIVIL

MARIA CRISTINA
CARBALLO FALDE



PLANO N° 8.3

ESCALA 1:100


FECHA
ABRIL - 2017

DETALLE

Ventana con lamas de acero inoxidable

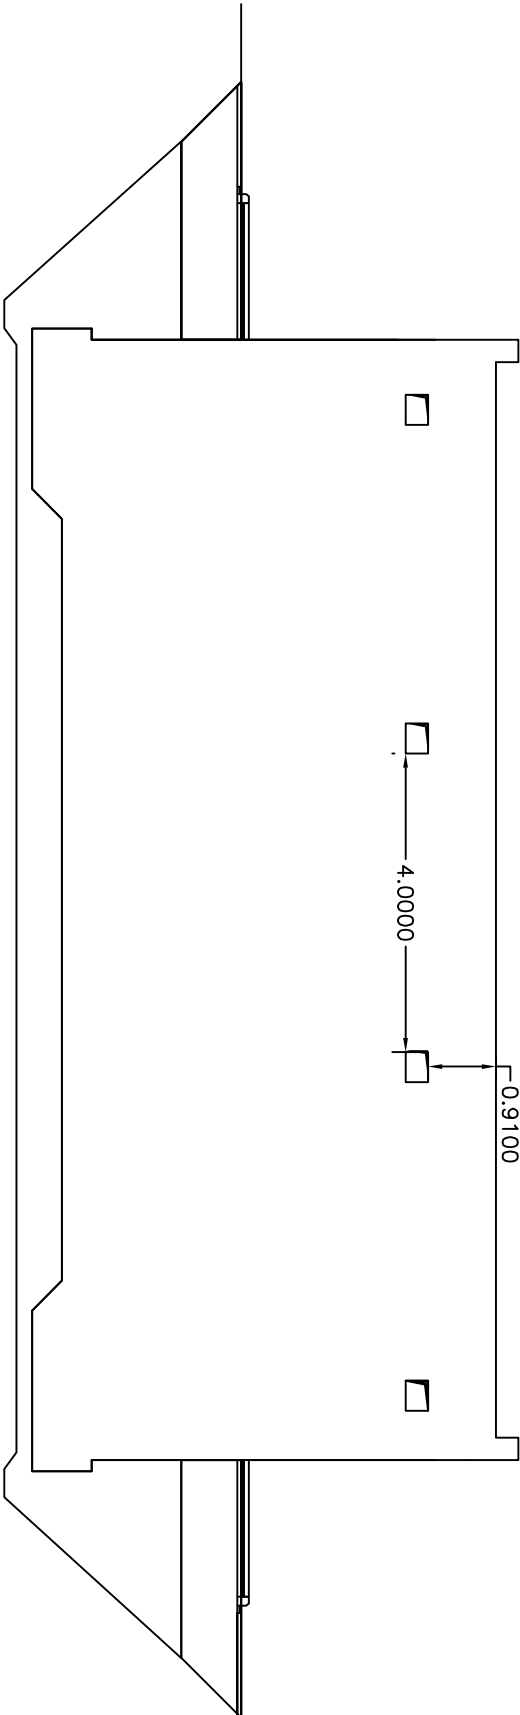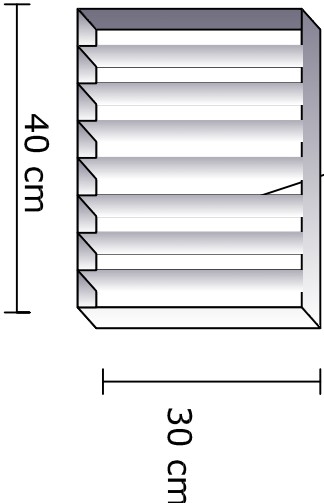


FACHADA LATERAL 1


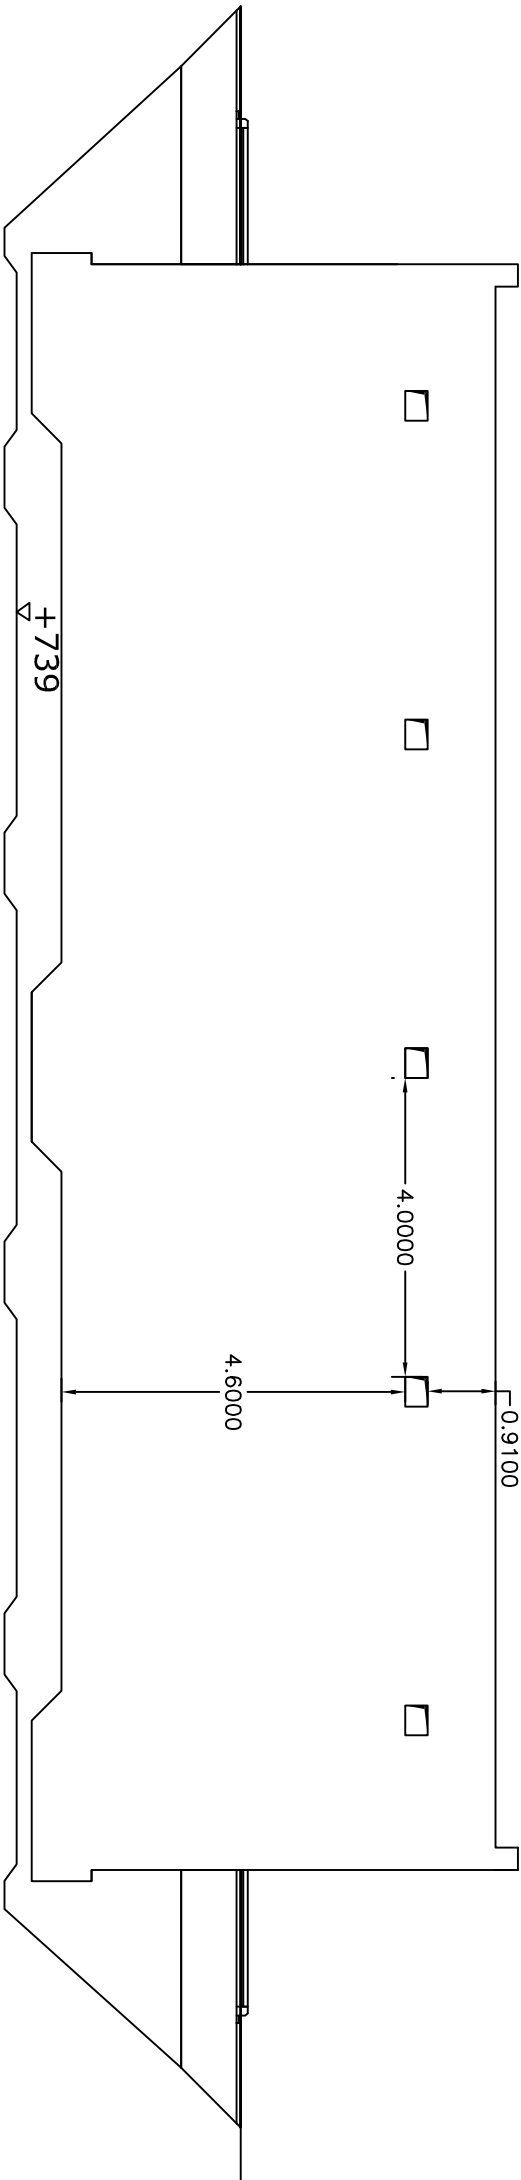


FACHADA LATERAL 2


TÍTULO DEL PROYECTO		PLANO:	INGENIERO CIVIL		PLANO N° 8.4	
PROYECTO DE CONSTRUCCIÓN DEL DEPOSITO DE FUENTEHERRIDOS (HUELVA)		Detalles Entrada ventilacion	MARIA CRISTINA CARBALLO FALDE		ESCALA 1:100	FECHA
						ABRIL - 2017

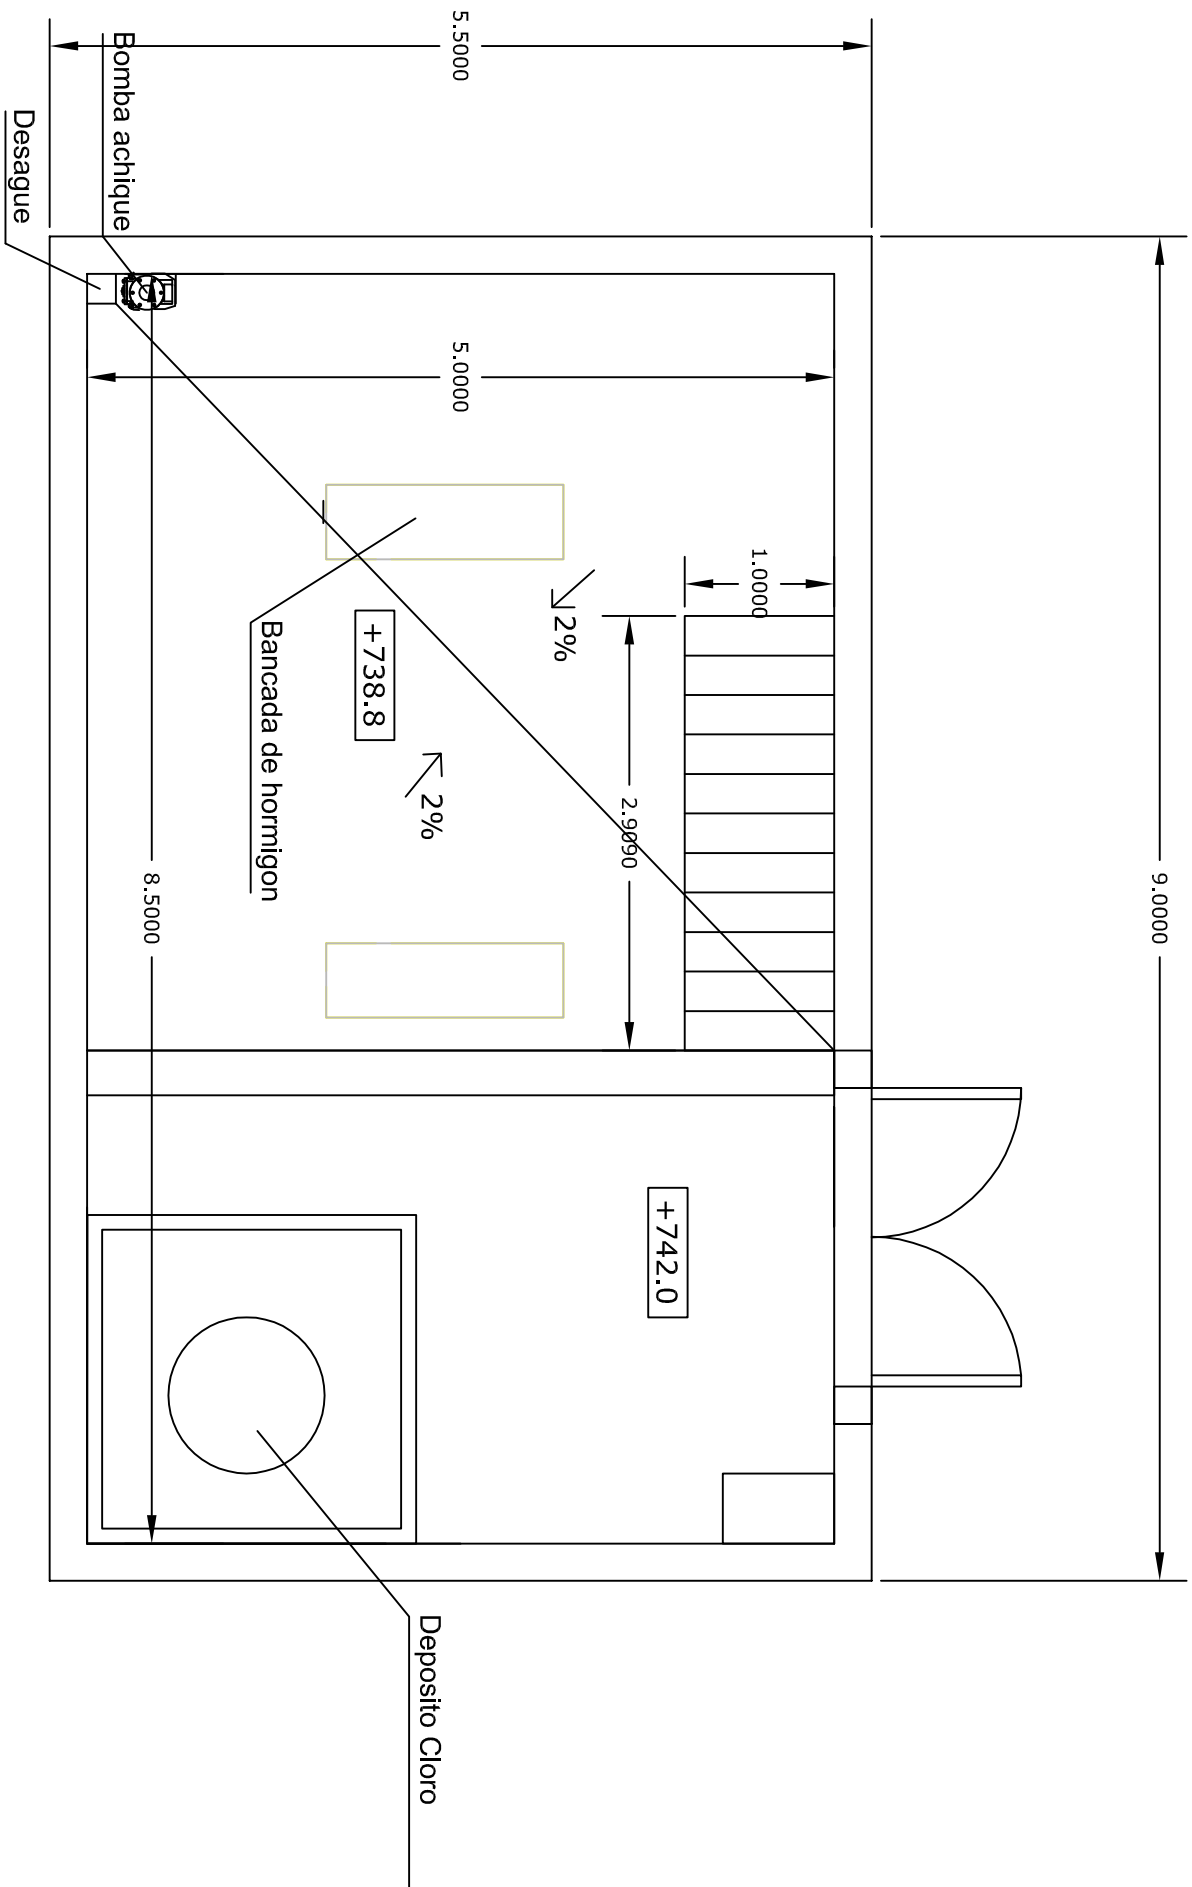



TITULO DEL PROYECTO		PLANO:	INGENIERO CIVIL	
PROYECTO DE CONSTRUCCIÓN DEL DEPOSITO DE FUENTEHERIDOS (HUELVA)		Camara de valvulas Geometría	MARIA CRISTINA CARBALLO FALDE	
			PLANO N° 9.1	
			ESCALA 1:50	
			FECHA	
			ABRIL - 2017	

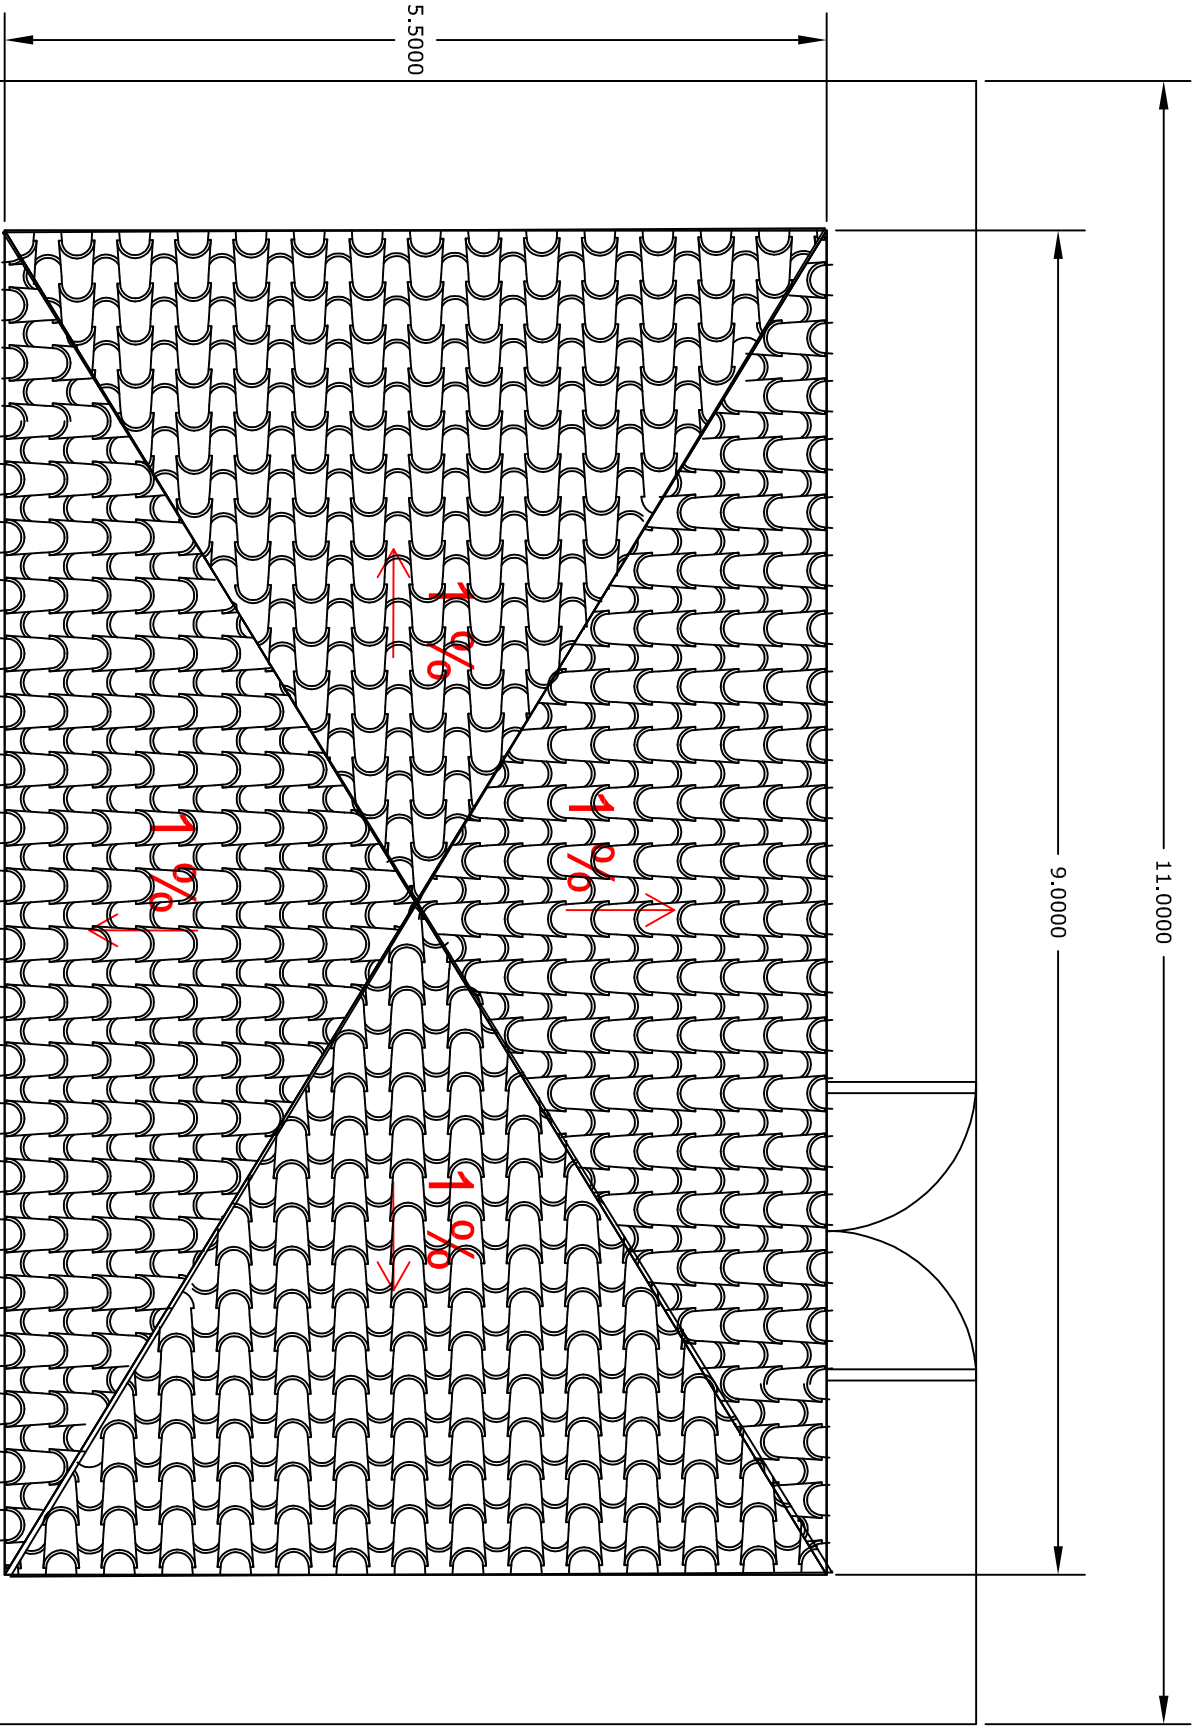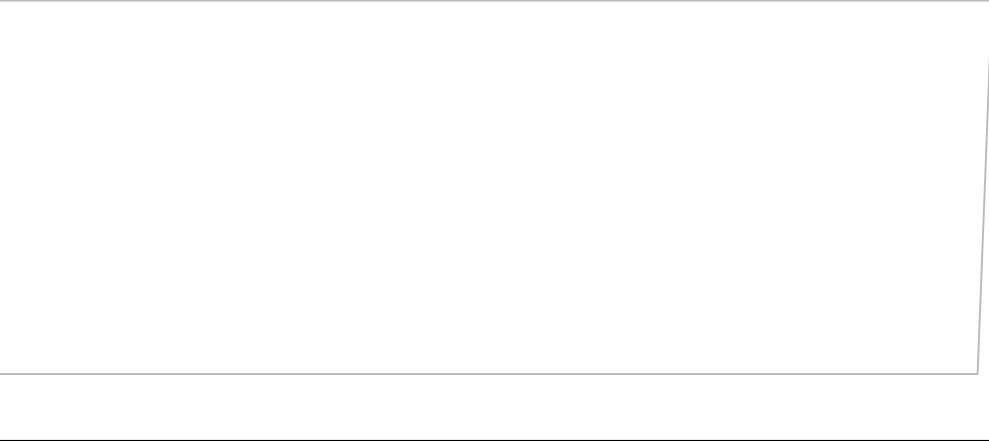

TÍTULO DEL PROYECTO		PLANO:	INGENIERO CIVIL	
PROYECTO DE CONSTRUCCIÓN DEL DEPOSITO DE FUENTEHERRIDOS (HUELVA)		Cámara de válvulas Cubierta	MARIA CRISTINA CARBALLO FALDE	
			PLANO N° 9.2	ESCALA 1:50
			FECHA	ABRIL - 2017

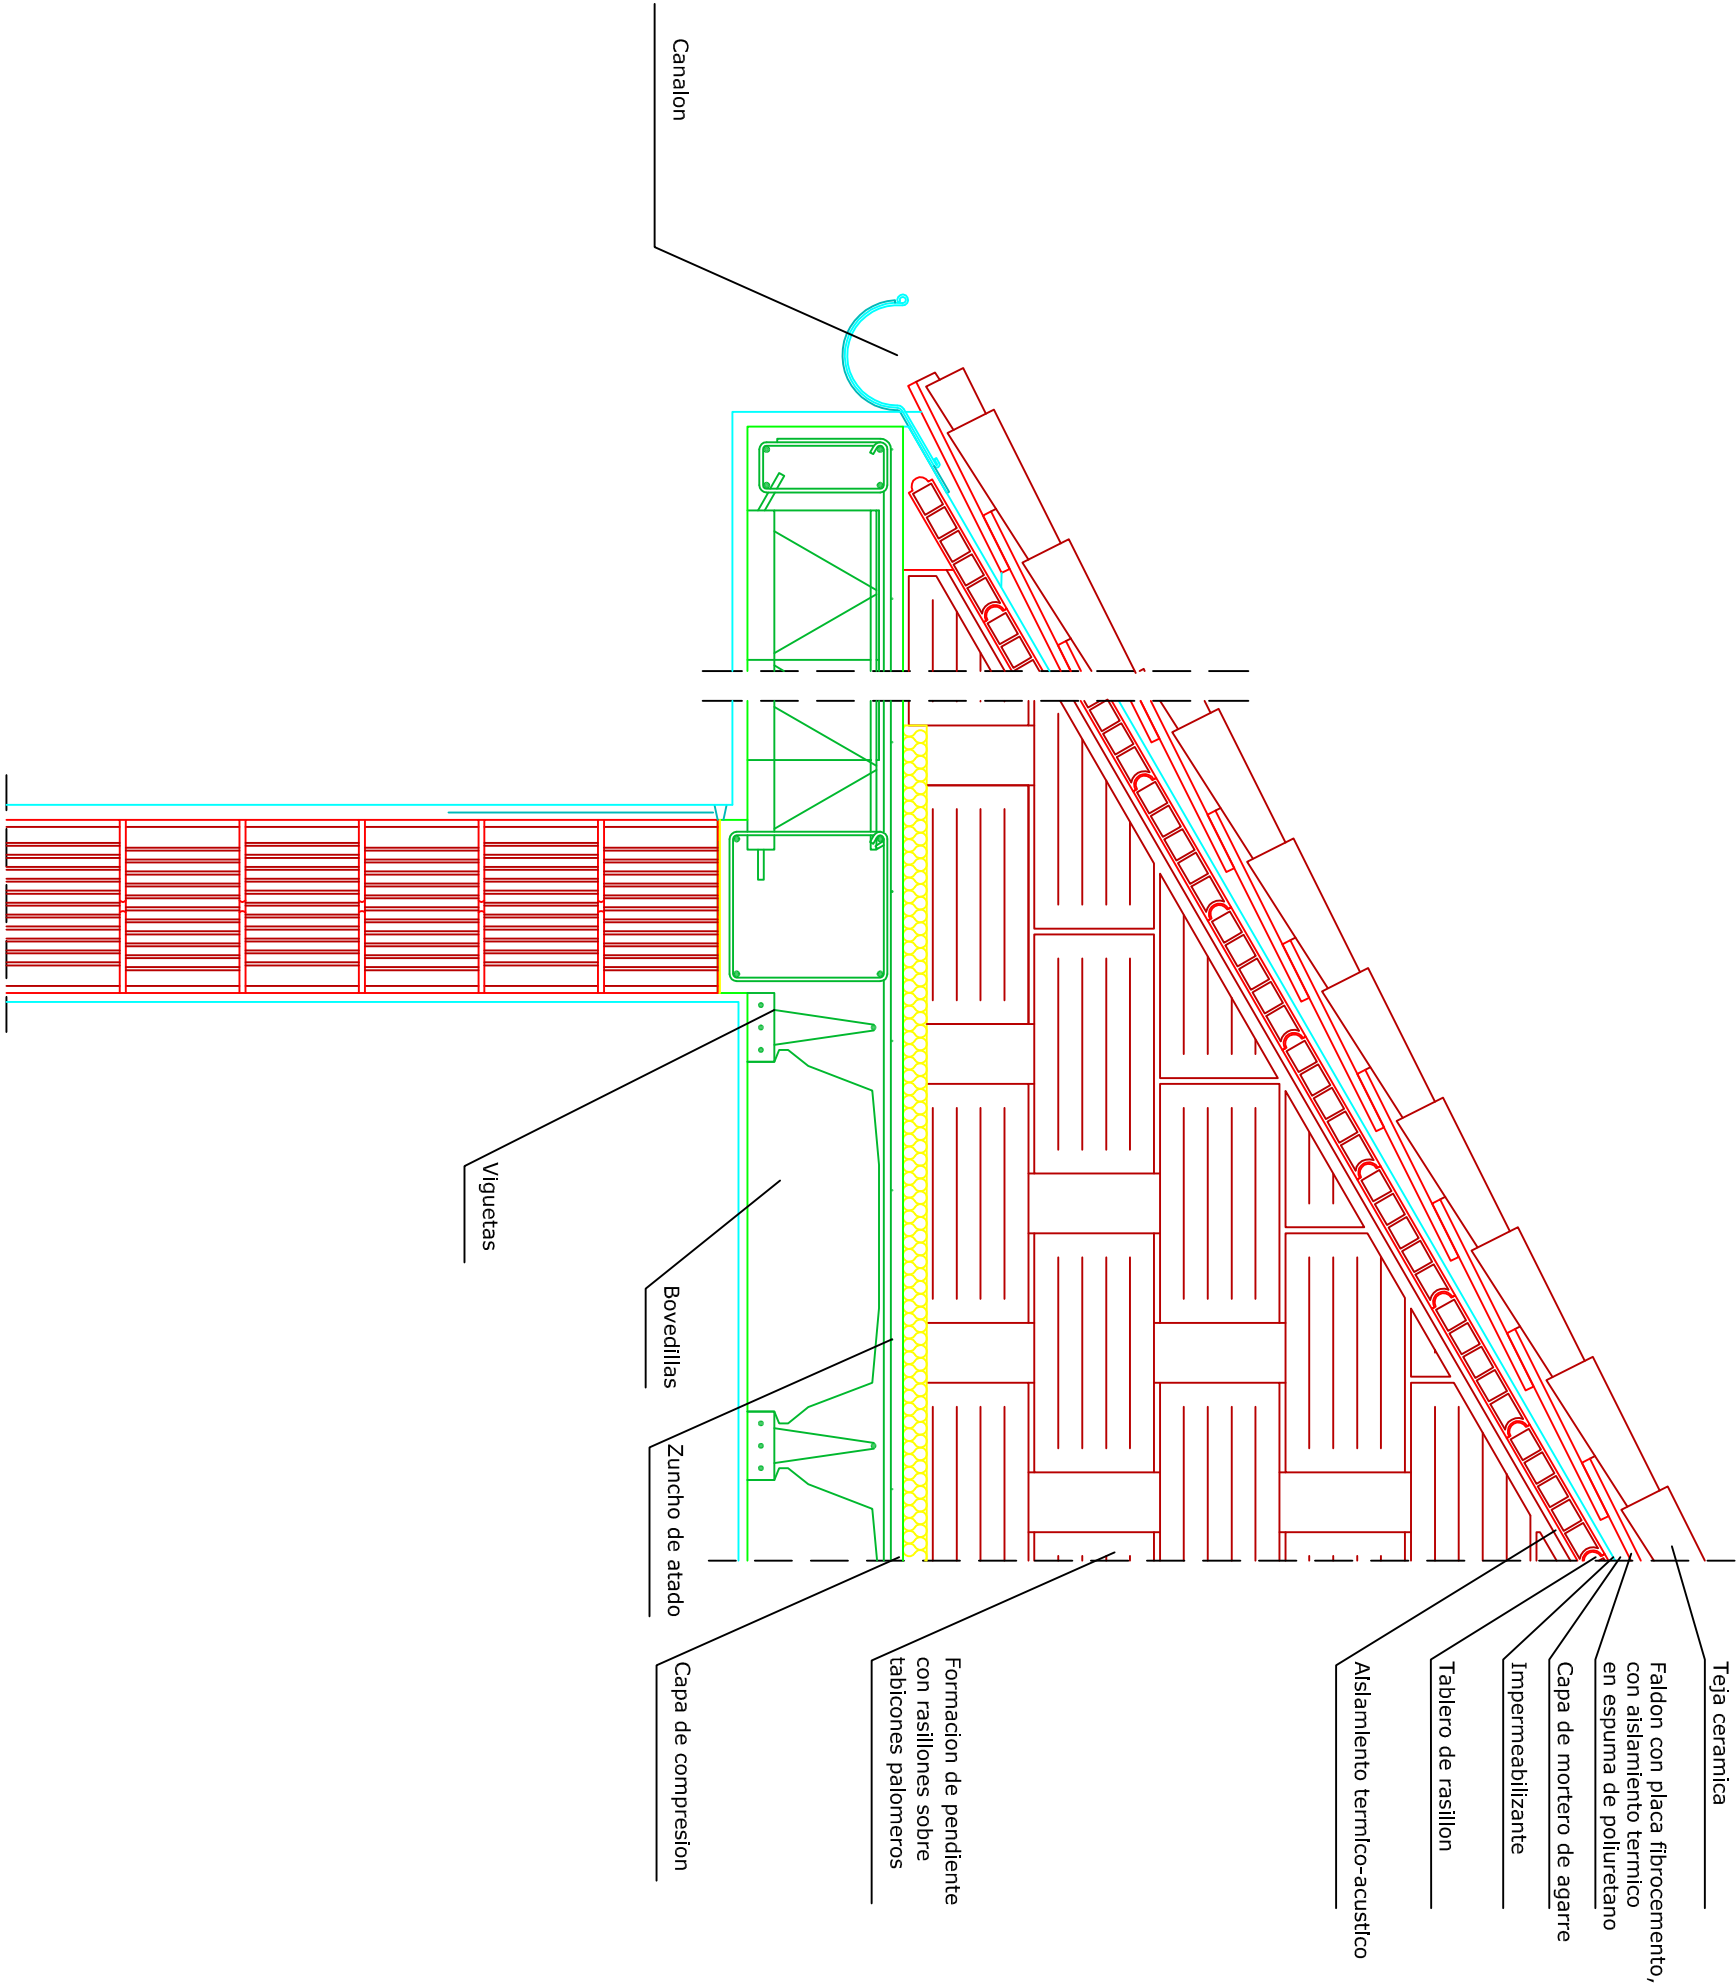


TITULO DEL PROYECTO		PLANO:		INGENIERO CIVIL		PLANO N° 9.3	
PROYECTO DE CONSTRUCCIÓN DEL DEPOSITO DE FUENTETERIDOS (HUELVA)		Camara de valvulas Cubierta alzado		MARIA CRISTINA CARBALLO FALDE		SECCION	FECHA
							ABRIL - 2017

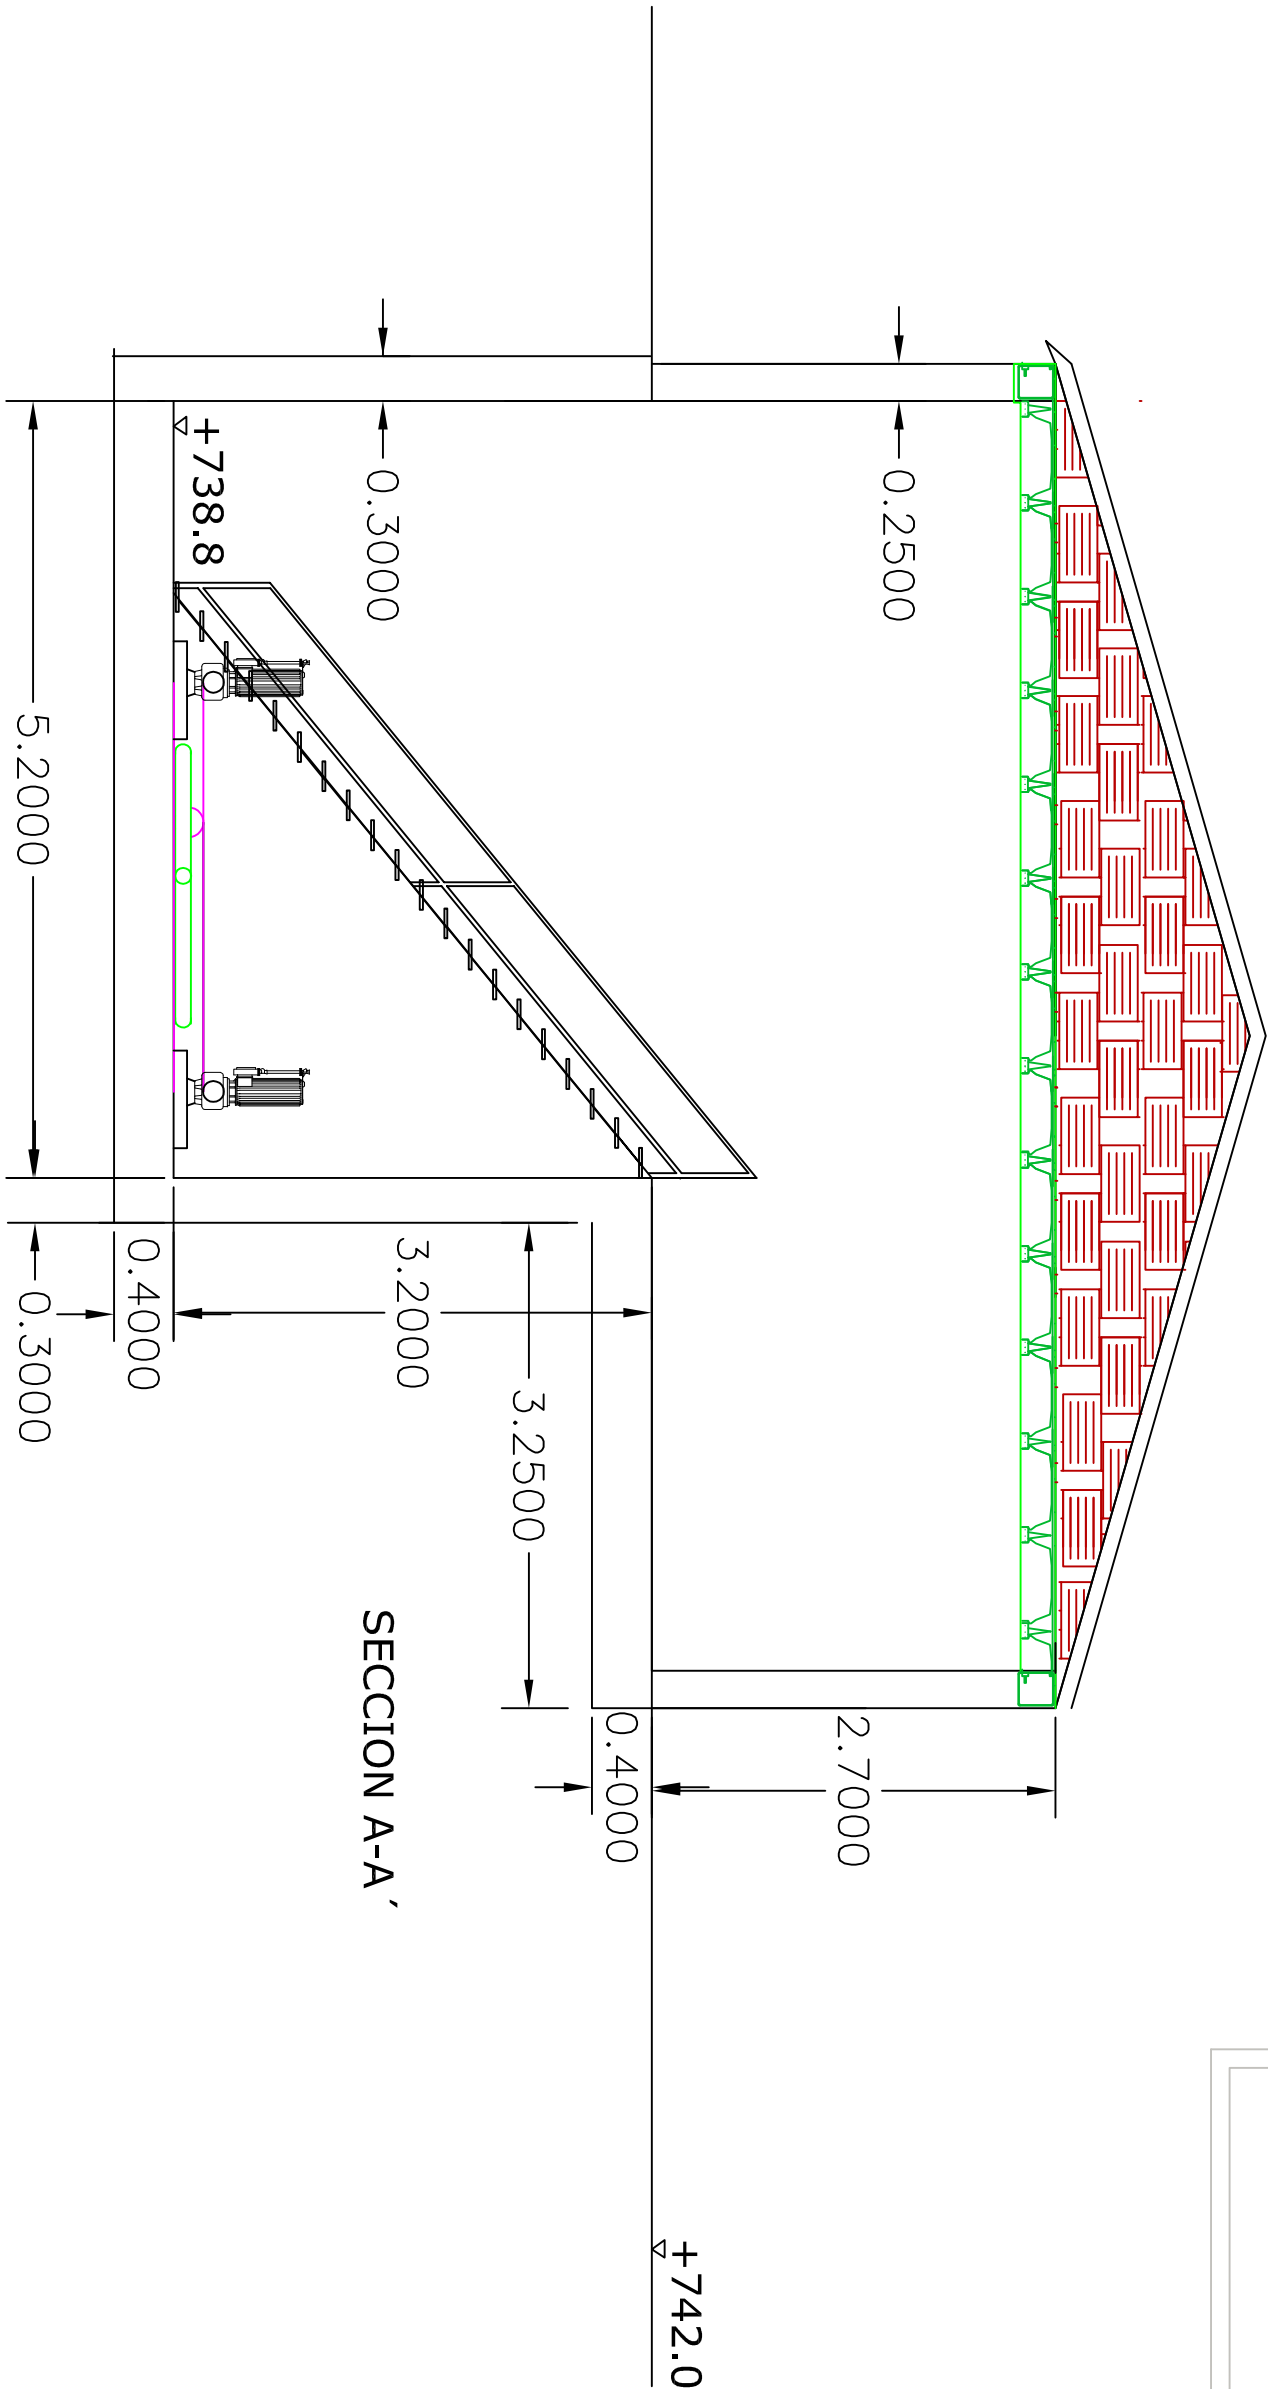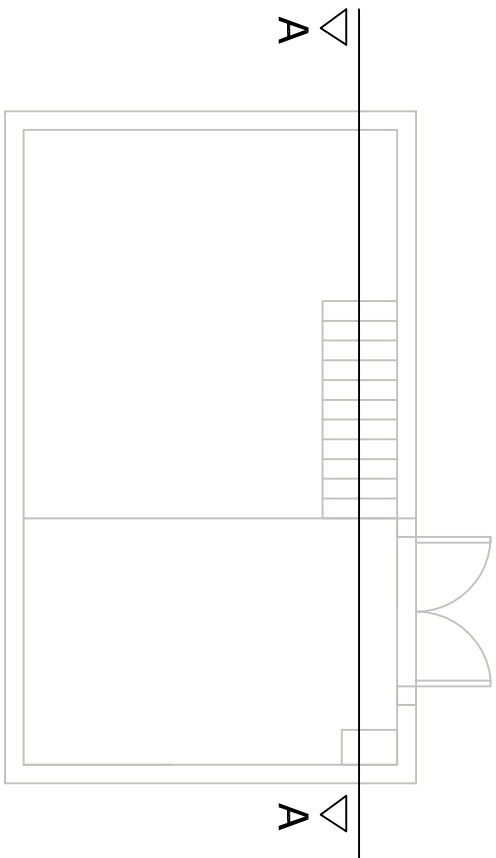

SECCION A-A'


TÍTULO DEL PROYECTO		PLANO:		INGENIERO CIVIL	
PROYECTO DE CONSTRUCCIÓN DEL DEPOSITO DE FUENTERERIDOS (HUELVA)		Camara de valvulas Alzado seccion AA		MARIA CRISTINA CARBALLO FALDE	
				PLANO N° 9.4	
				ESCALA 1:50	
				FECHA	
				ABRIL - 2017	

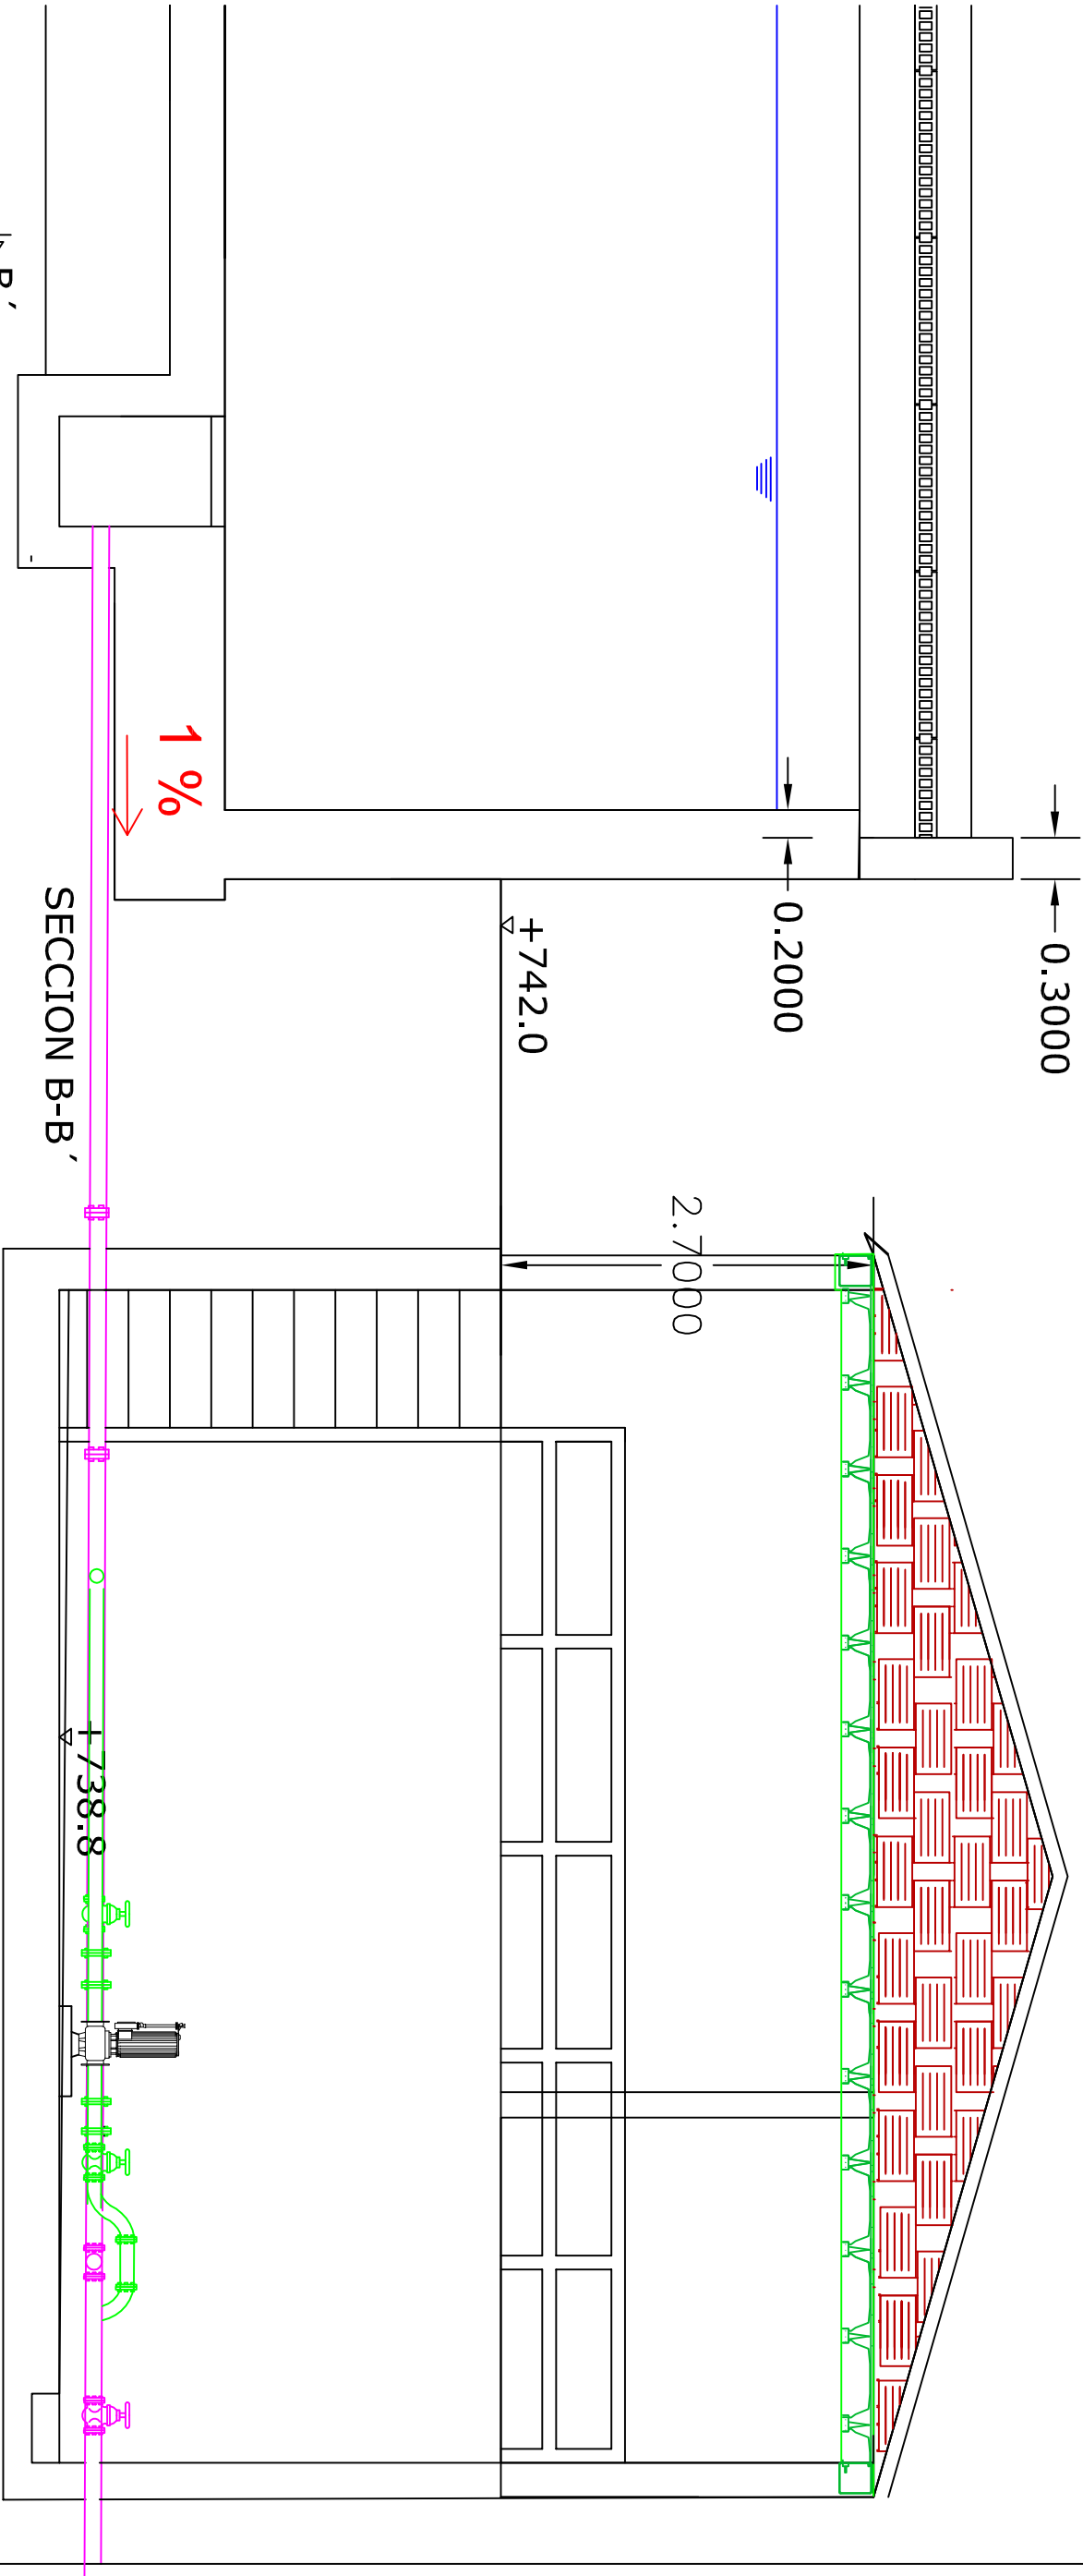


TITULO DEL PROYECTO		PLANO:		INGENIERO CIVIL	
PROYECTO DE CONSTRUCCIÓN DEL DEPOSITO DE FUENTEHERRIDOS (HUELVA)		Camara de valvulas Alzado seccion BB		MARIA CRISTINA CARBALLO FALDE	
				PLANO N° 9.5	
				ESCALA 1:50	
				FECHA	ABRIL - 2017

DATOS DEPOSITO
Capacidad: 1000L
Diametro 1.15 metros
Altura:1.25 metros



DETALLE
DEPÓSITO VERTICAL

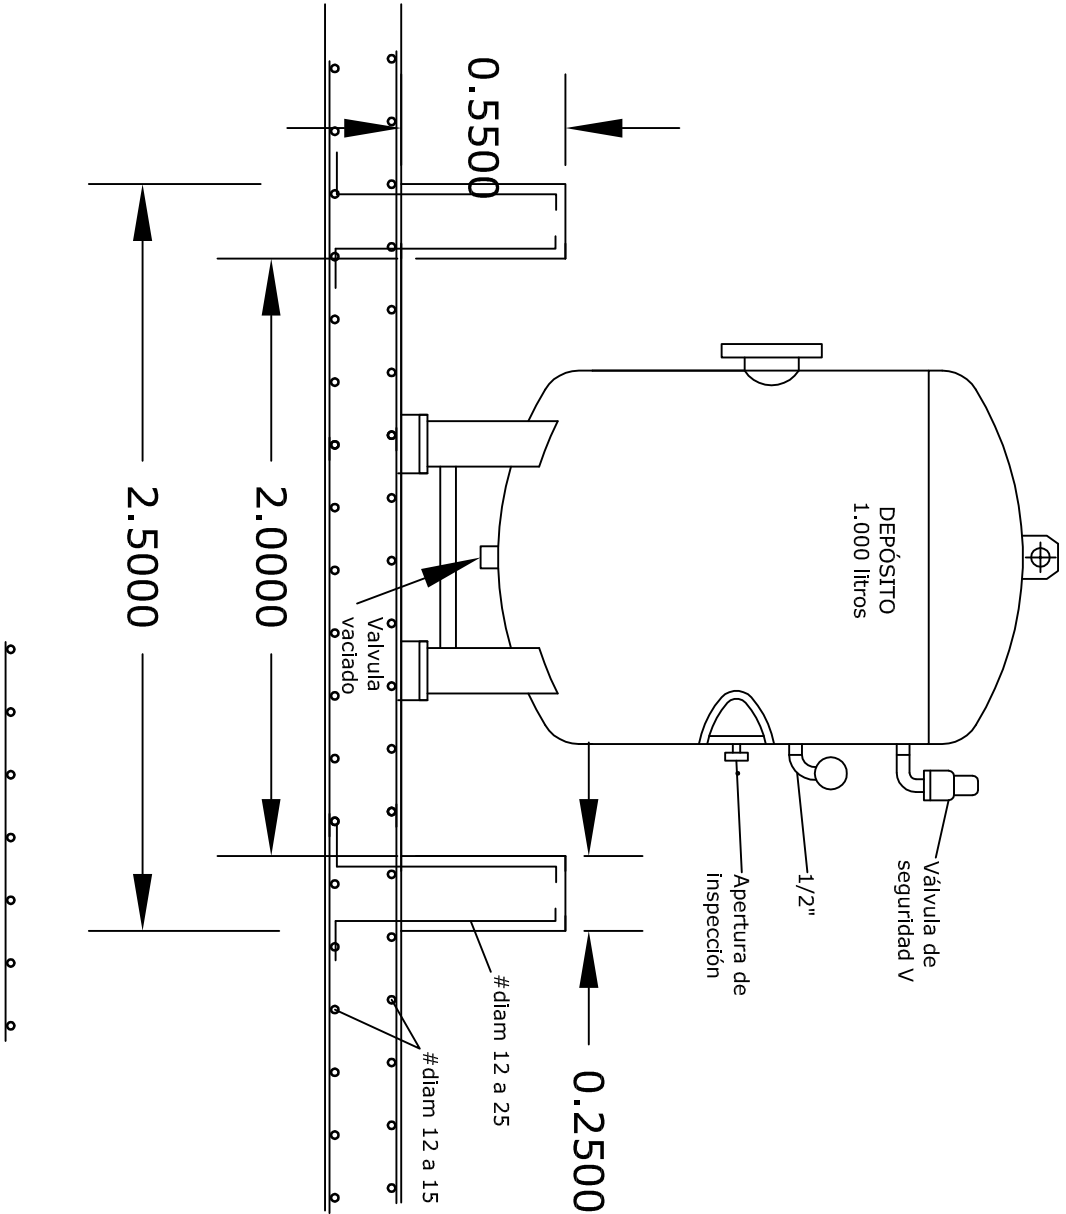


DETALLE
DEPÓSITO PLANTA

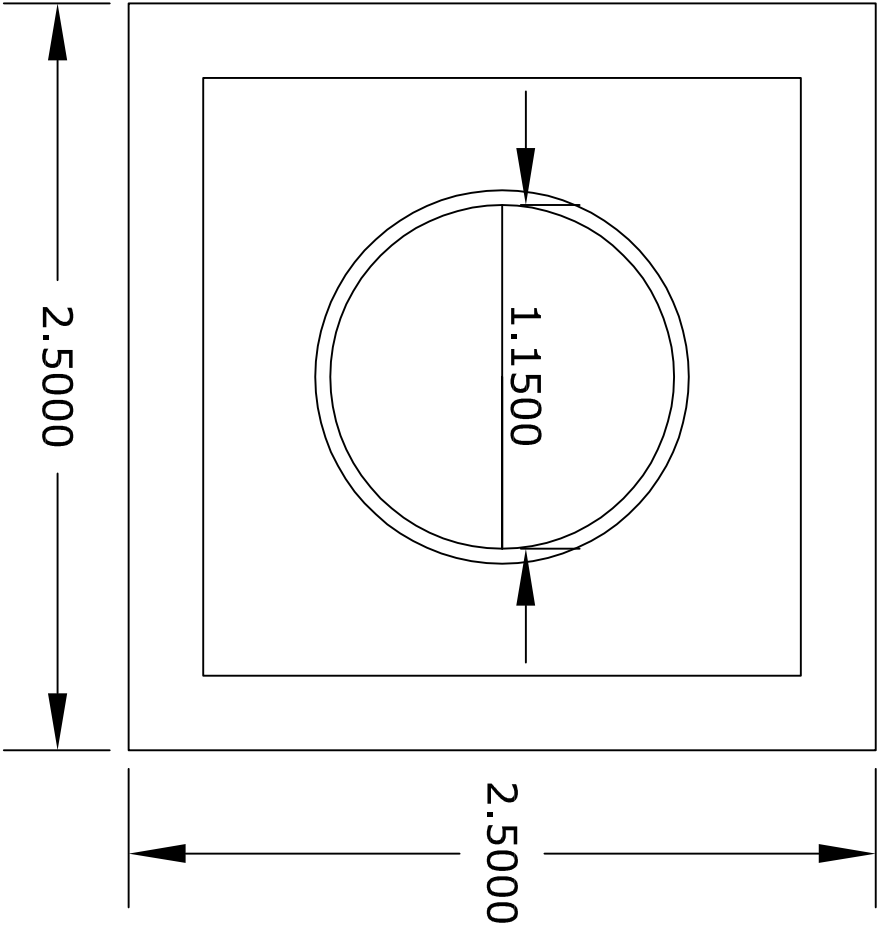


TÍTULO DEL PROYECTO	PLANO:	INGENIERO CIVIL	PLANO N° 9.5
PROYECTO DE CONSTRUCCIÓN DEL DEPOSITO DE FUENTEHERRIDOS (HUELVA)	Camara de valvulas Detalle deposito Cieracion	MARIA CRISTINA CARBALLO FALDE	SIN ESCALA FECHA ABRIL - 2017

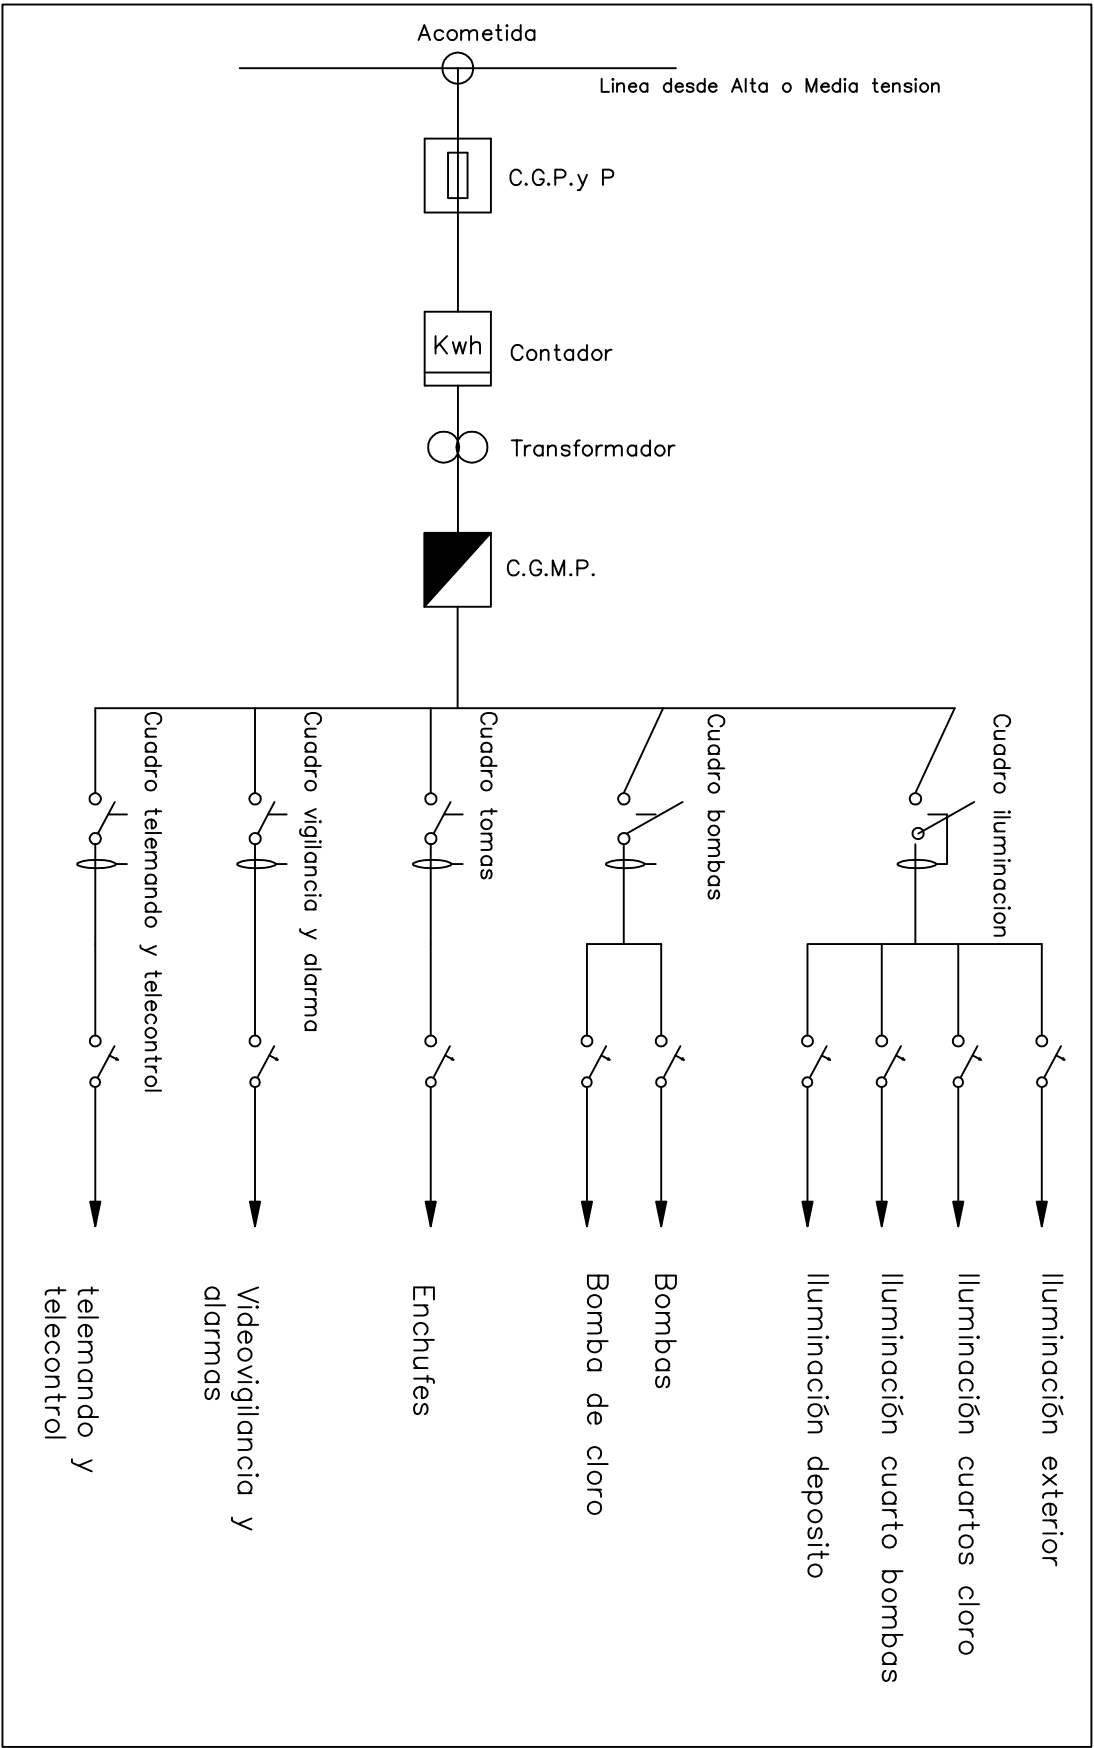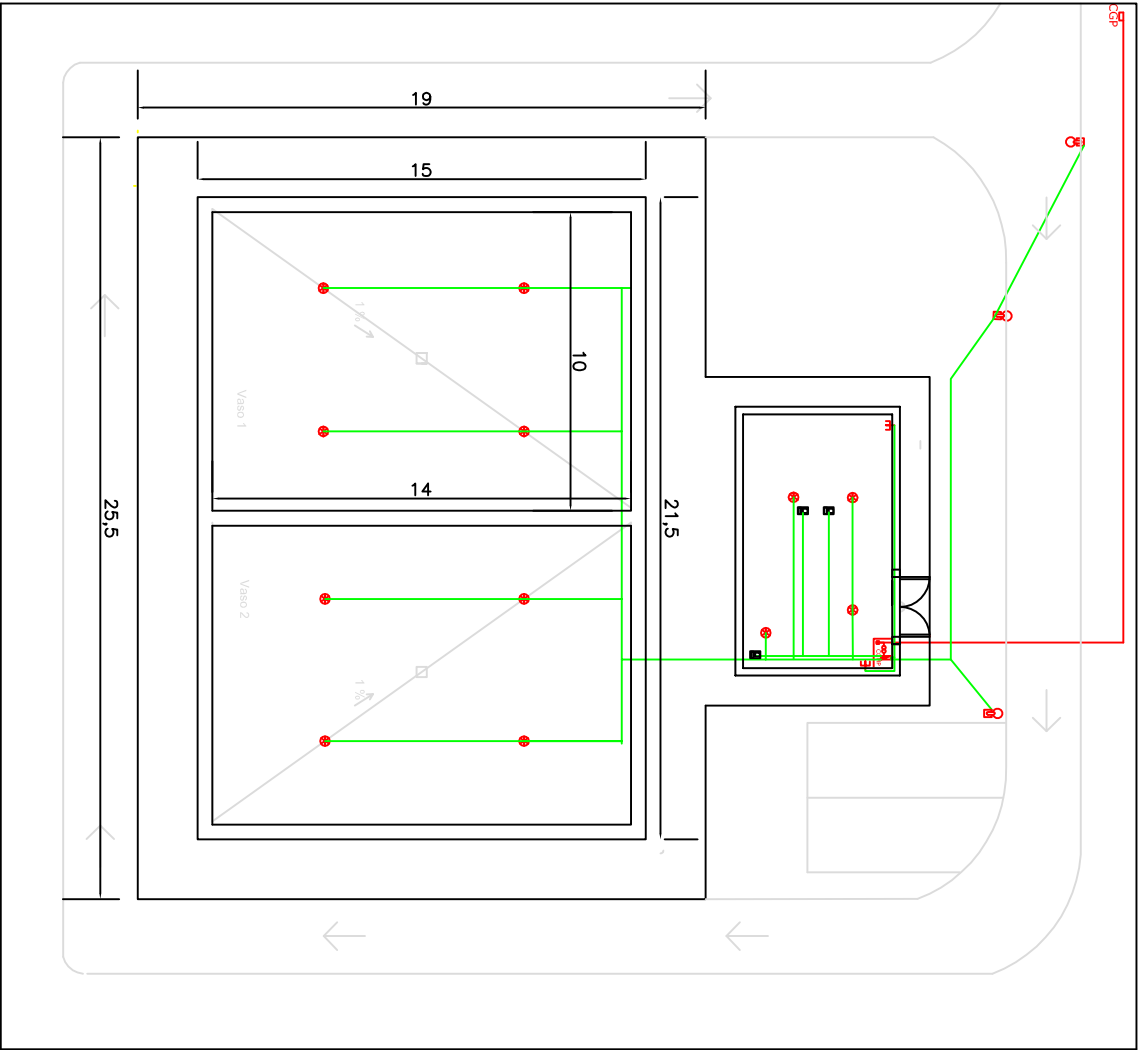


ZANJA EN CALZADA
TUBOS: 2 B.T.

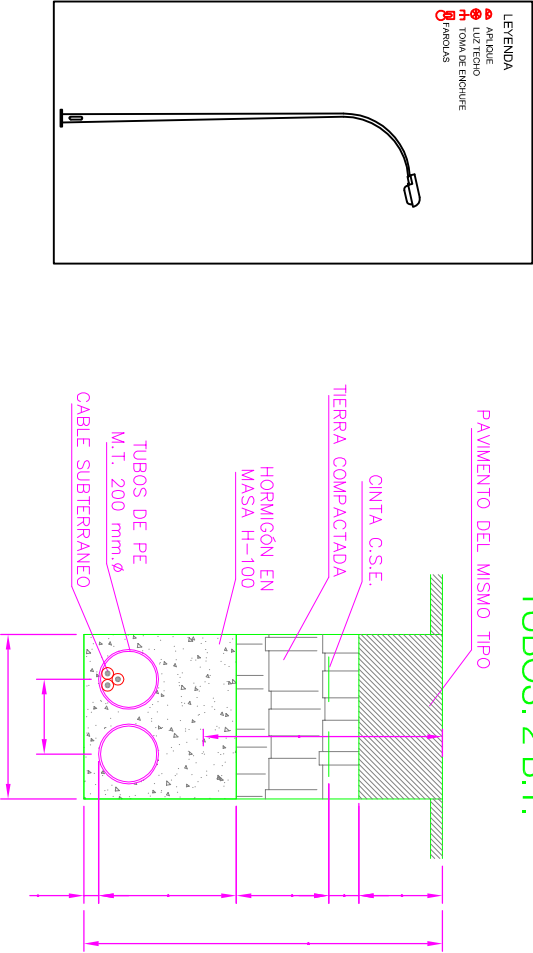



DETALLE DE CONEXIONES EN
BASE DE COLUMNA O BÁCULO

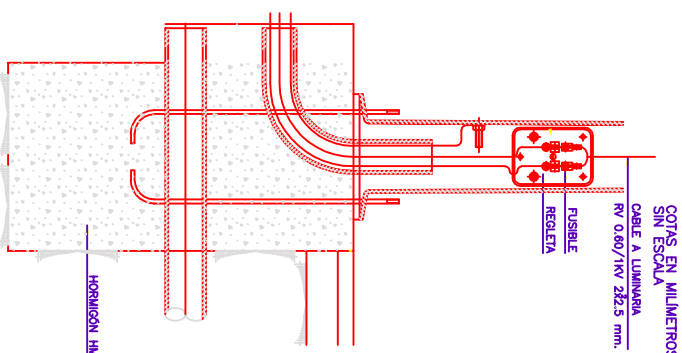


TÍTULO DEL PROYECTO		PLANO:		INGENIERO CIVIL	
PROYECTO DE CONSTRUCCIÓN DEL DEPOSITO DE FUENTERERIDOS (HUELVA)		Instalación eléctrica		MARIA CRISTINA CARBALLO FALDE	
				PLANO N° 10	
				ESCALA 1:250	
				FECHA	
				JULIO- 2016	

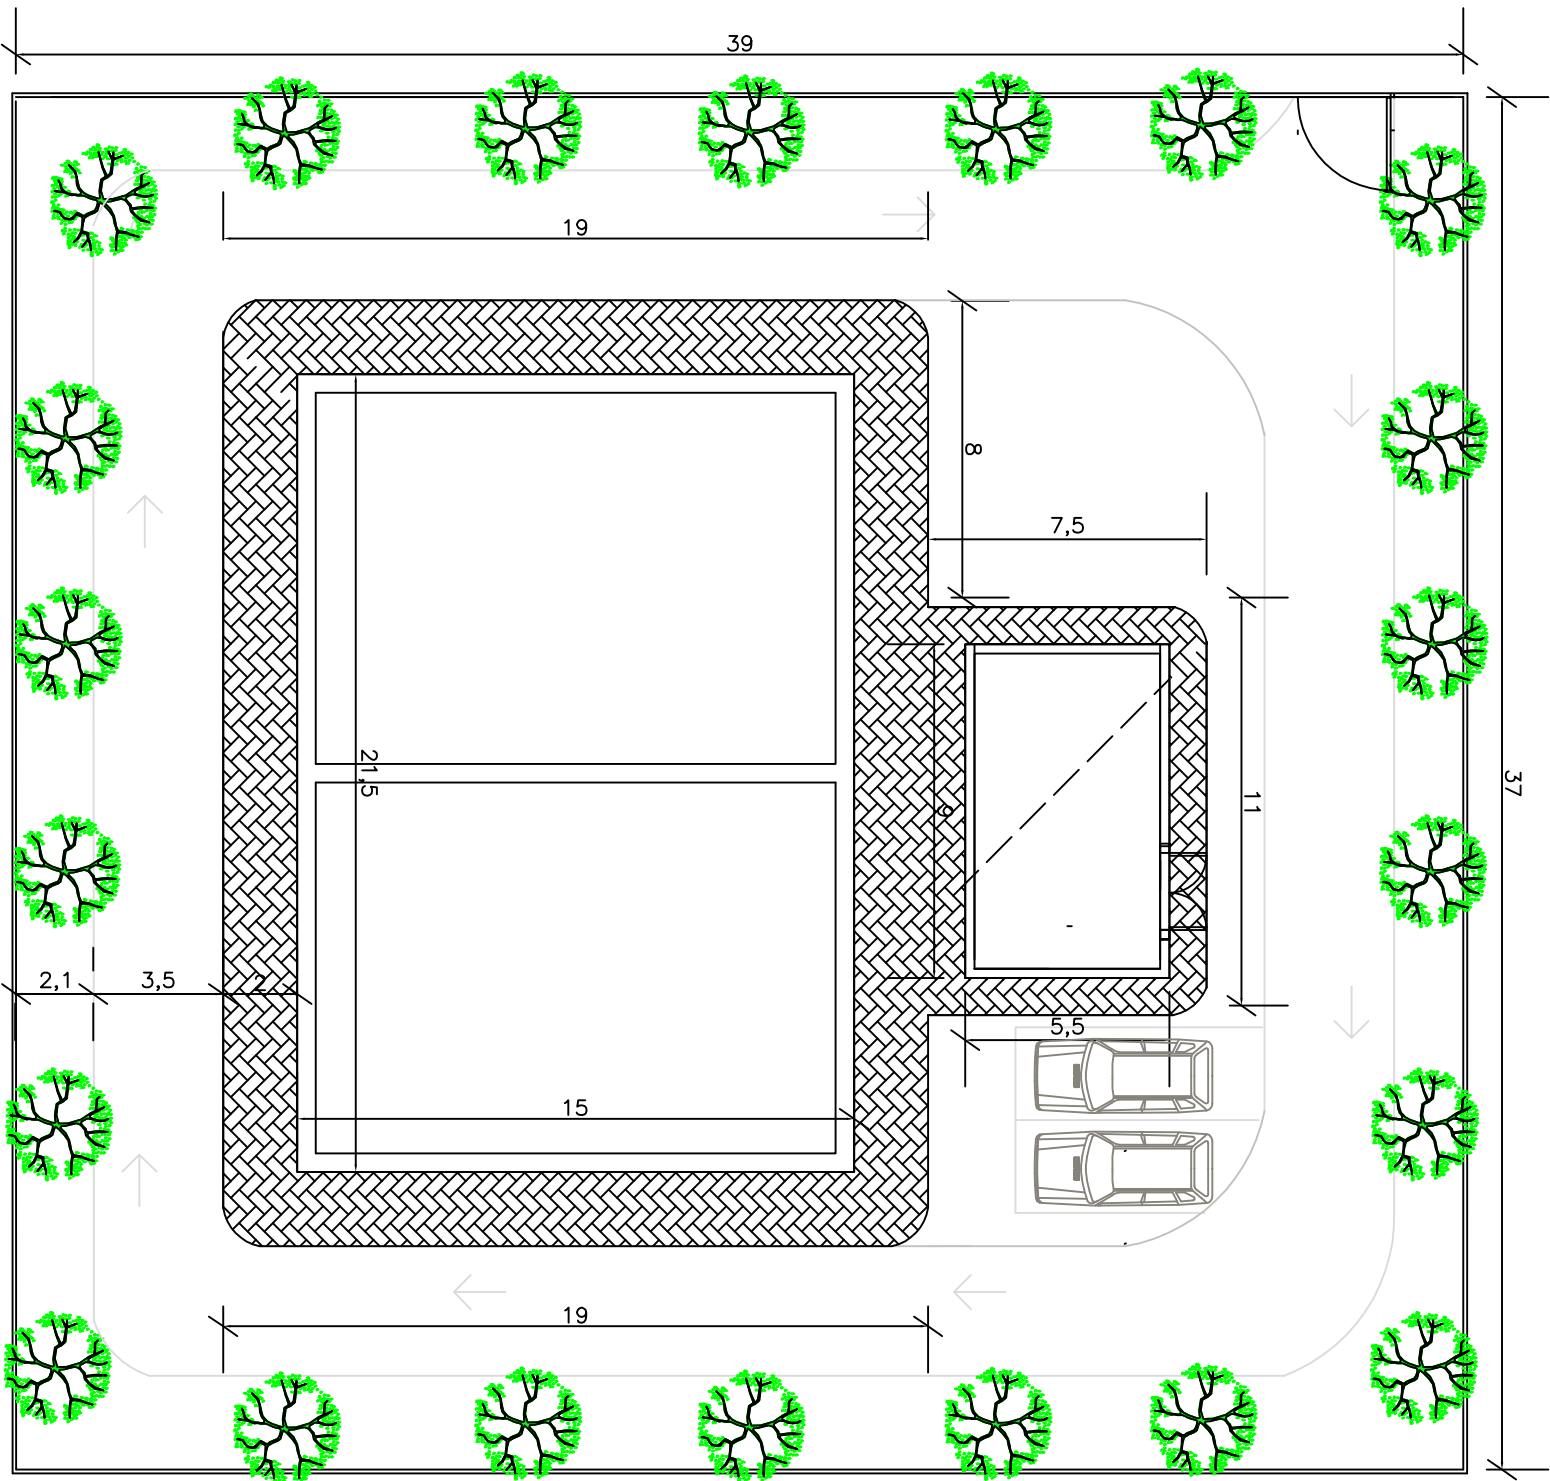


TÍTULO DEL PROYECTO		PLANO:		INGENIERO CIVIL		PLANO N° 11.1	
PROYECTO DE CONSTRUCCIÓN DEL DEPOSITO DE FUENTERERIDOS (HUELVA)		Urbanización Planta general		MARIA CRISTINA CARBALLO FALDE		ESCALA 1:200	FECHA
						ABRIL - 2017	

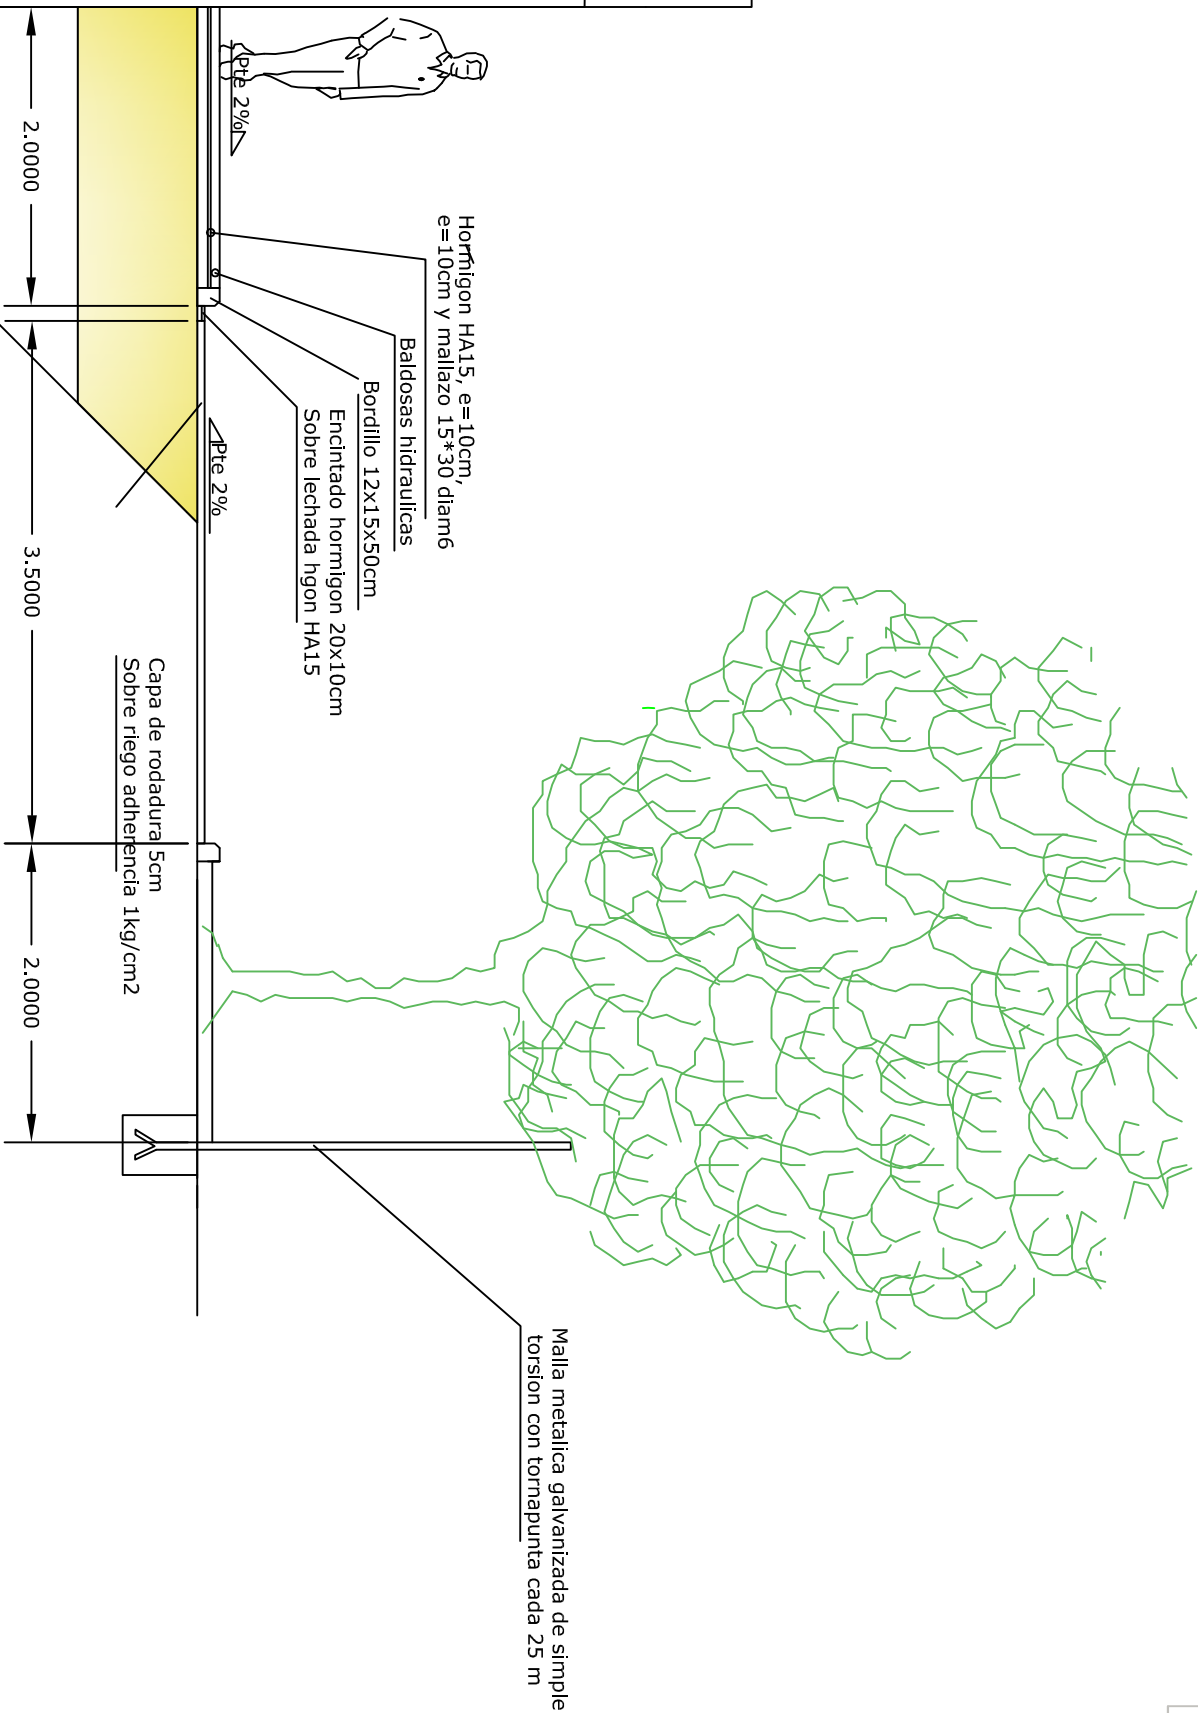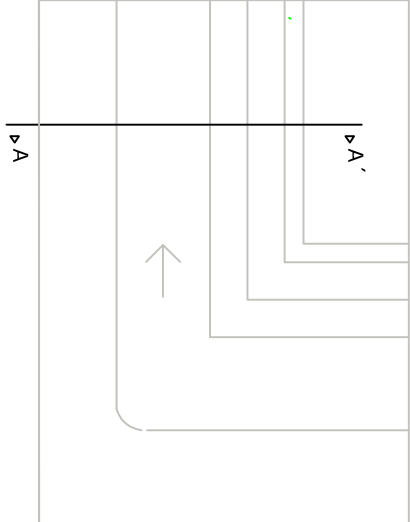



TÍTULO DEL PROYECTO		PLANO:		INGENIERO CIVIL	
PROYECTO DE CONSTRUCCIÓN DEL DEPOSITO DE FUENTERERIDOS (HUELVA)		Urbanización Detalle seccion A-A		MARIA CRISTINA CARBALLO FALDE	
				PLANO N° 112	
				ESCALA 1:50	
				FECHA	
				ABRIL - 2017	

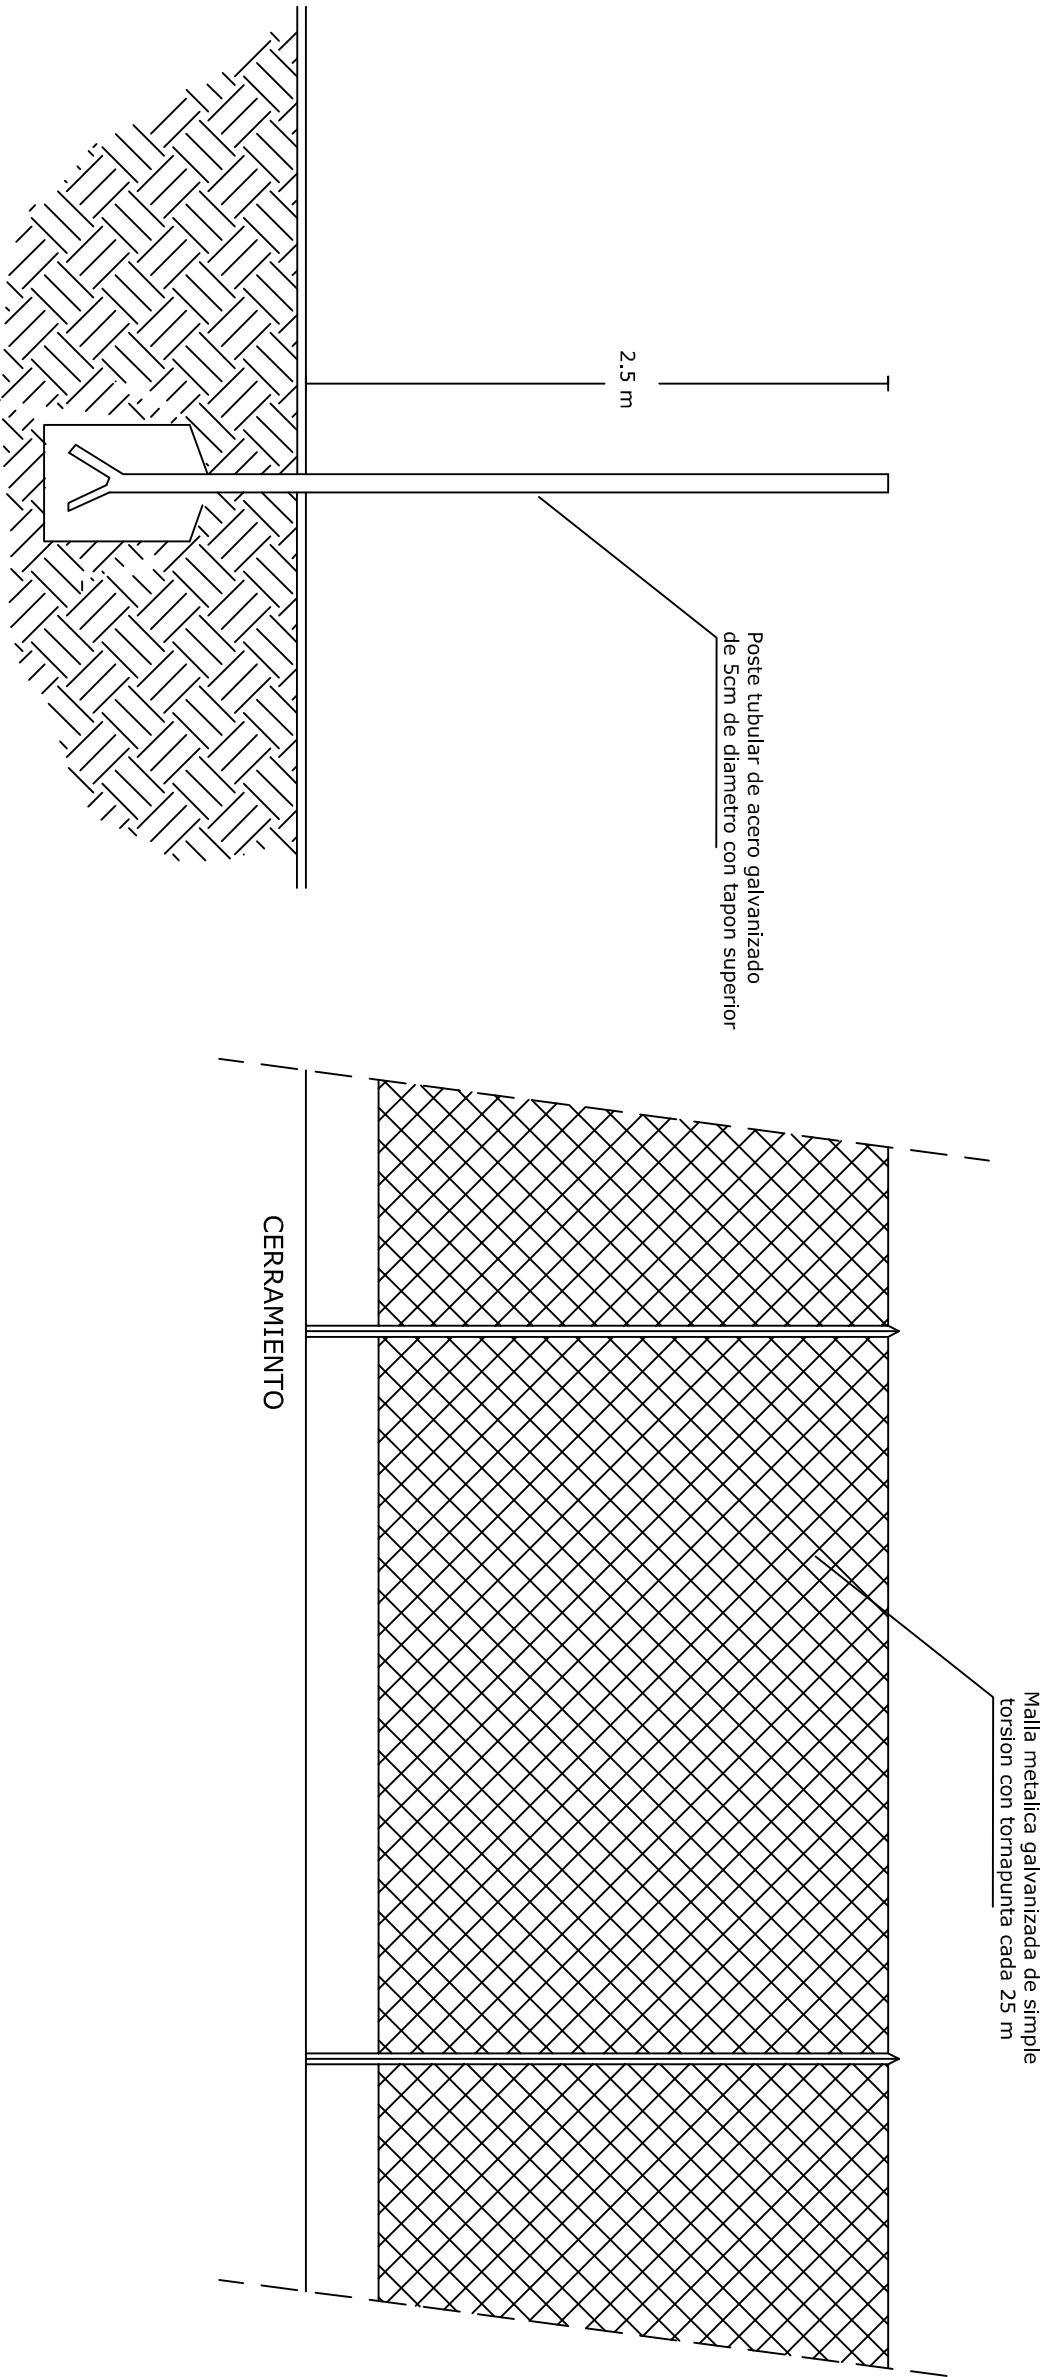


TITULO DEL PROYECTO		PLANO:	INGENIERO CIVIL		PLANO N° 11.3
PROYECTO DE CONSTRUCCIÓN DEL DEPOSITO DE FUENTEHERIDOS (HUELVA)		Urbanización Detalle vallado	MARIA CRISTINA CARBALLO FALUDE		SECCION
					FECHA
					ABRIL-2017

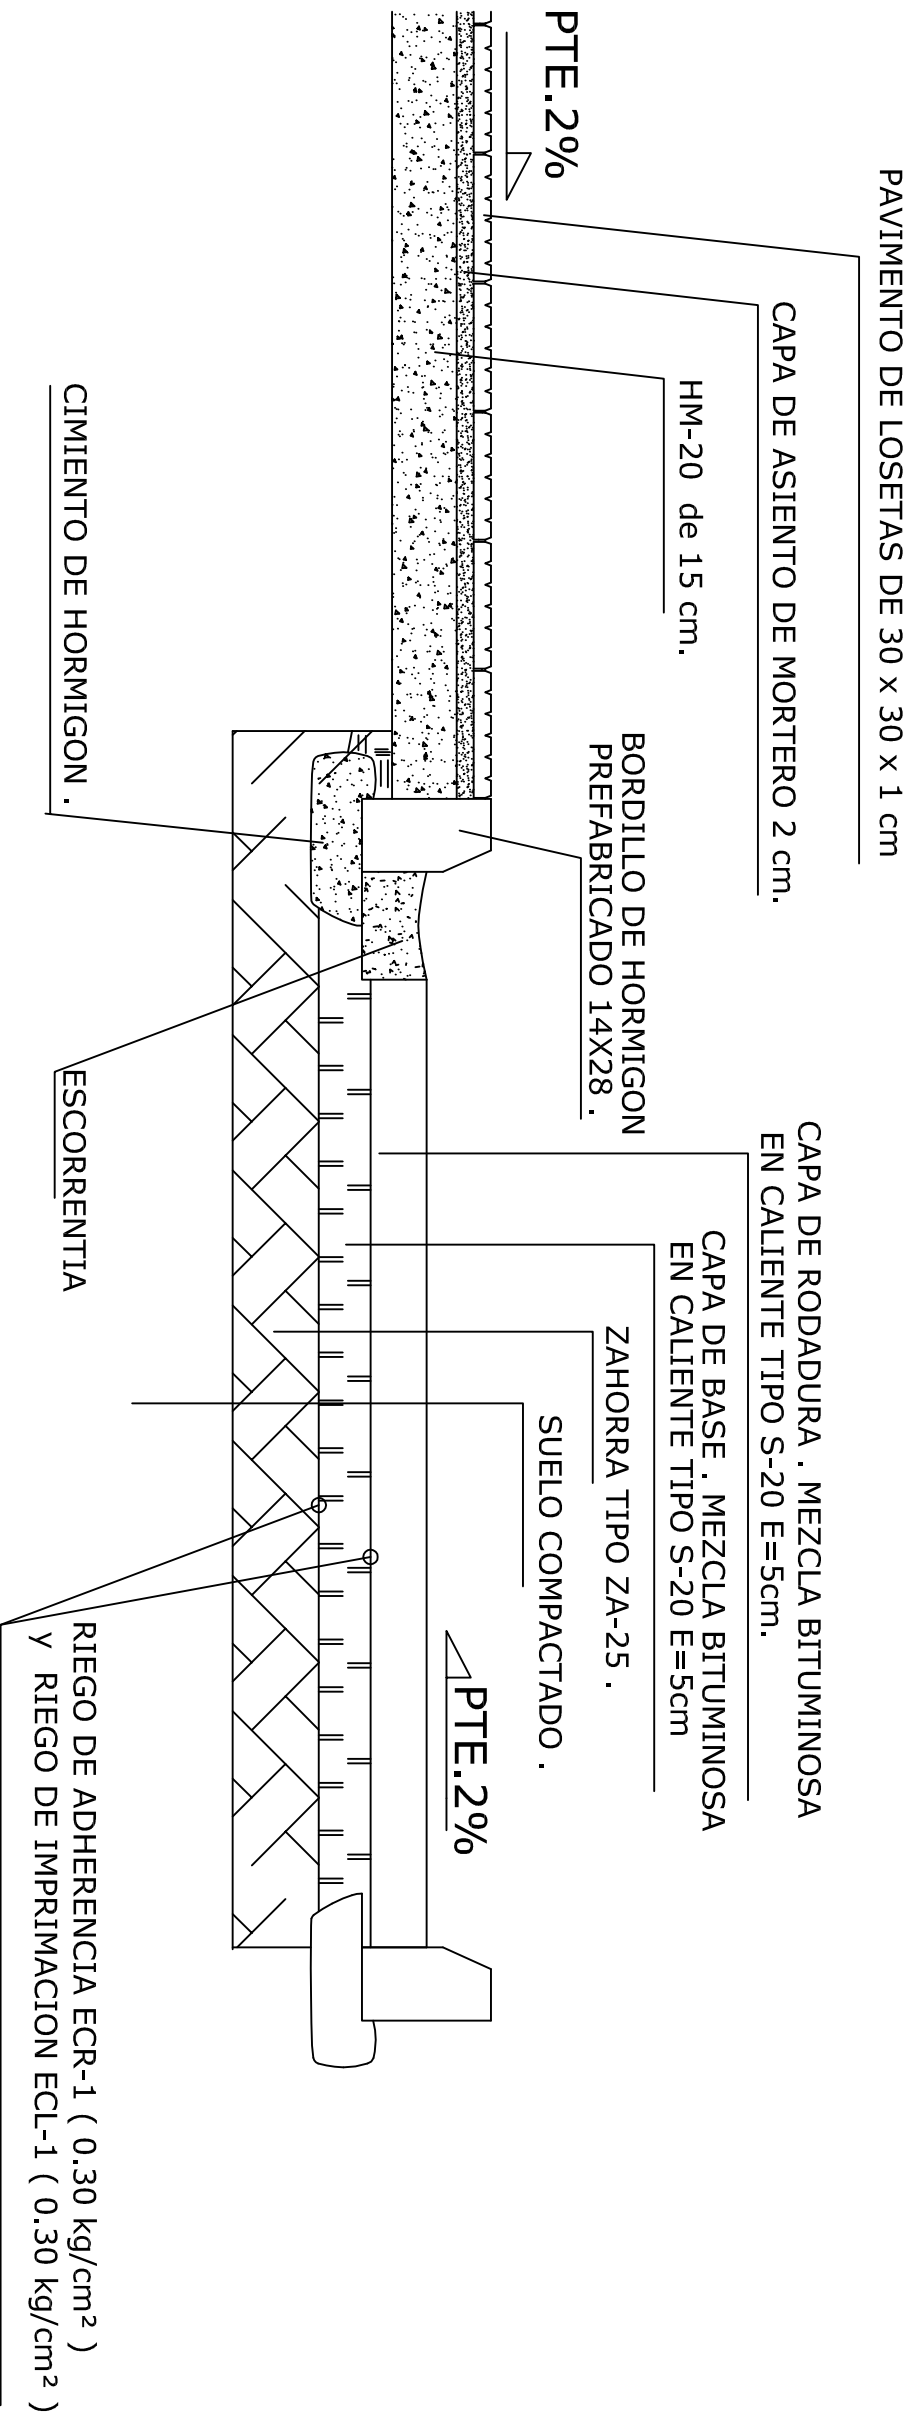

TITULO DEL PROYECTO		PLANO:		INGENIERO CIVIL		PLANO N° 114	
PROYECTO DE CONSTRUCCIÓN DEL DEPOSITO DE FUENTEHERRIDOS (HUELVA)		Urbanización Detalle calzada		MARIA CRISTINA CARBALLO FALDE		SECCION	
						FECHA	ABRIL - 2017

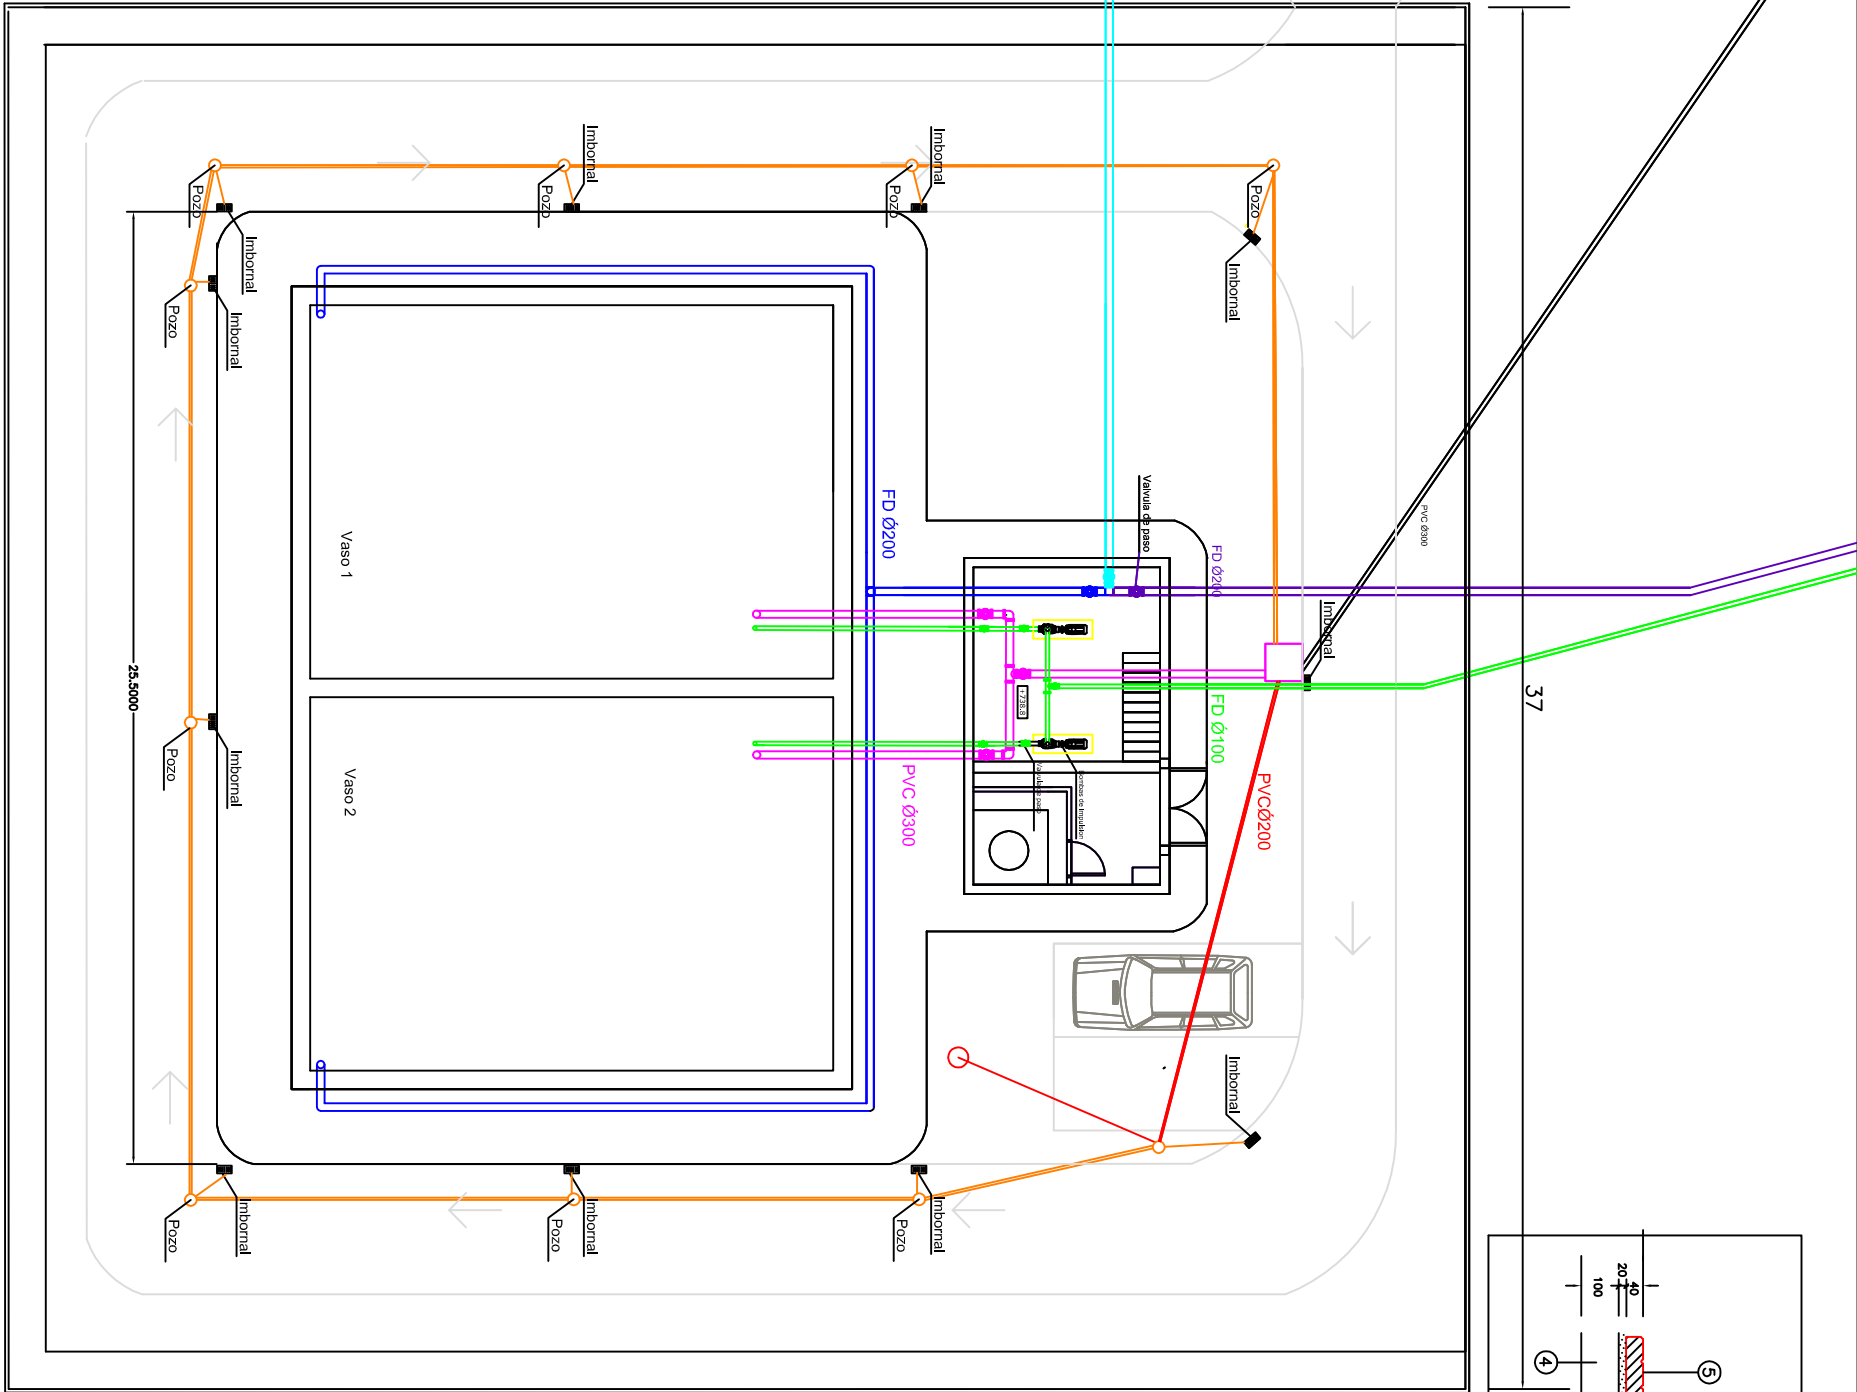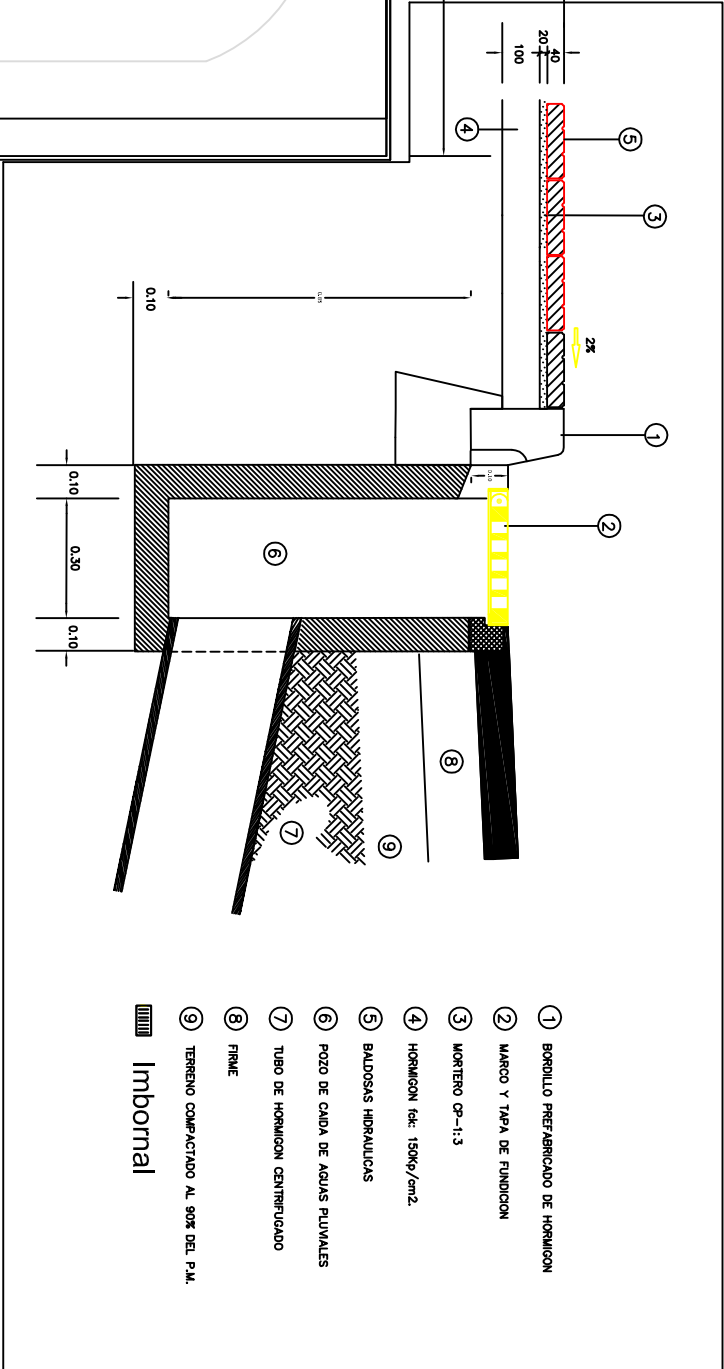

- Tuberías
- Toma 1, desde pozo abastecimiento FD Ø200
 - Toma 2, desde tubería empresa suministradora FD Ø200
 - Conduccion de entrada FD Ø200
 - Conduccion de salida FD Ø100
 - Conduccion de desague PVC Ø300
 - Conduccion de desague+pluviales PVC Ø63
 - Conduccion de desague+pluviales PVC Ø300
 - Conduccion de drenaje PVCØ200

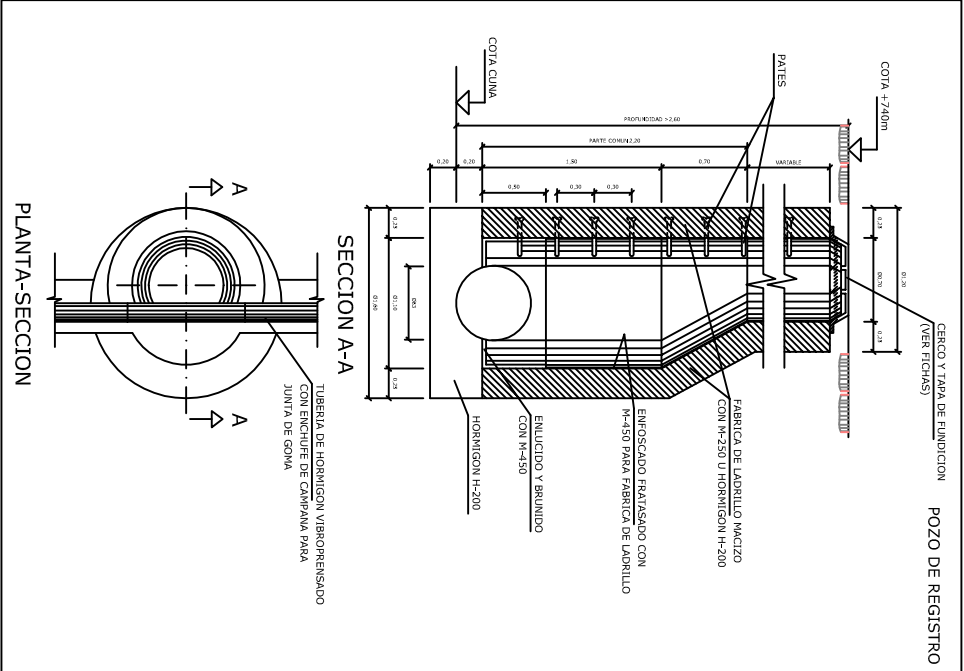

TÍTULO DEL PROYECTO	PROYECTO DE CONSTRUCCIÓN DEL DEPOSITO DE FUENTERERIDOS (HUELVA)	Urbanización Imbornales	INGENIERO CIVIL	MARIA CRISTINA CARBALLO FALDE	
				PLAN Nº 115	
				ESCALA 1:200	
				FECHA ABRIL-2017	